


Mapa do celów projektowych pod budowę kanalizacji deszczowej

Godło mapy:
6.128.19.12.2.2,
6.128.19.12.2.4,
6.128.19.13.1.1,
6.128.19.13.1.3

Skala mapy 1:500
Układ współrzędnych "2000"
Układ wysokości "Kronsztadt 60"
Identyfikator zgłoszenia: G.6640.745.2016
Data opracowania mapy: 03.10.2016

Województwo: opolskie
Powiat: głubczycki
Jednostka ewidencyjna: Głubczyce-miasto
Obręb ewidencyjny: Głubczyce
Miejscowość: Głubczyce

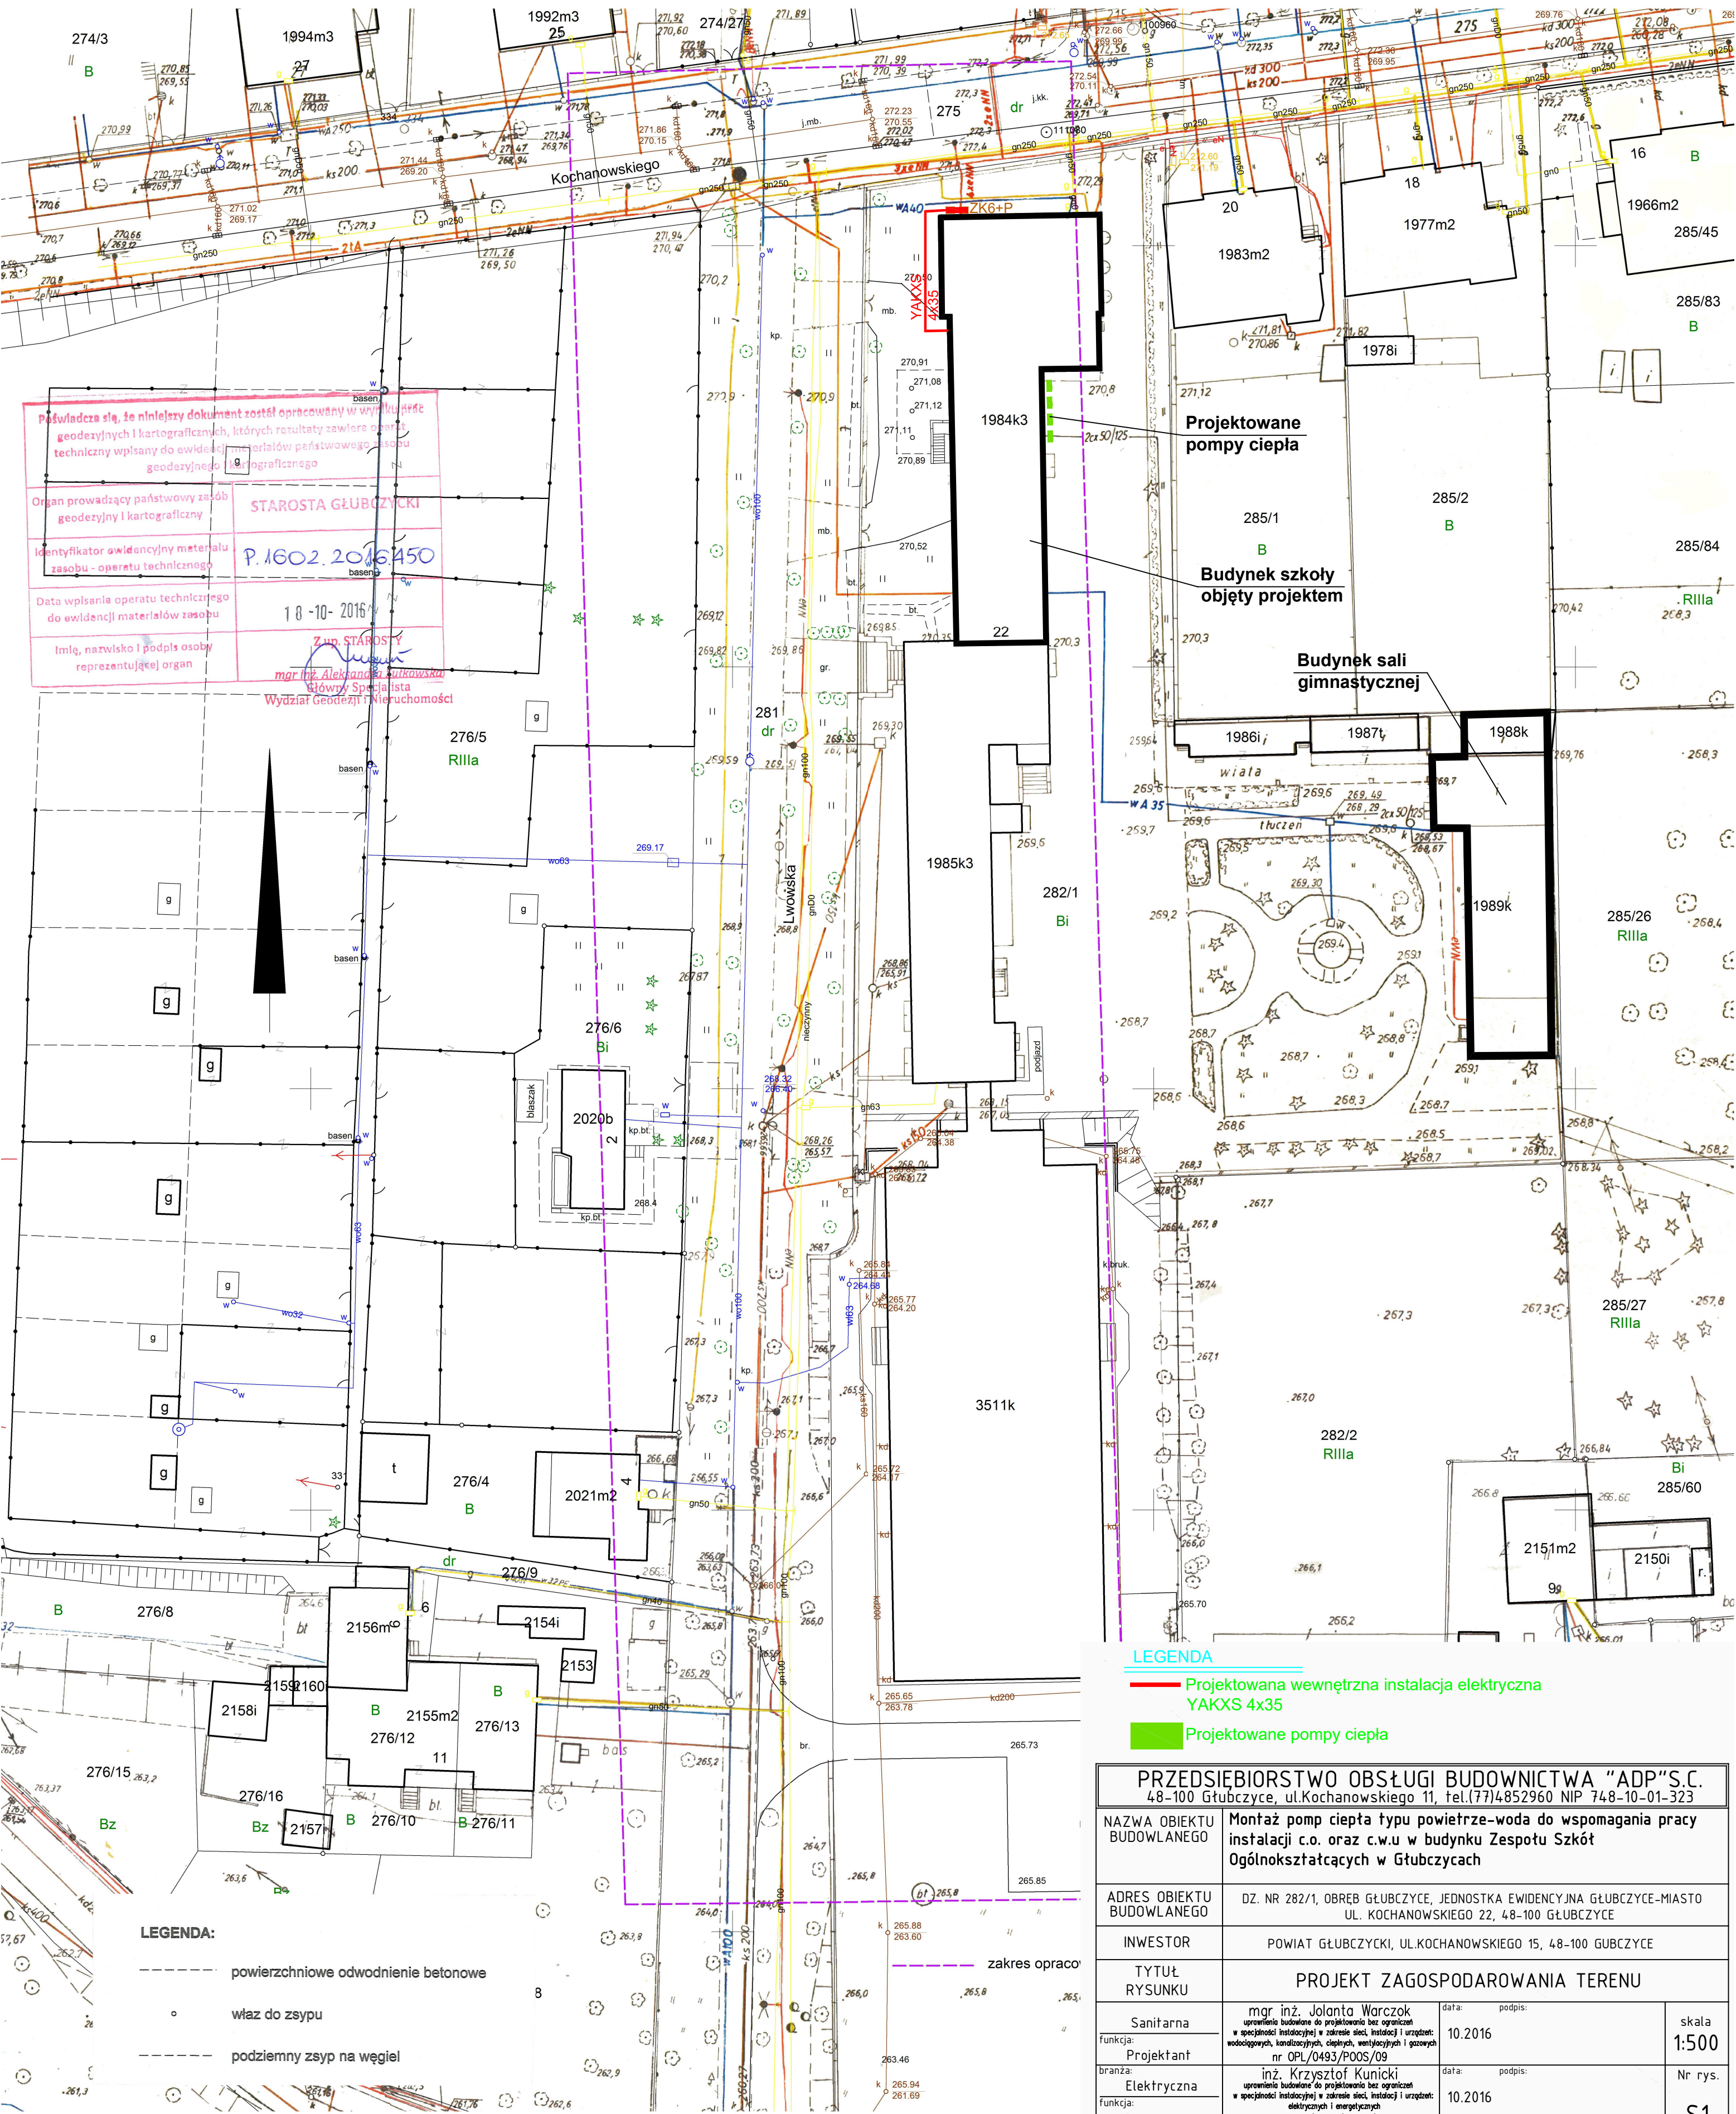

Uwaga:
Nie wyklucza się istnienia w terenie uzbrojenia podziemnego nie zgłoszonego do inwentaryzacji.
Wykazane na niniejszej mapie granice nieruchomości nie zostały wyznaczone w terenie i nie zostały określone z wymaganą dokładnością pomiaru. Niniejsza mapa może służyć do projektowania budynków sytuowanych w odległości większej niż 4,0m od granicy nieruchomości.
Niniejsza mapa została wykonana bez ustalenia obciążeń dot. służebności gruntowych.

PRACOWNIA
GEODEZYJNO-KARTOGRAFICZNA
mgr inż. Zbigniew Szmuc
48-100 Głubczyce, ul. Wiązowa 1
tel/fax 077 485 34 67 tel kom. 600283074
NIP 748-000-48-80 REGON 530914801

GEODETA UPRAWNIONY

mgr inż. Zbigniew Szmuc
NR UPN. ZAW. 11406

PRZEDSIĘBIORSTWO OBSŁUGI BUDOWNICTWA "ADP" S.C. 48-100 Głubczyce, ul. Kochanowskiego 11, tel. (77) 4852960 NIP 748-10-01-323			
NAZWA OBIEKTU BUDOWLANEGO	Montaż pomp ciepła typu powietrze-woda do wspomagania pracy instalacji c.o. oraz c.w.u w budynku Zespołu Szkół Ogólnokształcących w Głubczycach		
ADRES OBIEKTU BUDOWLANEGO	DZ. NR 282/1, OBRĘB GŁUBCZYCE, JEDNOSTKA EWIDENCYJNA GŁUBCZYCE-MIASTO UL. KOCHANOWSKIEGO 22, 48-100 GŁUBCZYCE		
INWESTOR	POWIAT GŁUBCZYCKI, UL. KOCHANOWSKIEGO 15, 48-100 GŁUBCZYCE		
TYTUŁ RYSUNKU	PROJEKT ZAGOSPODAROWANIA TERENU		
Sanitarna	mgr inż. Jolanta Warczok uprawnienia budowlane do projektowania bez ograniczeń w specjalności instalacyjnej w zakresie sieci, instalacji i urządzeń: wodociągowych, kanalizacyjnych, ciepłych, wentylacyjnych i gazowych nr OPL/0493/PO05/09	data: 10.2016	podpis: skala 1:500
Elektryczna	inż. Krzysztof Kunicki uprawnienia budowlane do projektowania bez ograniczeń w specjalności instalacyjnej w zakresie sieci, instalacji i urządzeń: elektrycznych i energetycznych nr OPL/1056/PO0E/14	data: 10.2016	podpis: Nr rys. S1