

Przebudowa instalacji WOD-KAN - zachowanie dotychczasowej lokalizacji pionów CW, ZW i KAN wymiana wszystkich baterii i podejść, wymiana natrysków na niskobrodzikowe. Część przyborów będzie włączona do pionów KAN piętro niżej, pod stropem 1 piętra



- cc.dz16x2.7 cyrkulacja
  - c.dz20x3.4 woda ciepła
  - z.dz20x3.4 woda zimna
  - Dn75 kanalizacja
- 16 nr pionu kanalizacyjnego
- bateria umywalkowa/zlewowa bezdotykowa
- TŁEN  
→ SPRĘŻONE POWIETRZE  
→ PRÓŻNIA  
→ ODCIĄG GAZÓW ANESTETYCZNYCH

CHMIELEWSKI SKAŁA ARCHITEKCI

tel/fax. /22/ 885 60 72 62-929 Warszawa ul. Jędruska 4  
e-mail: pracownia@csk-architekt.pl

**PRZEBUDOWA PODODZIAŁU POŁOŻNICZEGO  
FIZJOLOGII I PATOLOGII NOWORODKA W KLINICE  
GINEKOLOGII - BUDYNEK "B", II PIĘTRO  
CSK MSW w Warszawie, ul. Wołoska 137**

temat: na części działki nr ew. 8/7, obr. 145505, 8.0116  
(dawna działka nr ew. 8/3, z obr. 1-01-16)

inwestor: Centralny Szpital Kliniczny Ministerstwa Spraw Wewnętrznych  
ul. Wołoska 137, 02-507 Warszawa

autorzy: mgr inż. Maciej Piegat upr. bud. SI-384/82  
Michał Wójcik

opracowanie: inż. Wojciech Niemcewicz upr. bud. SI-688/91

branża: instalacje sanitarne i mechaniczne

nazwa rys.: **INSTALACJA WOD-KAN**  
RZUT II PIĘTRA CZĘŚĆ 2

data: 14.02.2017


format: A3

skala: 1:50

nr rys.: **SAN-01**

projekt wykonawczy

przebieg: 00

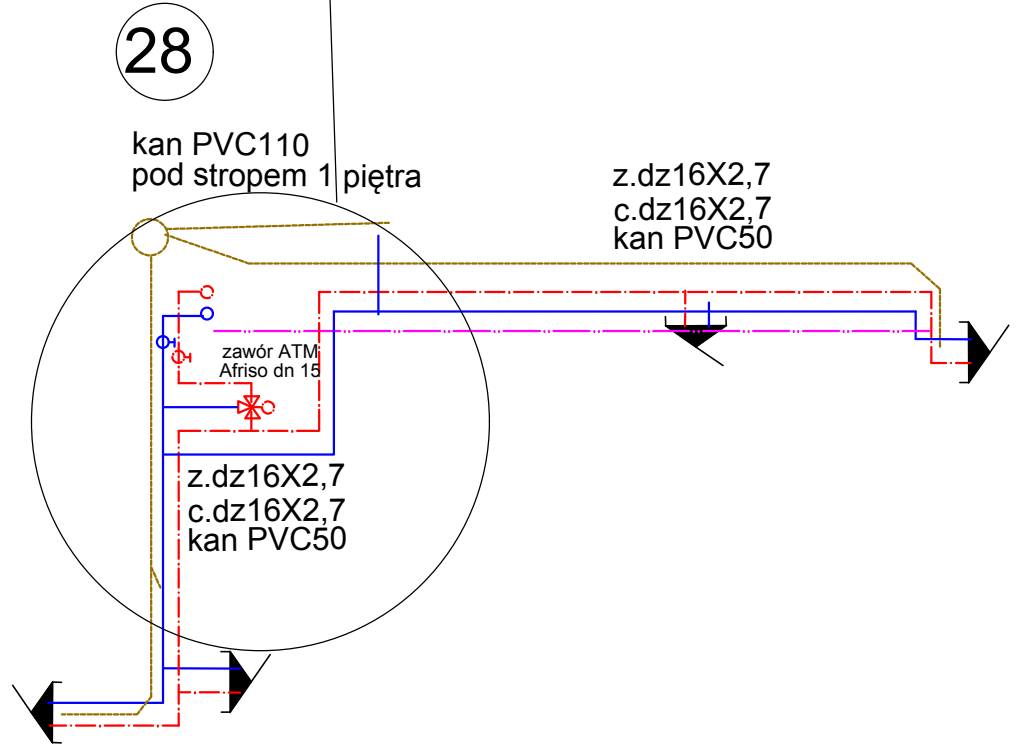

typowe rozwiązanie