


POZIOM 4

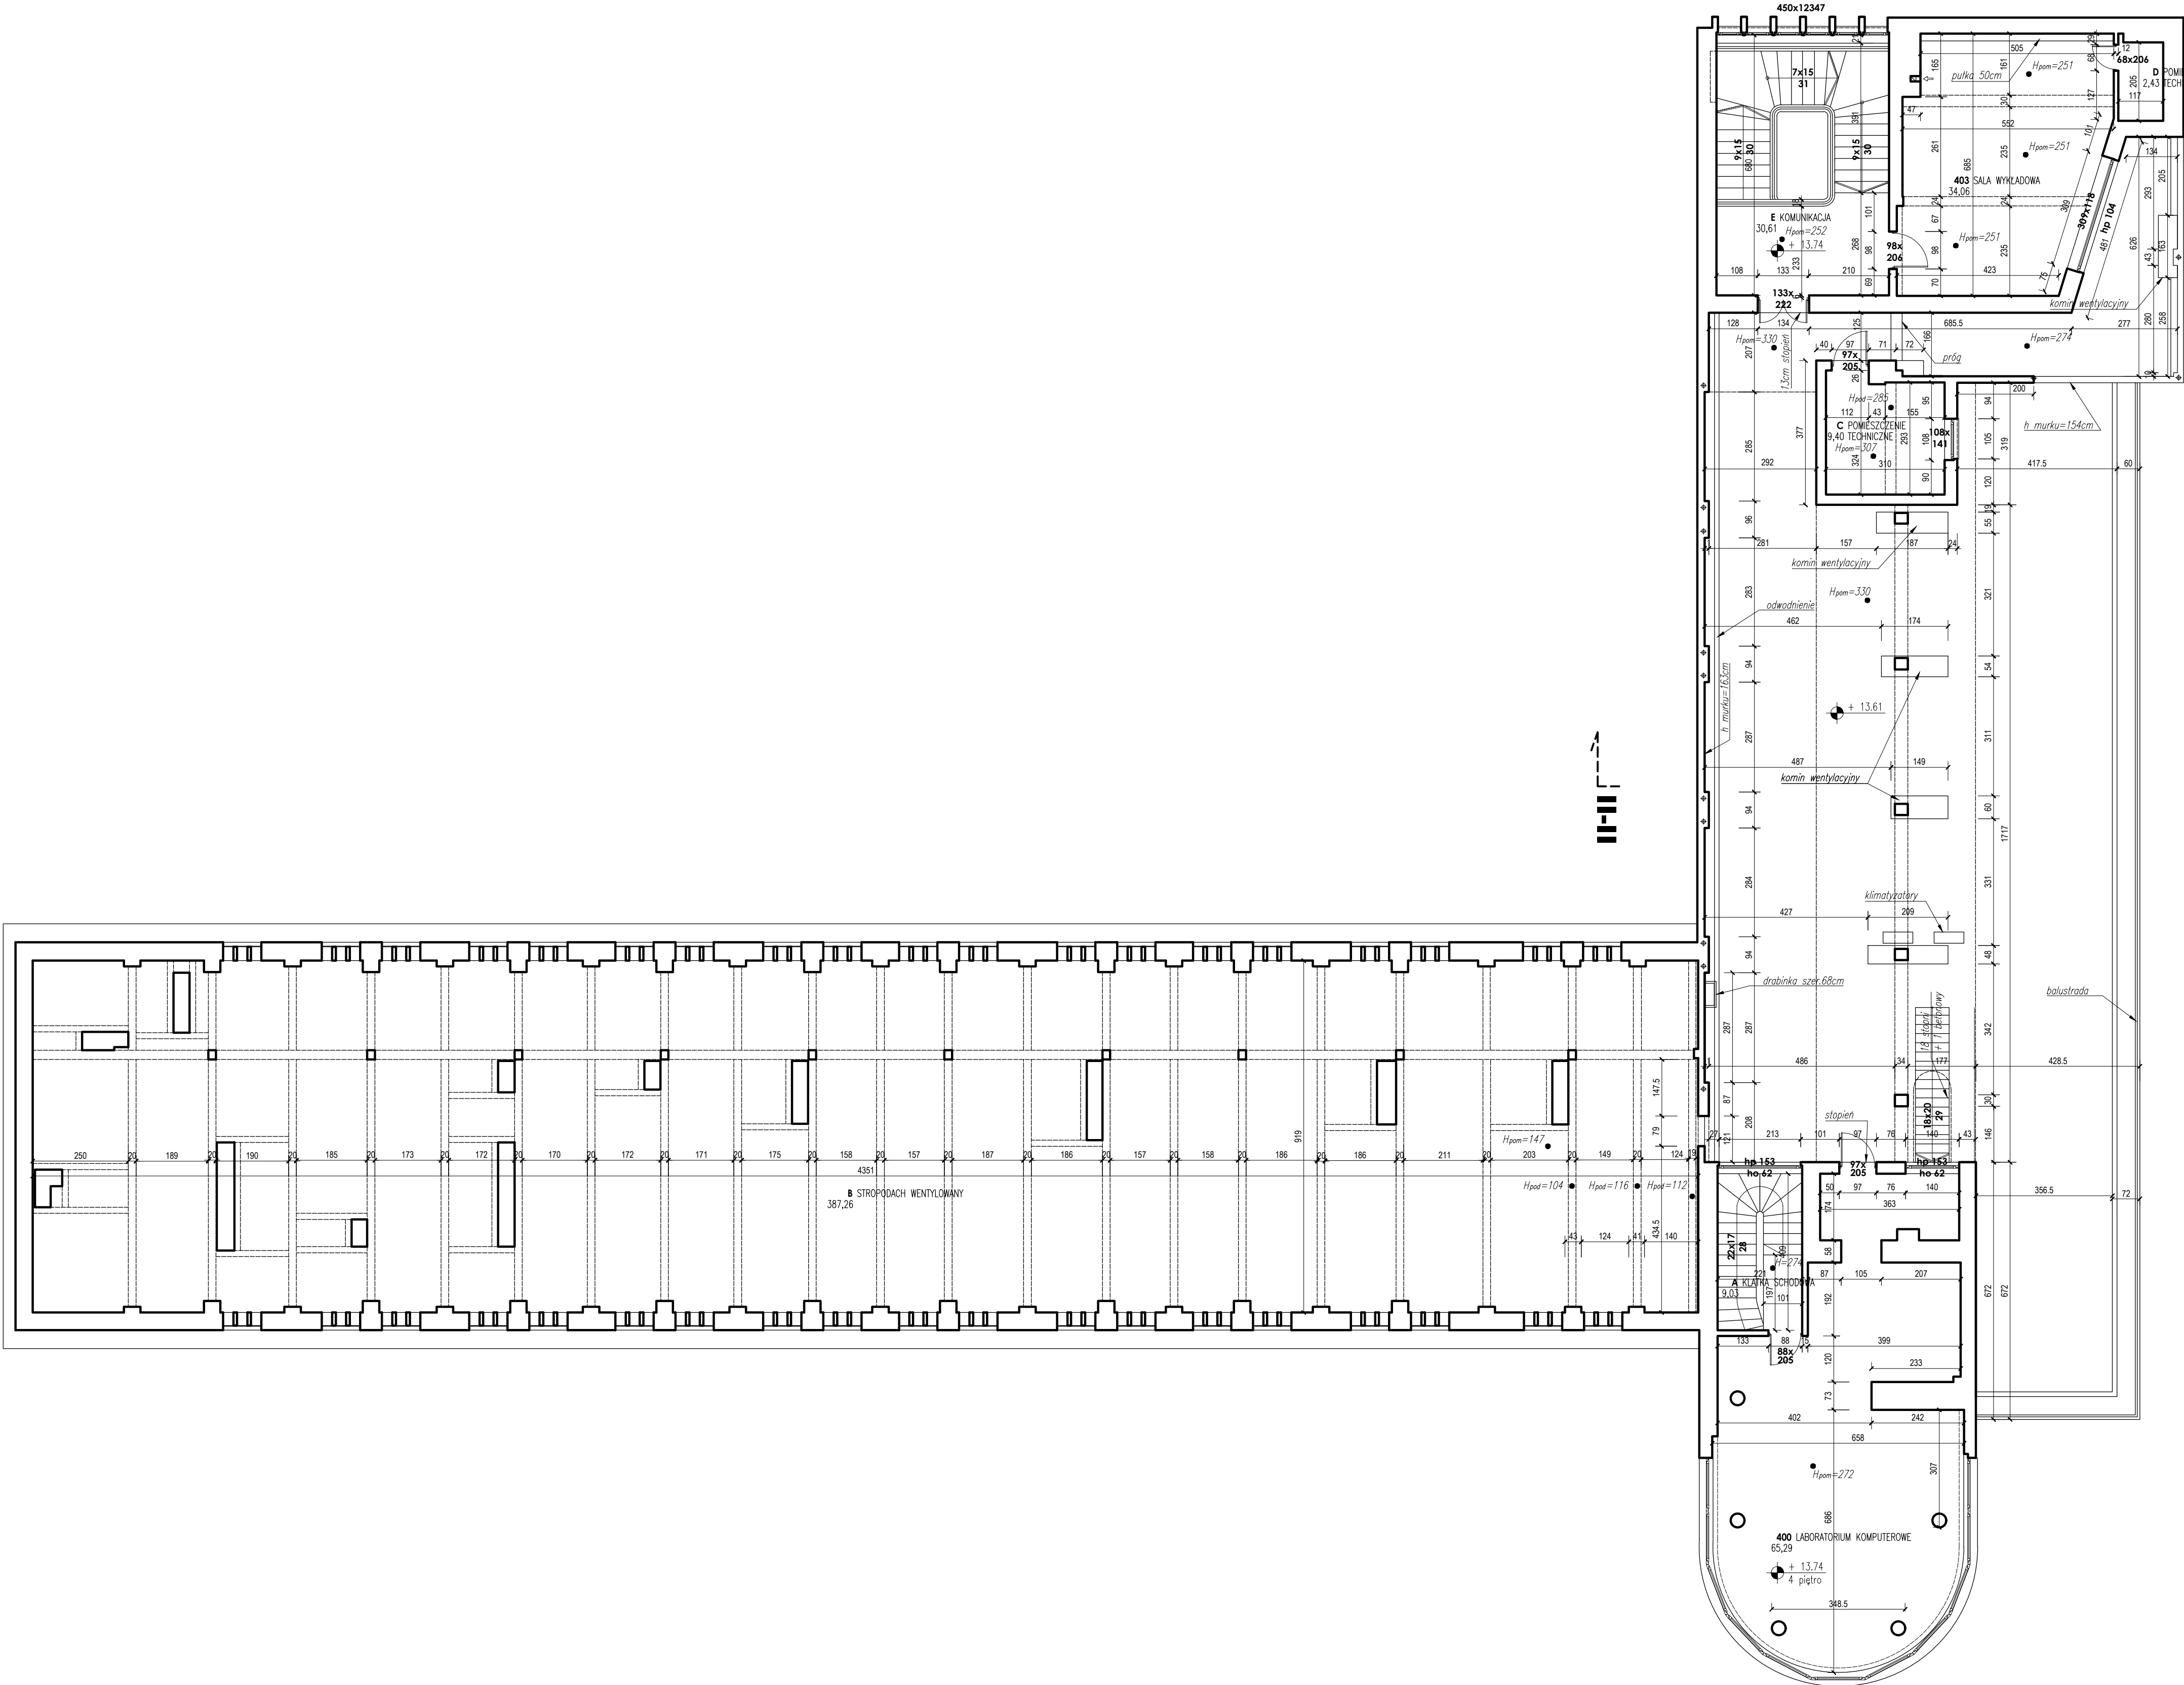

ZESTAWIENIE POWIERZCHNI		
400	LABORATORIUM KOMPUTEROWE	65,29
403	SALA WYKŁADOWA	34,06
A	KLATKA SCHODOWA	9,03
B	STROPODACH WENTYLOWANY	387,26
C	POMIESZCZENIE TECHNICZNE	9,40
D	POMIESZCZENIE TECHNICZNE	2,43
E	KOMUNIKACJA	30,61
		538,08

- LEGENDA:
- $H_{pod}=324$ – WYSOKOŚCI DO PODCIĄGU
 - $H=345$ – WYSOKOŚCI W DANYM MIEJSCU
 - H_{pod} – ISTNIEJĄCY HYDRANT POŻAROWY
 - H_{pod} – KRATKA WENTYLACJI GRAWITACYJNEJ – OZNACZENIE WYKONANE NA RZUCIE NIE ODPOWADA RZECZYWISTYM WYMIAROM KANAŁÓW WENT. – POZA KOND. 400 I 500
 - ca. – WARTOŚĆ PRZYBLIŻONA
- UWAGI:
1. INWENTARYZACJA ARCHYTEKTONICZNO-BUDOWLANA ZOSTAŁA OPRACOWANA NA ZLECENIE DZIAŁU TECHNICZNEGO AKADEMII MORSKIEJ.
 2. INWENTARYZACJA ZOSTAŁA OPRACOWANA BEZ PRZEPROWADZANIA ODKRYWEK.
 3. INWENTARYZACJA NIE OBEJMUJE KANAŁÓW, PRZECISKÓW, WYPOSAŻENIA INSTALACYJNEGO, ZAGŁĘBIEN, URZĄDZEŃ MECHANICZNYCH.
 4. POMIESZCZENIA OZNACZONE SYMBOLEM "H" SĄ POZA ZAKRESEM OPRACOWANIA, ICH KSZTAŁT, PODSTAWOWE GABRYTY ZOSTAŁY PRZYJĘTE Z MATERIAŁÓW WYŚCIGOWYCH DOSTARCZONYCH PRZEZ ZLECENIODAWCĘ, NIE NAWIESIONO LOKALIZACJI KRAJEK WENTYLACYJNYCH, ANI WYPOSAŻENIA SANITARNEGO.
 5. WYMIARY Z SYMBOŁAMI "H" SĄ WYMIARAMI WYNIKOWYMI LUB ZOSTAŁY PRZYJĘTE Z MATERIAŁÓW WYŚCIGOWYCH DOSTARCZONYCH PRZEZ ZLECENIODAWCĘ, MOGĄ ZNACZĄCO ODBIEGAĆ OD STANU FAKTYCZNEGO.
 6. NIE NALEŻY POBIERAĆ WYMIARÓW Z RYSUNKU.
 7. PODANE WYMIARY STOLARKI I ŚLUSARKI DRZWIOWEJ LICZONE W ŚWIETLE OTWORU W MURZE.
 8. DOKŁADNOŚĆ WYMIAROWANIA PRZYJĘTO DO 0,5 CM.

projekt	ART PROJEKT K&M Sp. z o.o. ul. Przemysłowa 7 f, 83-400 Kościerzyna tel. 058/ 680 83 69 NIP 591-163-58-00, Regon 220376462	600-2012
	Inwentaryzacja budynku Wydziału Nawigacyjnego Akademii Morskiej przy Al. Jana Pawła II 3 w Gdyni	SKALA 1:100 RYS: I-6
Inwestor: Akademia Morska w Gdyni, ul. Morska 81-87		
Opracował: mgr inż. arch. Jarosław Krause upr. nr W/8/2008 w specjalności architektonicznej do projektowania bez ograniczeń mgr inż. arch. Marek Nodzyński mgr inż. arch. Hanna Milewska		