




ŁĄCZNIK
NR IV

- lokalizacja ręcznego przycisku zwalniającego/zamykającego drzwi pporz.

DRZWI NA DROGACH EWAKACYJNYCH NALEŻY WYPOSAŻYĆ W SYSTEM
ZAMKNIĘĆ OGNIOWYCH. POZOSTAŁE DRZWI Z WYŁĄCZENIEM DRZWI
ZEWNĘTRZNYCH WYPOSAŻYĆ W ELEKTROZACZEP REWERSYJNY PP02. Z
MOŻLIWOŚCIĄ WPICIA DO KONTROLI DOSTĘPU.

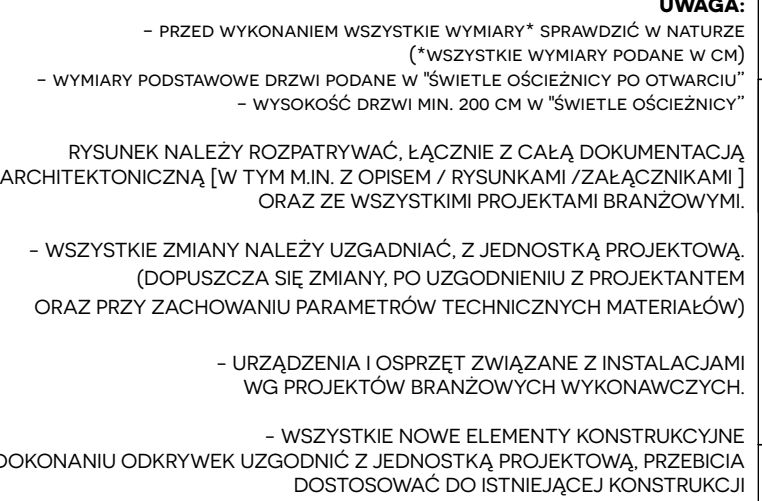

PROJEKT WYKONAWCZY PRZEBUDOWA SZPIALA WOJEWÓDZKIEGO W POZNANIU PRZY UL. JURASZÓW 7/19 POLEGAJĄCA NA DOSTOSOWANIU OBIEKTU DO OBOWIAZUJĄCYCH PRZEPISÓW POŻAROWYCH – IV ETAP PRZEBUDOWY.			
OBIEKT: SZPIAŁ WOJEWÓDZKI W POZNANIU UL. JURASZÓW 7/19		IMIĘ I NAZWISKO PROJEKTANT ARCHITECTURA: MGR INŻ. ARCH. BARBARA LIBER-SKARBKEK	
		NR UPR 15/08/DOA	
INWESTOR: SZPIAŁ WOJEWÓDZKI W POZNANIU UL. JURASZÓW 7/19		PROJEKTANT KONSTRUKCJA: MGR INŻ. WOJCIECH LEWANDOWSKI	
		4193/GD/89	
TYTUŁ RYSUNKU: RZUT PIWNICY BUD. "B"		OPRAWIANIE KONSTRUKCJA: MGR INŻ. TOMASZ SCHNEIDER	
		OPRAWIANIE KONSTRUKCJA: MGR INŻ. TOMASZ SCHNEIDER	
SKALA: 1:100	DATA: 09/2018	ARCH./ KONSTR.	BRANŻA PW/IV ETAP/ A_K/B_02