
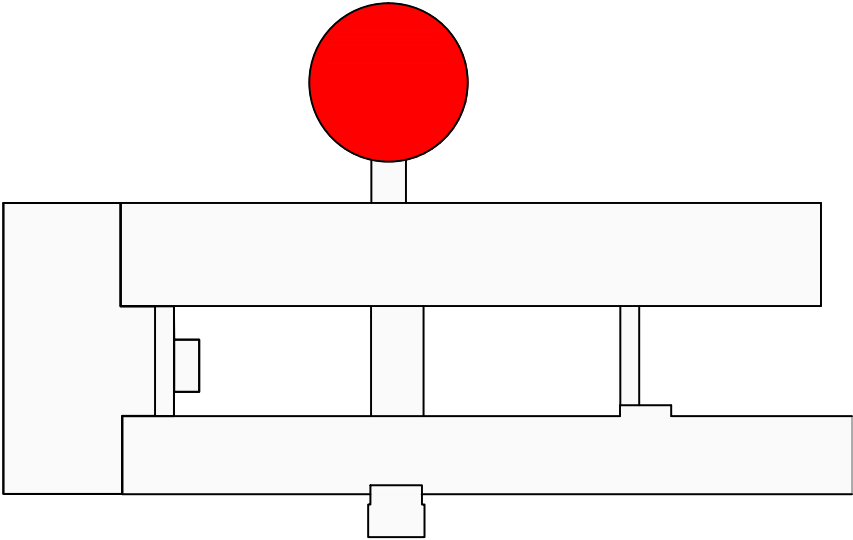



RZUT PRZYZIEMIA

Wejście A

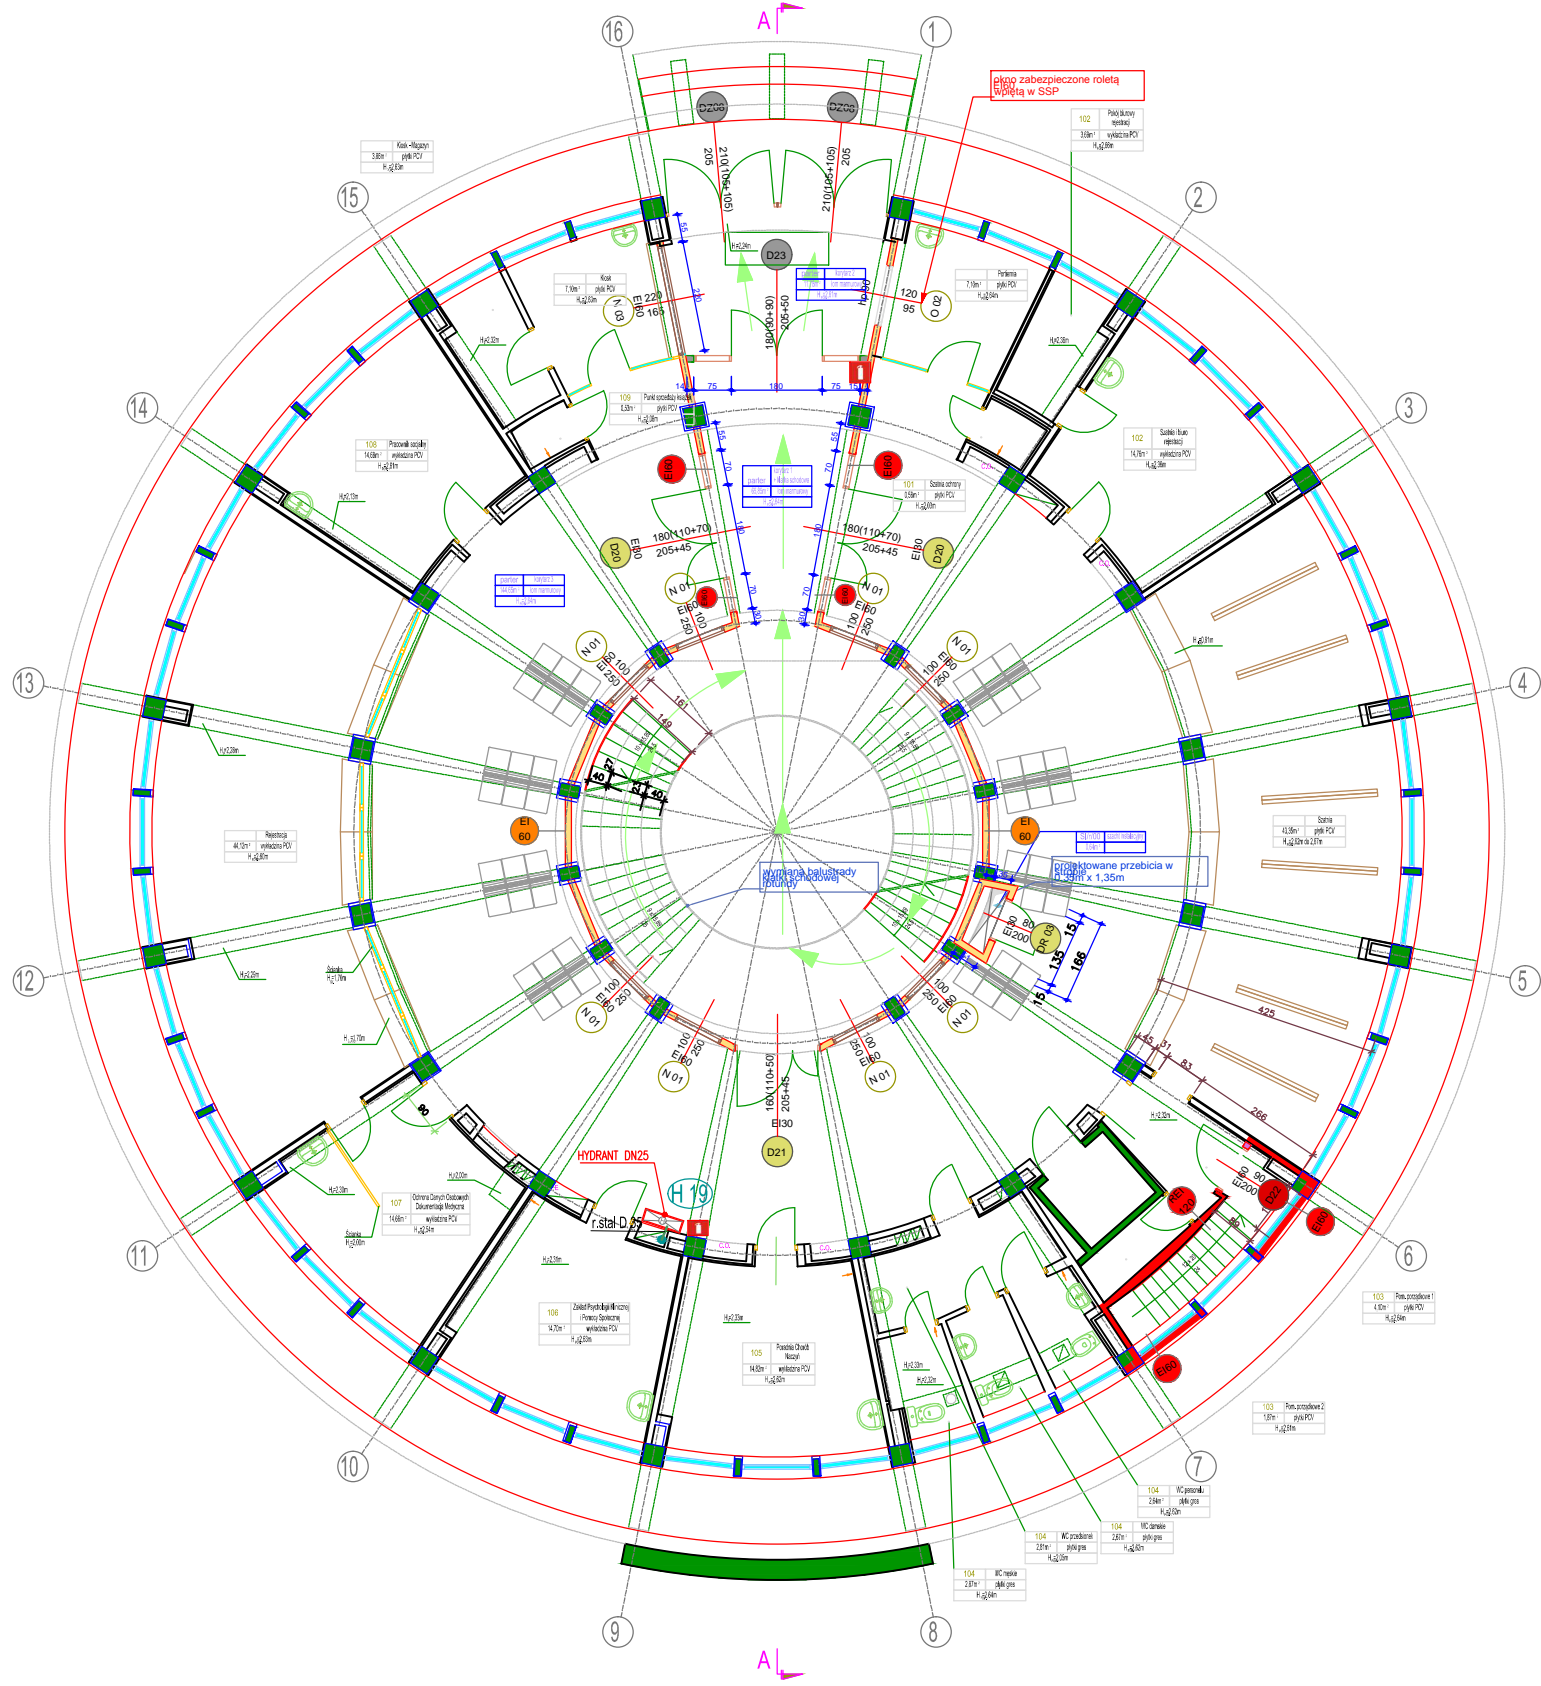

LEGENDA:

- Zwór hydrantowy Dn52- 2 sztuki ,w szafce
- Zwór hydrantowy Dn52- 1 sztuka ,w szafce
- Szafka hydrantowa HP25
- pion instalacji p.poż
- przewód instalacji hydrantowej

PROJEKT WYKONAWCZY PRZEBUDOWA SZPITALA WOJEWÓDZKIEGO W POZNANIU przy ul. Juraszów 7/19 polegająca na DOSTOSOWANIU OBIEKTU DO OBOWIAZUJĄCYCH PRZEPISÓW POŻAROWYCH.			
Obiekt:		Szpital Wojewódzki w Poznaniu ul. Juraszów 7/19	
 STUDIO PROJEKTÓW CUBE 27 Studio Projektów Architekt Barbara Liber-Skarbek Biuro: 60-189 Poznań, ul. Rolna45b/19, kom: 603 337 422, e-mail: b.liber@cube27.pl www.cube27.pl www.przyklejki.pl www.fototapeta27.pl	Inwestor: Szpital Wojewódzki w Poznaniu ul. Juraszów 7/19	IMIĘ I NAZWISKO/Nr upr	Podpis
		Projektant :	
		mgr inż. Anna Mierzwa WKP/0182/POOS/15	
		Opracował:	
		mgr inż. Katarzyna Miłośzyk mgr inż. Katarzyna Walińska	
		Sprawdzający:	
		mgr inż. Karol Śliwiński WKP/0151/PWOS/04	
Tytuł rysunku: Instalacja hydrantowa. Rzut parteru-budynek rotundy.			
Skala: 1:100	Data: 12/2015	Branża: Instalacje sanitarne	Nr rys.: PW –IH–12