


WEJŚCIE Z ZEWNĄTRZ

ISTNIEJĄCA PRACOWNIA
GRAFICZNA

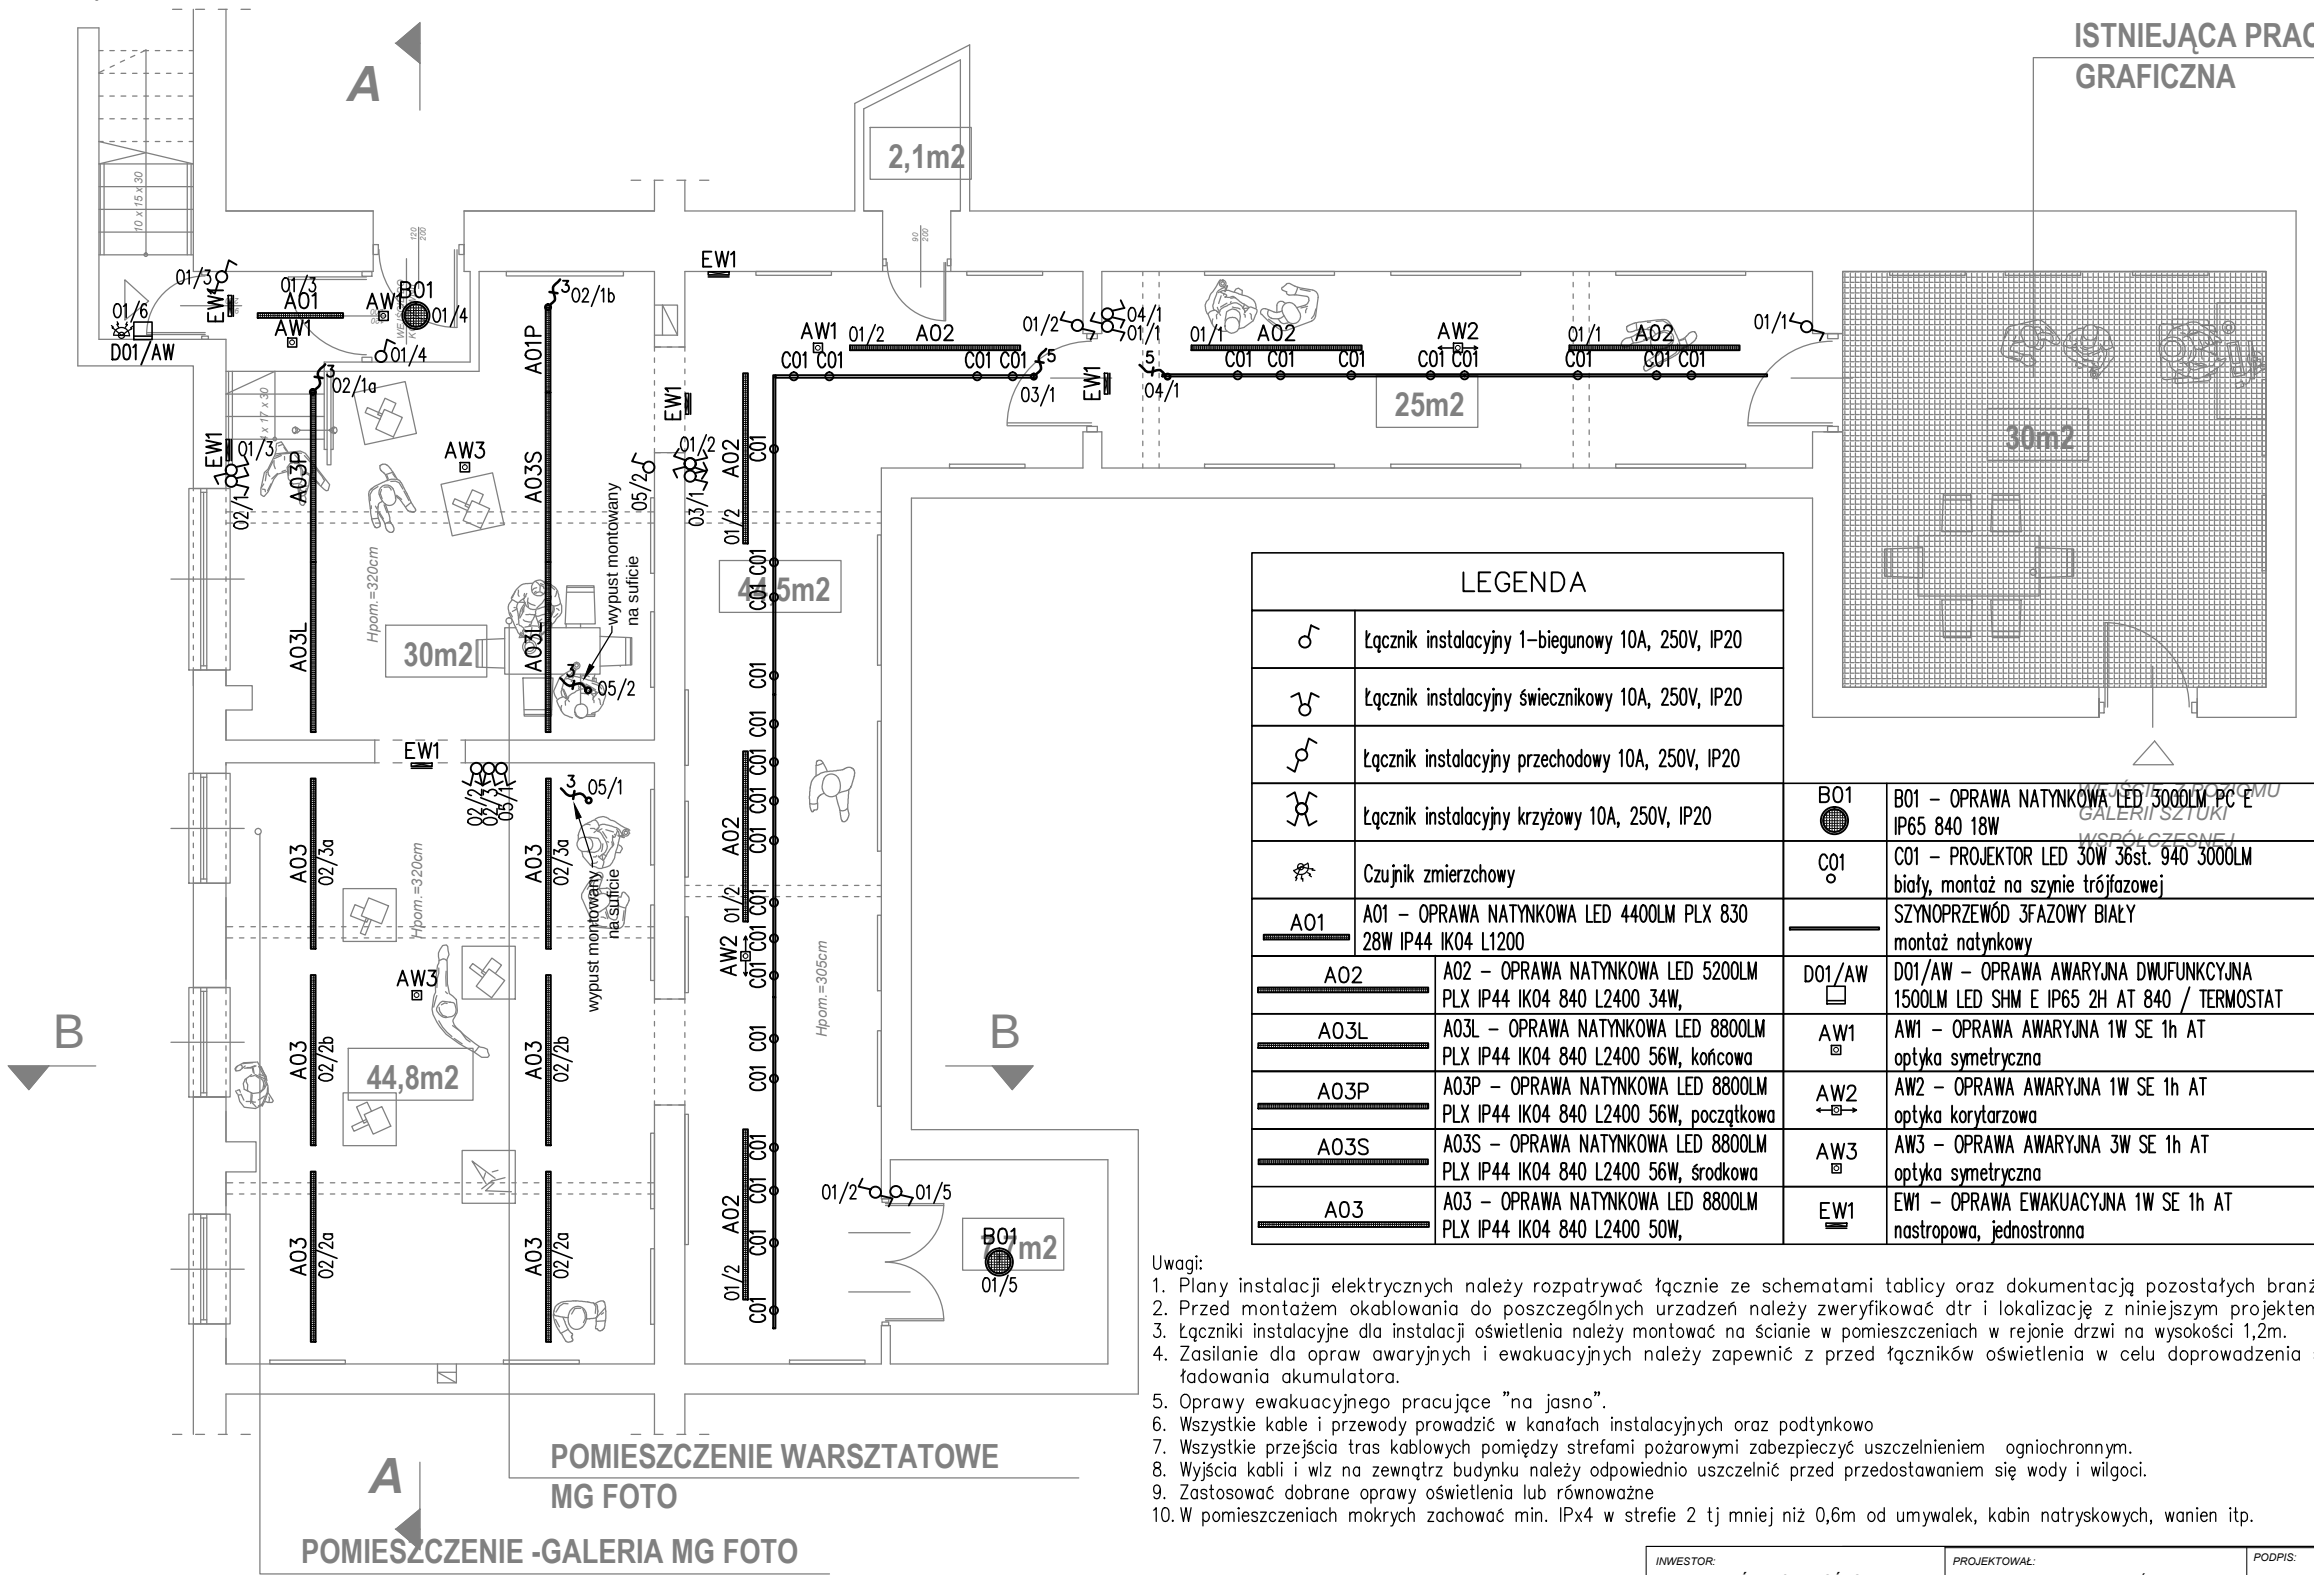

- Uwagi:
- Plany instalacji elektrycznych należy rozpatrywać łącznie ze schematami tablicy oraz dokumentacją pozostałych branż.
 - Przed montażem okablowania do poszczególnych urządzeń należy zweryfikować dtr i lokalizację z niniejszym projektem.
 - Łączniki instalacyjne dla instalacji oświetlenia należy montować na ścianie w pomieszczeniach w rejonie drzwi na wysokości 1,2m.
 - Zasilanie dla opraw awaryjnych i ewakuacyjnych należy zapewnić z przed łączników oświetlenia w celu doprowadzenia stałej fazy dla oprawy i ładowania akumulatora.
 - Oprawy ewakuacyjnego pracujące "na jasno".
 - Wszystkie kable i przewody prowadzić w kanałach instalacyjnych oraz podtynkowo
 - Wszystkie przejścia tras kablowych pomiędzy strefami pożarowymi zabezpieczyć uszczelnieniem ogniochronnym.
 - Wyjścia kabli i włz na zewnątrz budynku należy odpowiednio uszczelnąć przed przedostawianiem się wody i wilgoci.
 - Zastosować dobrane oprawy oświetlenia lub równoważne
 - W pomieszczeniach mokrych zachować min. IPx4 w strefie 2 tj mniej niż 0,6m od umywalk, kabin natryskowych, wanien itp.

INWESTOR: MYŚLENICKI OŚRODEK KULTURY I SPORTU	PROJEKTOWAŁ: inż. arch. ŁUKASZ WÓJTOWICZ upr. nr PDK/0073/PWOE/12	PODPIS:	BRANŻA: ELEKTRYCZNA	
	inż. PIOTR KANIA		FAZA: PBW	DATA: 05. 2019
LOKALIZACJA: 32-400 MYŚLENICE UL. MARSZAŁKA PIŁSUDSKIEGO 20	NAZWA: RZUT PIWNICY - Instalacja oświetlenia		SKALA: 1:100	NR RYSUNKU: IE-01