


UKŁAD TN-S
SAMOCZYNNNE WYŁĄCZENIA ZASILANIA

RZUT PODSTAWOWY - PIWNICE

WEJŚCIE Z ZEWNĄTRZ

ISTNIEJĄCA PRACOWNIA
GRAFICZNA

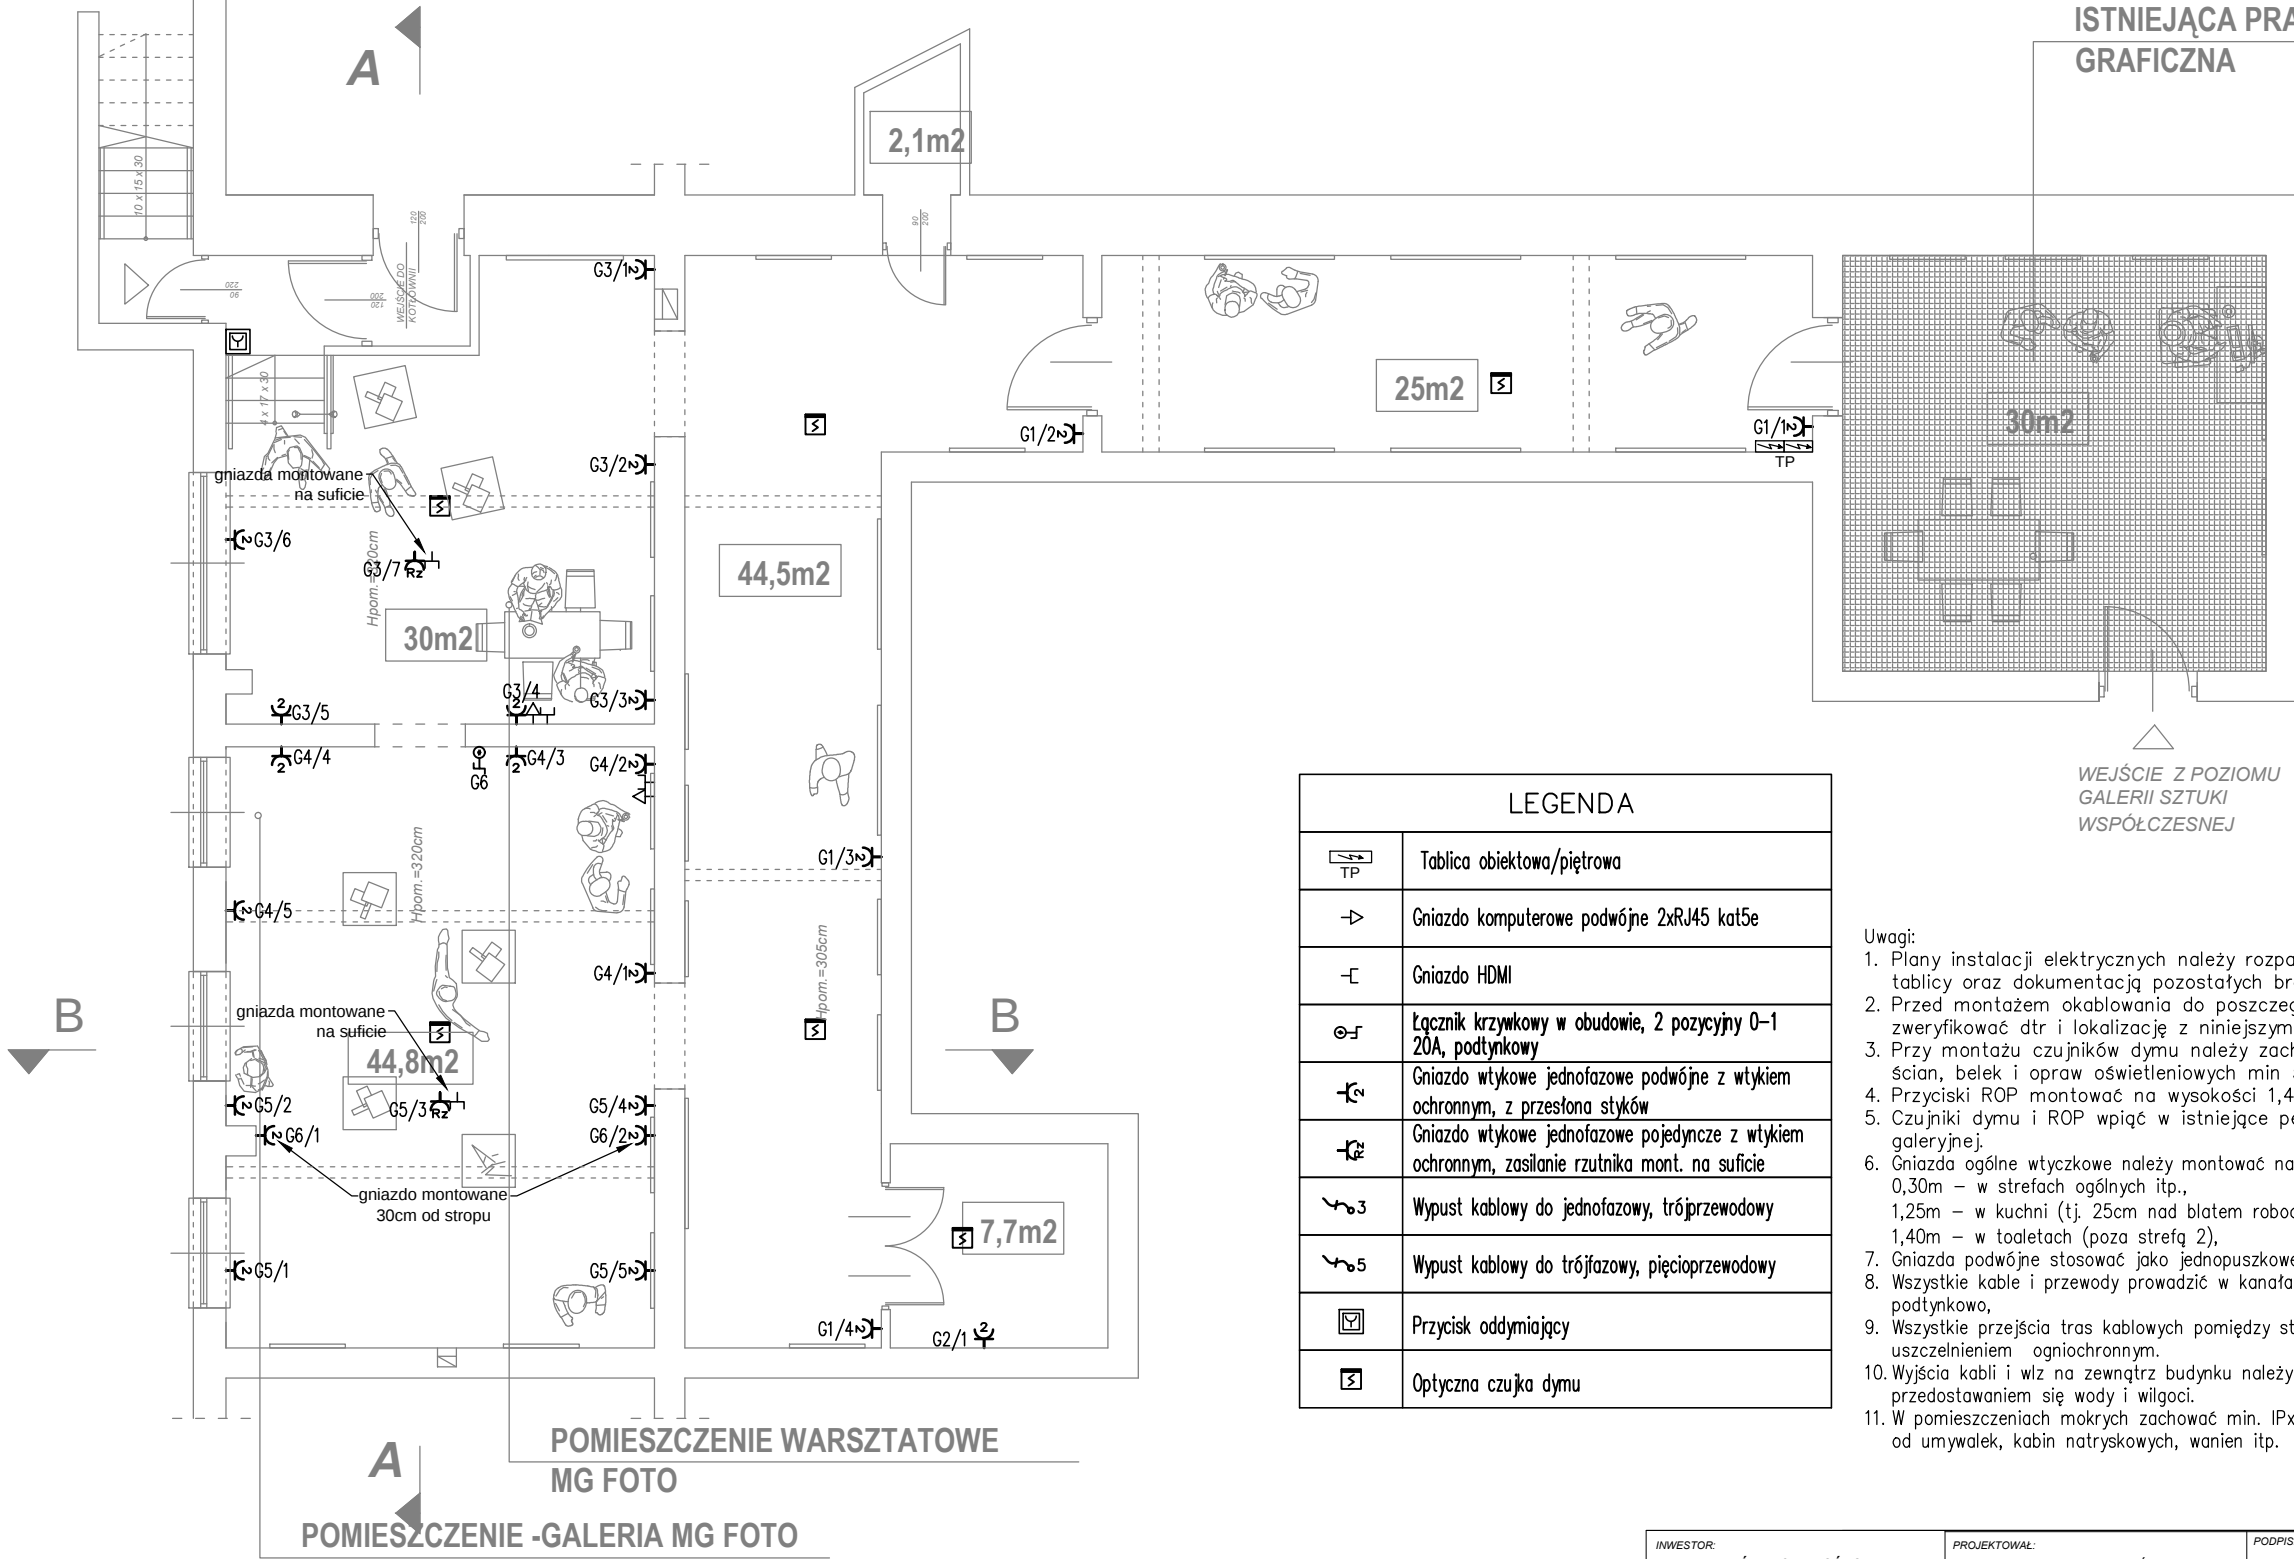

LEGENDA	
	Tablica obiektowa/piętrowa
	Gniazdo komputerowe podwójne 2xRJ45 kat5e
	Gniazdo HDMI
	Łącznik krzywkowy w obudowie, 2 pozycyjny 0-1 20A, podtynkowy
	Gniazdo wtykowe jednofazowe podwójne z wtykiem ochronnym, z przesłona styków
	Gniazdo wtykowe jednofazowe pojedyncze z wtykiem ochronnym, zasilanie rzutnika mont. na suficie
	Wypust kablowy do jednofazowy, trójprzewodowy
	Wypust kablowy do trójfazowy, pięcioprzewodowy
	Przycisk oddymiający
	Optyczna czujka dymu

- Uwagi:
- Plany instalacji elektrycznych należy rozpatrywać łącznie ze schematami tablicy oraz dokumentacją pozostałych branż.
 - Przed montażem okablowania do poszczególnych urządzeń należy zweryfikować dtr i lokalizację z niniejszym projektem.
 - Przy montażu czujników dymu należy zachować minimalną odległość od ścian, belek i opraw oświetleniowych min 50–60cm.
 - Przyciski ROP montować na wysokości 1,4m.
 - Czujniki dymu i ROP wpiąć w istniejące pętle systemu SSP w części galeryjnej.
 - Gniazda ogólne wtyczkowe należy montować na wysokości:
0,30m – w strefach ogólnych itp.,
1,25m – w kuchni (tj. 25cm nad blatem roboczym mebli kuchennych),
1,40m – w toaletach (poza strefą 2).
 - Gniazda podwójne stosować jako jednopuszkowe.
 - Wszystkie kable i przewody prowadzić w kanałach instalacyjnych oraz podtynkowo,
 - Wszystkie przejścia tras kablowych pomiędzy strefami pożarowymi zabezpieczyć uszczelnieniem ogniochronnym.
 - Wyjścia kabli i włz na zewnątrz budynku należy odpowiednio uszczelnąć przed przedostawaniem się wody i wilgoci.
 - W pomieszczeniach mokrych zachować min. IPx4 w strefie 2 tj mniej niż 0,6m od umywalk, kabin natryskowych, wanien itp.

INWESTOR: MYŚLENICKI OŚRODEK KULTURY I SPORTU	PROJEKTOWAŁ: inż. arch. ŁUKASZ WÓJTOWICZ upr. nr PDK/0073/PWOWE/12 inż. PIOTR KANIA	PODPIS:	BRANŻA: ELEKTRYCZNA	
			FAZA: PBW	DATA: 05. 2019
LOKALIZACJA: 32-400 MYŚLENICE UL. MARSZAŁKA PIŁSUDSKIEGO 20	NAZWA: RZUT PIWNICY - Instalacja gniazd i czujników SSP		SKALA: 1:100	NR RYSUNKU: IE-02