


I PIĘTRO  
SKALA 1:100

LEGENDA OPRAW OŚWIETLENIA PODSTAWOWEGO:	
Powiatowe Centrum Usług Wspólnych	
	I.1 Oprawa świetłkowska TC-F 36W
	I.2 Oprawa świetłkowska 4x18W
	I.3 Oprawa świetłkowska 2x58W
	I.4 Oprawa świetłkowska 2x36W
	I.5 Oprawa świetłkowska 1x18W
LEGENDA OPRAW OŚWIETLENIA AWARYJNEGO I EWAKUACYJNEGO:	
	AW1 Oprawa awaryjna
	EW1 Oprawa ewakuacyjna
UWAGI:	
1. Oprawy dosłwiecające urządzenia ppoż montować na wysokości 2,5m na wysięgniku lub zwieszając „na sztywno”.	
2. Rodzaj, kierunek piktogramów oraz miejsce montażu opraw kierunkowych należy ustalić z nadzorem ppoż.	
3. Oprawy kierunkowe instalować centralnie nad osią drogi ewakuacyjnej.	
	Łącznik jednobiegunowy, 10A, 250V, w ramce
	Łącznik dwubiegunowy, 10A, 250V, w ramce
	Łącznik schodowy, 10A, 250V, w ramce
	Czujnik ruchu sufitowy 360 stopni
	Gniazdo/Zestaw gniazd 250V, 16A, w ramce x1, x2, x3 z wtykiem ochronnym
	Gniazdo/Zestaw gniazd 250V, 16A, w ramce x1, x2, x3 z wtykiem ochronnym IP44
	gniazdo rj45 kat. 5e i gniazdo rj12 w ramce pojedynczej
	Zestaw gniazd HDMI + RJ45 + gniazdo 230V 16A
	Wypust kablowy
	Przycisk sterowania oświetleniem

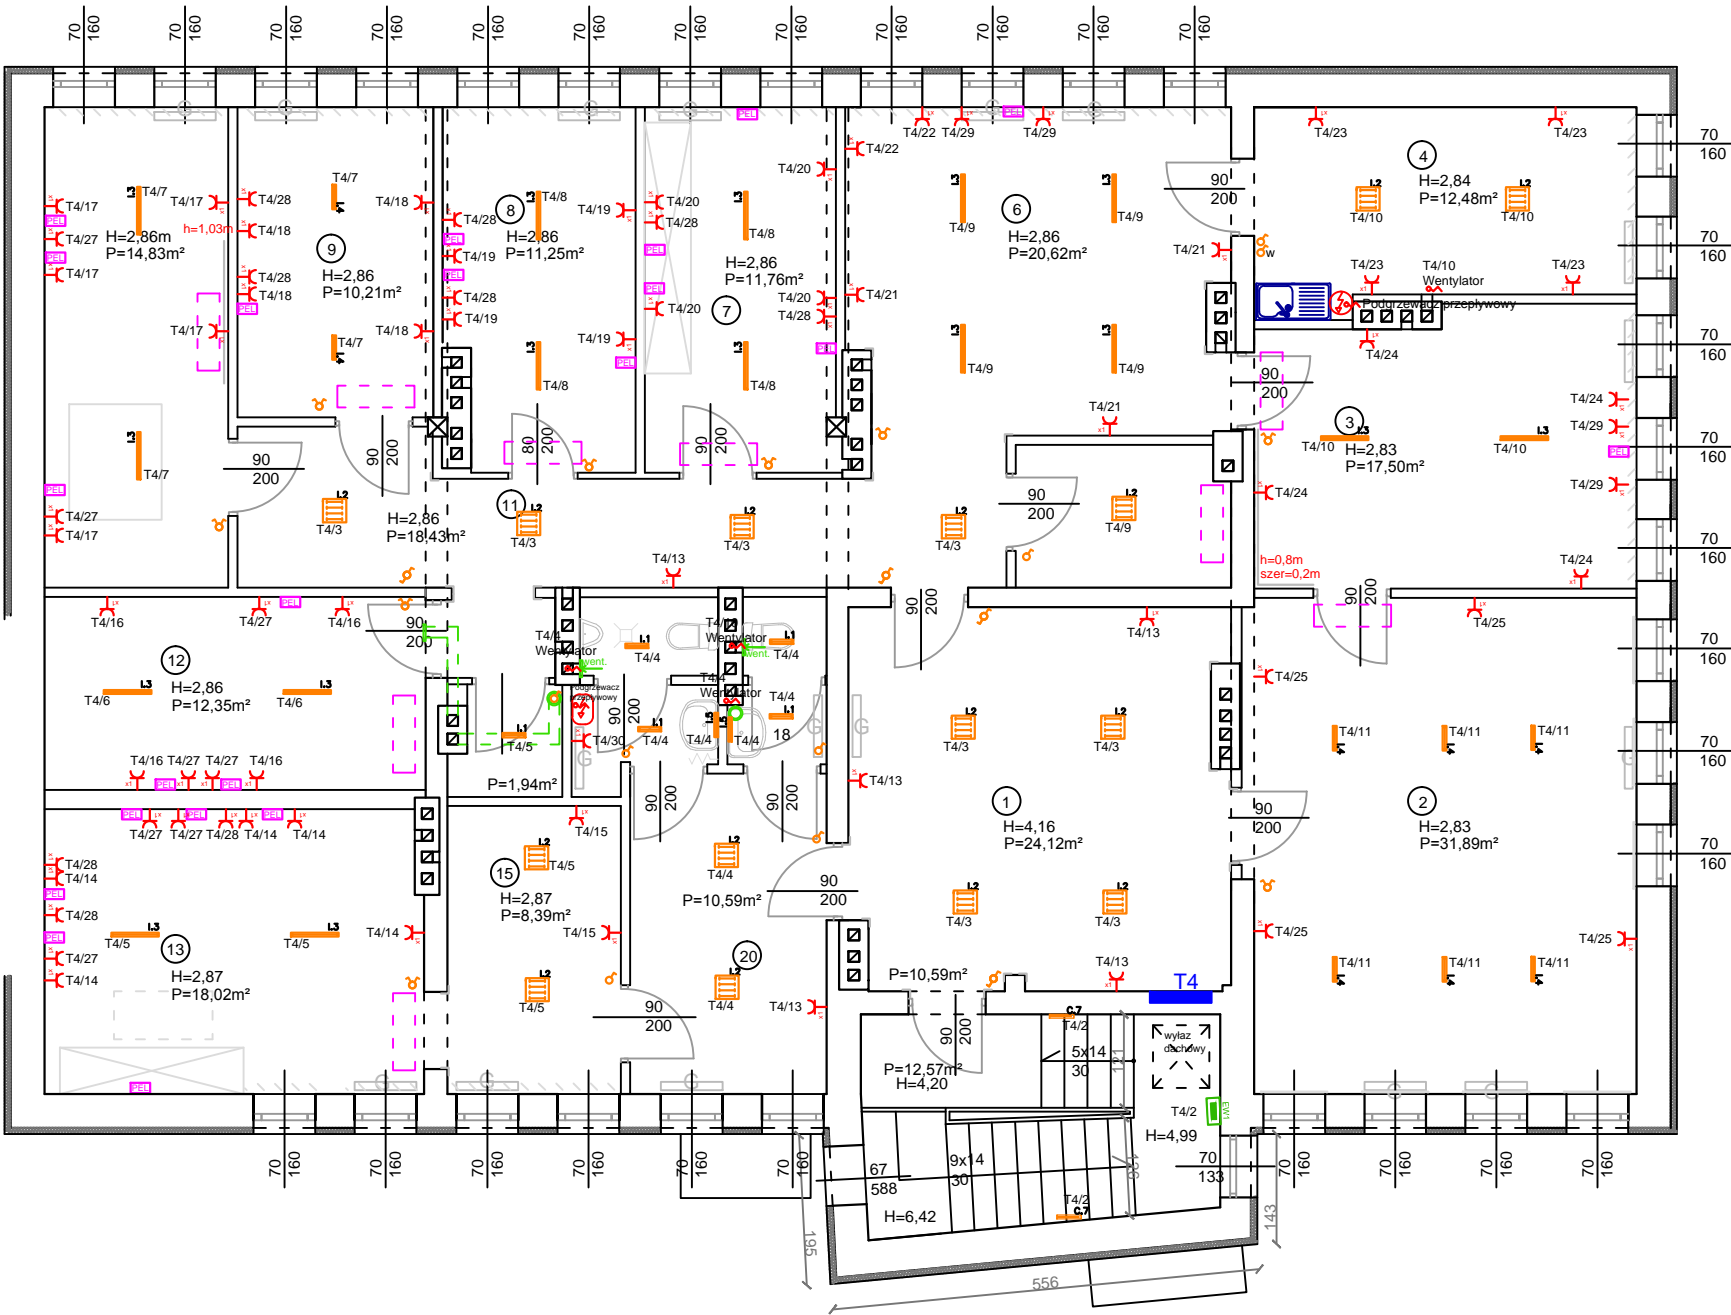

UWAGI:

- Na rysunkach przedstawiono stan istniejący.
- Zakres niniejszego opracowania ogranicza się do instalacji wewnętrznych.
- Zgodnie z zasadami i praktyką wykonywania projektów budowy obiektów w budynkach użytkowanych, niemożliwe jest podanie w dokumentacji pełnego, absolutnego zakresu robót. Podczas prac, mimo sporządzenia inwentaryzacji budowlanej i dołożenia szczególnej staranności przy ustalaniu stanu faktycznego terenu, ujawniają się konieczności zwiększenia lub zmniejszenia zakresu lub czynności i obmiaru, różna może być także pracochłonność. Niektóre decyzje projektowe mogą być podjęte dopiero podczas realizacji robót, po odkryciu istniejącego uzbrojenia terenu. Wszelkie niejasności powstałe podczas realizacji winny być zgłaszane do decyzji i rozwiązania branżowym inspektorom nadzoru i nadzoru autorskiego w trybie roboczym.

WYKONAWCA:	NAZWISKO	NR UPRAWNIEN	PODPIS I DATA
W-POL SP. Z O.O. UL. KPT. JANIEGO 12, 44-200 RYBNIK	LESZEK TARNOGRODZKI	OPL/0310/ PWOE/07	06.08.2019r.
INWESTOR:	OPRACOWAL:	OPRACOWAL:	NR RYS.:
POWIATOWE CENTRUM USŁUG WSPÓLNYCH W KĘDZIERZYNIE-KOZŁU	KAROL WUJEC	OPL/0737/ POOE/11	06.08.2019r.
ADRES INWESTYCJI:	OPRACOWAL:		06.08.2019r.
UL. DAMROTA 30, 47-220 KĘDZIERZYN-KOZŁE	ANNA OLEJNIK-LIZAK		
NAZWA OPRACOWANIA:			
"PRZEBUDOWA I MODERNIZACJA POMIESZCZEŃ POWIATOWEGO CENTRUM USŁUG WSPÓLNYCH W KĘDZIERZYNIE-KOZŁU WRAZ Z WYPOSAŻENIEM - ETAP I i ETAP II"			
NAZWA RYSUNKU:			SKALA
RZUT PIĘTRA 1 - stan istenijący			1:100
BRANŻA			NR RYS.:
ELEKTRYCZNA			E.2
STADIUM DOKUMENTACJI			
PROJEKT WYKONAWCZY			