


I PIĘTRO
SKALA 1:100

| LEGENDA OPRAW OŚWIETLENIA PODSTAWOWEGO: | |
|---|--|
| Powiatowe Centrum Usług Wspólnych | |
| | I.1 Oprawa świetłkowa TC-F 36W |
| | I.2 Oprawa świetłkowa 4x18W |
| | I.3 Oprawa świetłkowa 2x58W |
| | I.4 Oprawa świetłkowa 2x36W |
| | I.5 Oprawa świetłkowa 1x18W |
| LEGENDA OPRAW OŚWIETLENIA AWARYJNEGO I EWAKUACYJNEGO: | |
| | AW1 Oprawa awaryjna |
| | EW1 Oprawa ewakuacyjna |
| UWAGI: | |
| 1. Oprawy dosłwiecające urządzenia ppoż montować na wysokości 2,5m na wysięgniku lub zwieszając „na sztywno”. | |
| 2. Rodzaj, kierunek piktogramów oraz miejsce montażu opraw kierunkowych należy ustalić z nadzorem ppoż. | |
| 3. Oprawy kierunkowe instalować centralnie nad osiǳ drógi ewakuacyjnej. | |
| | Łącznik jednobiegunowy, 10A, 250V, w ramce |
| | Łącznik dwubiegunowy, 10A, 250V, w ramce |
| | Łącznik schodowy, 10A, 250V, w ramce |
| | Czujnik ruchu sufitowy 360 stopni |
| | Gniazdo/Zestaw gniazd 250V, 16A, w ramce x1, x2, x3 z wtykiem ochronnym |
| | Gniazdo/Zestaw gniazd 250V, 16A, w ramce x1, x2, x3 z wtykiem ochronnym IP44 |
| | gniazdo rj45 kat. 5e i gniazdo rj12 w ramce pojedynczej |
| | Zestaw gniazd HDMI + RJ45 + gniazdo 230V 16A |
| | Wypust kablowy |
| | Przycisk sterowania oświeleniem |

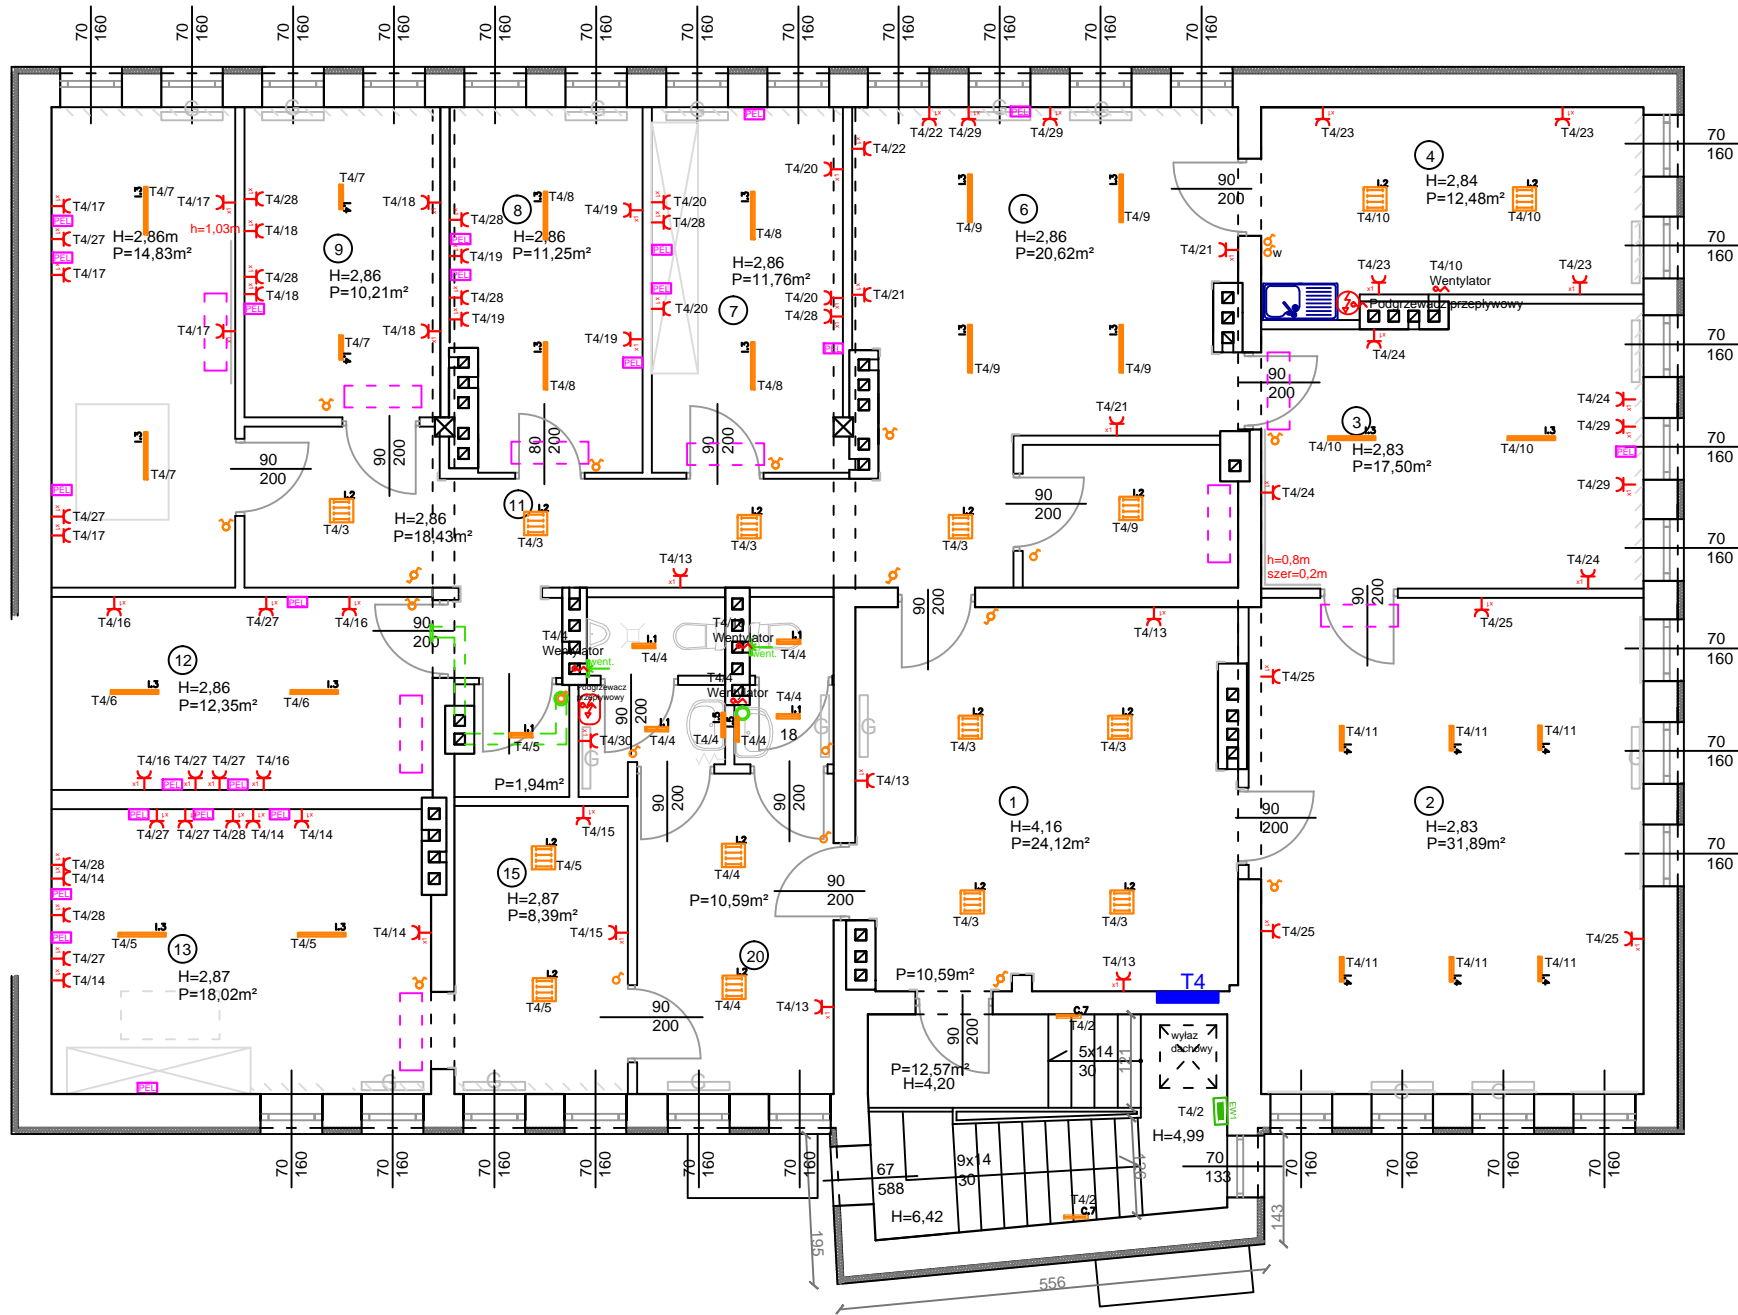

UWAGI:

1. Na rysunkach przedstawiono stan istniejący.

2. Zakres niniejszego opracowania ogranicza się do instalacji wewnętrznych.

3. Zgodnie z zasadami i praktyką wykonywania projektów budowy obiektów w budynkach użytkowanych, niemożliwe jest podanie w dokumentacji pełnego, absolutnego zakresu robót. Podczas prac, mimo sporządzenia inwentaryzacji budowlanej i dołożenia szczególnej staranności przy ustalaniu stanu faktycznego terenu, ujawniają się konieczności zwiększenia lub zmniejszenia zakresu lub czynności i obmiaru, różna może być także pracochłonność. Niektóre decyzje projektowe mogą być podjęte dopiero podczas realizacji robót, po odkryciu istniejącego uzbrojenia terenu. Wszelkie niejasności powstałe podczas realizacji winny być zgłaszane do decyzji i rozwiązania branżowym inspektorom nadzoru i nadzoru autorskiego w trybie roboczym.

| | | | |
|---|------------------------|----------------------|---------------|
| WYKONAWCA: | NAZWISKO | NR UPRAWNIEN | PODPIS I DATA |
| W-POL SP. Z O.O. UL. KPT. JANIEGO 12, 44-200 RYBNIK | LESZEK TARNOGRODZKI | OPL/O310/ PWOE/O7 | 06.08.2019r. |
| INWESTOR: | NAZWISKO | NR UPRAWNIEN | PODPIS I DATA |
| POWIATOWE CENTRUM USŁUG WSPÓLNYCH W KĘDZIERZYNIE-KOŹLU | KAROL WUJEC | OPL/O737/ POOE/I1 | 06.08.2019r. |
| ADRES INWESTYCJI: | NAZWISKO | NR UPRAWNIEN | PODPIS I DATA |
| UL. DAMROTA 30, 47-220 KĘDZIERZYN-KOŹLE | ANNA OLEJNIK-LIZAK | | 06.08.2019r. |
| NAZWA OPRACOWANIA: | | | |
| "PRZEBUDOWA I MODERNIZACJA POMIESZCZEŃ POWIATOWEGO CENTRUM USŁUG WSPÓLNYCH W KĘDZIERZYNIE-KOŹLU WRAZ Z WYPOSAŻENIEM - ETAP I i ETAP II" | | | |
| NAZWA RYSUNKU: | | | SKALA |
| RZUT PIĘTRA 1 - stan istenijący | | | 1:100 |
| BRANŻA | | | NR RYS. |
| ELEKTRYCZNA | | | E.2 |
| STADIUM DOKUMENTACJI | | | |
| PROJEKT BUDOWLANY | | | |