


Tablica piętrowa TP0.1

Rozdzielnica węgkowa XL 160 z drzwiczkami płaskimi i zamkiem patentowym - 3x24 MM

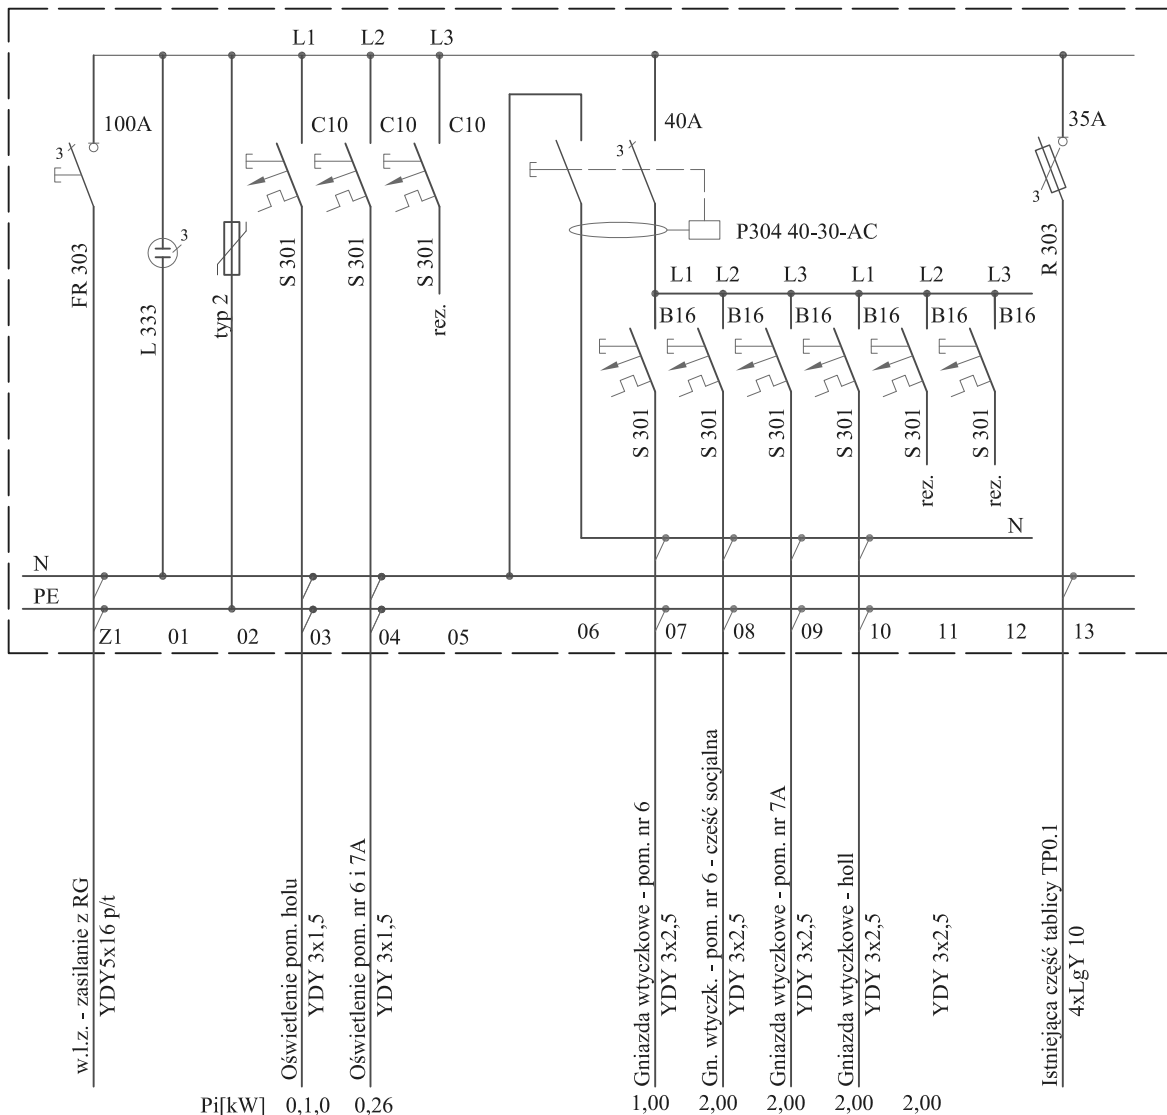

PROJEKT WYKONAWCZY

art	ART PROJEKT K&M Sp. z o.o. ul. Strzelnica 2, 83-400 Kościerzyna NIP 591-163-58-00, Regon 220376462 tel/fax +48 58 680 83 69	958-18
projekt	INWESTOR: Uniwersytet Morski ul. Morska 81-87 81-225 Gdynia	SKALA 1:100
	INWESTYCJA: Remont hali wejściowej i klatki schodowej w budynku Wydziału Nawigacyjnego przy Al. Jana Pawła II 3 w Gdyni	NR RYS. 1
	Tablica piętrowa TP0.1	DATA 12.2018
	PROJEKTANT: tech. Kazimierz Richert upr. nr 1144/Gd/83 w specjalności instalacji elektrycznych	
	SPRAWDZAJĄCY: inż. Andrzej Wiecezorek upr. nr ZGP III 630/258/79 w specjalności instalacji elektrycznych	