


Tablica piętrowa TP1.2

Istniejąca - dodatkowe wyposażenie

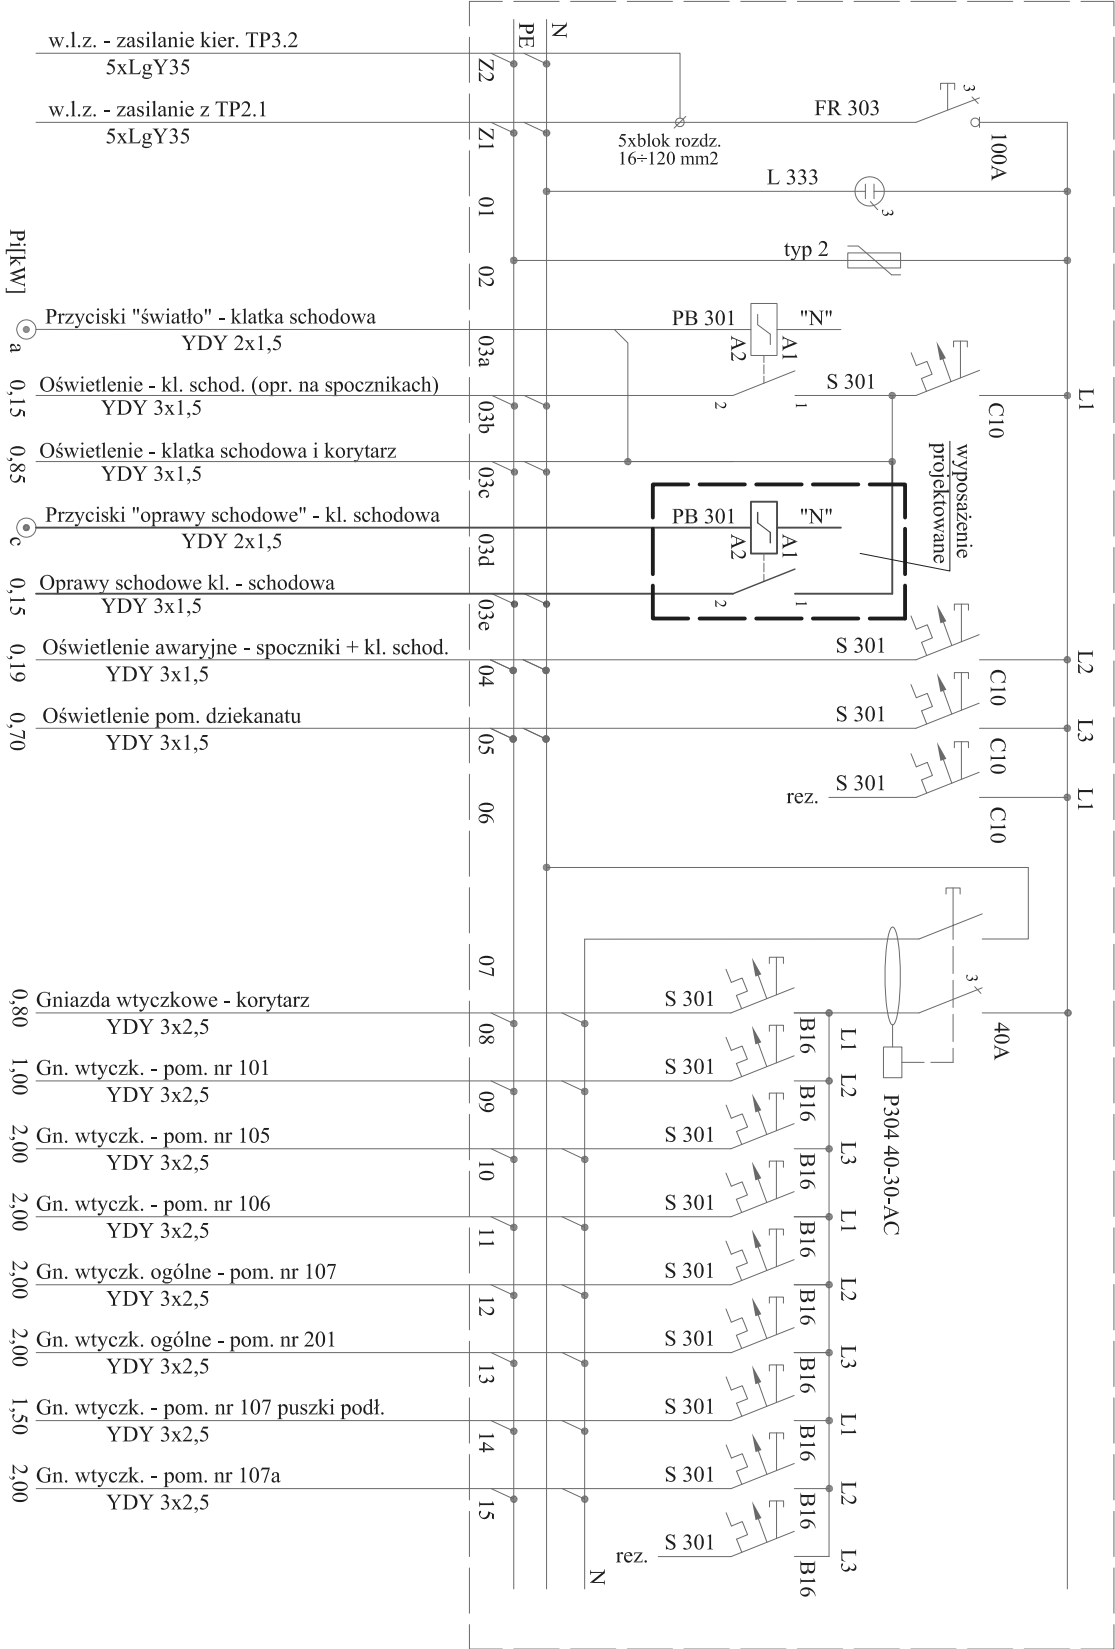

PROJEKT WYKONAWCZY

art		ART PROJEKT K&M Sp. z o.o. ul. Staszica 2, 83-400 Kościerzyna NIP 591-163-58-00, Regon 220376462 tel/fax +48 58 680 83 69		958-18
projekt		INWESTOR: Uniwersytet Morski ul. Morska 81-87 81-225 Gdynia		SKALA 1:100
INWESTYCA:		Remont hallu wejściowego i klatki schodowej w budynku Wydziału Nawigacyjnego przy Al. Jana Pawła II 3 w Gdyni		NR RYS. 2
Dodatkowe wyposażenie tablicy TP1.2		DATA 12.2018		
PROJEKTANT:		tech. Kazimierz Richełt upr. nr 144/Gd/83 w specjalności instalacji elektrycznych		
SPRAWDZAJĄCY:		Inż. Andrzej Wleczorek upr. nr ZSP/1630/28979 w specjalności instalacji elektrycznych		