


n. linia napowietrzna NN
silana ze stacji nr. 3446

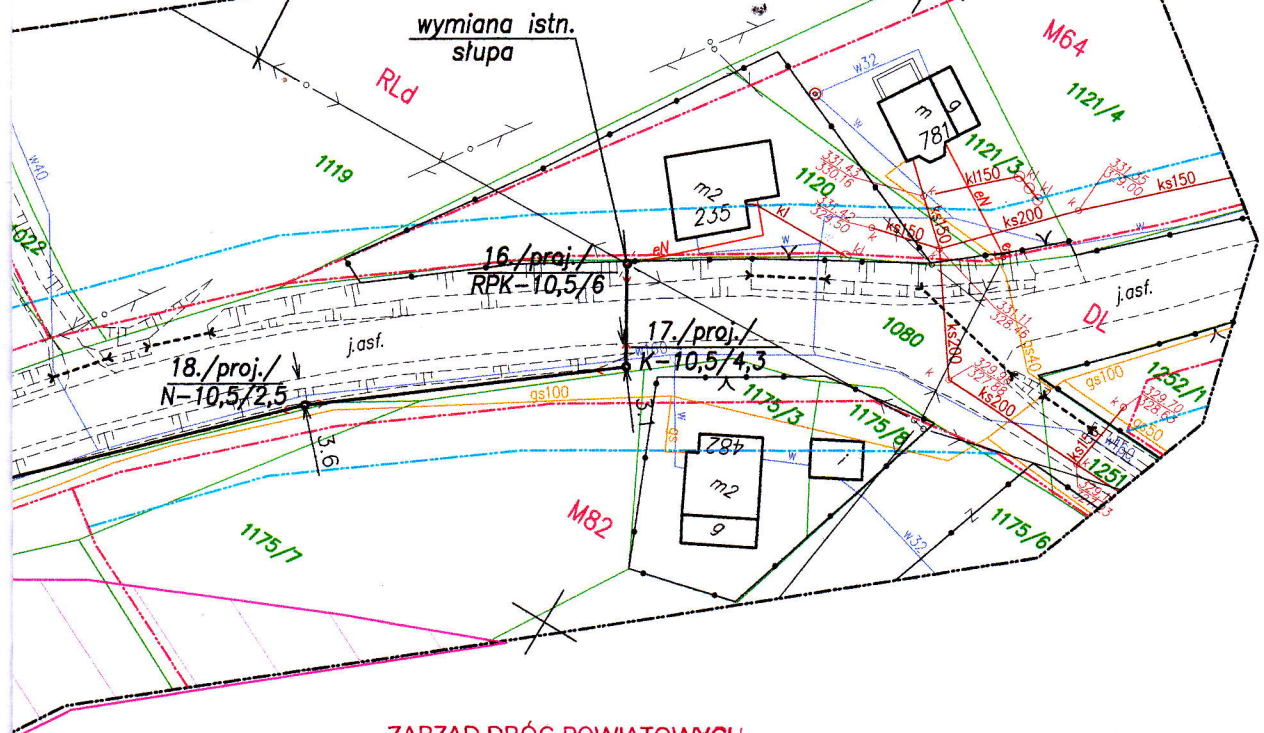

ZARZĄD DRÓG POWIATOWYCH
w Myślenicach

Załącznik do DEC 42/J1
Nr 208/V-106-5553-190/2019
z dnia 23.10.2019 r.

Z up. ZARZĄDU POWIATU

mgr inż. Jerzy Grabowski
DYREKTOR ZARZĄDU DRÓG POWIATOWYCH

powietrzna nN 0,4kV
2

energetyczny żelbetowy
światleniową uliczną

tereny o różnym przeznaczeniu MPZP

wnych

mgr inż. STANISŁAW JANIA
Projektant instalacji i Sieci Elektr.

Upr. UAN - Nr 188/89

Upr. UAN - Nr 380/89

pracownia projektowa "LiS" s.c. Kraków os. 2 Pułku Lotniczego 19/23

Nazwa inwestycji:	Budowa sieci elektroenergetycznej napowietrznej niskiego napięcia 0,4kV oświetlenia ulicznego drogi powiatowej w Głogoczowie od szkoły w kierunku Włosani
Adres inwestycji:	Głogoczów, gmina Myślenice, jedn. ewidencyjna Myślenice 120903_5, obr. ewidencyjny Głogoczów 0005, dz. nr. 1080
Inwestor:	Gmina Myślenice, 32-400 Myślenice, Rynek 8/9

projekt budowlany.	Projekt zagospodarowania terenu	skala 1:1000
projektant:	mgr inż. Stanisław Jania inż. Leszek Czaja	UAN-Upr. 188/89 UAN-Upr. 380/89 UAN-Nr 180/89 UAN-Nr 381/89
		R Y S. E2 DATA 09.2019r