


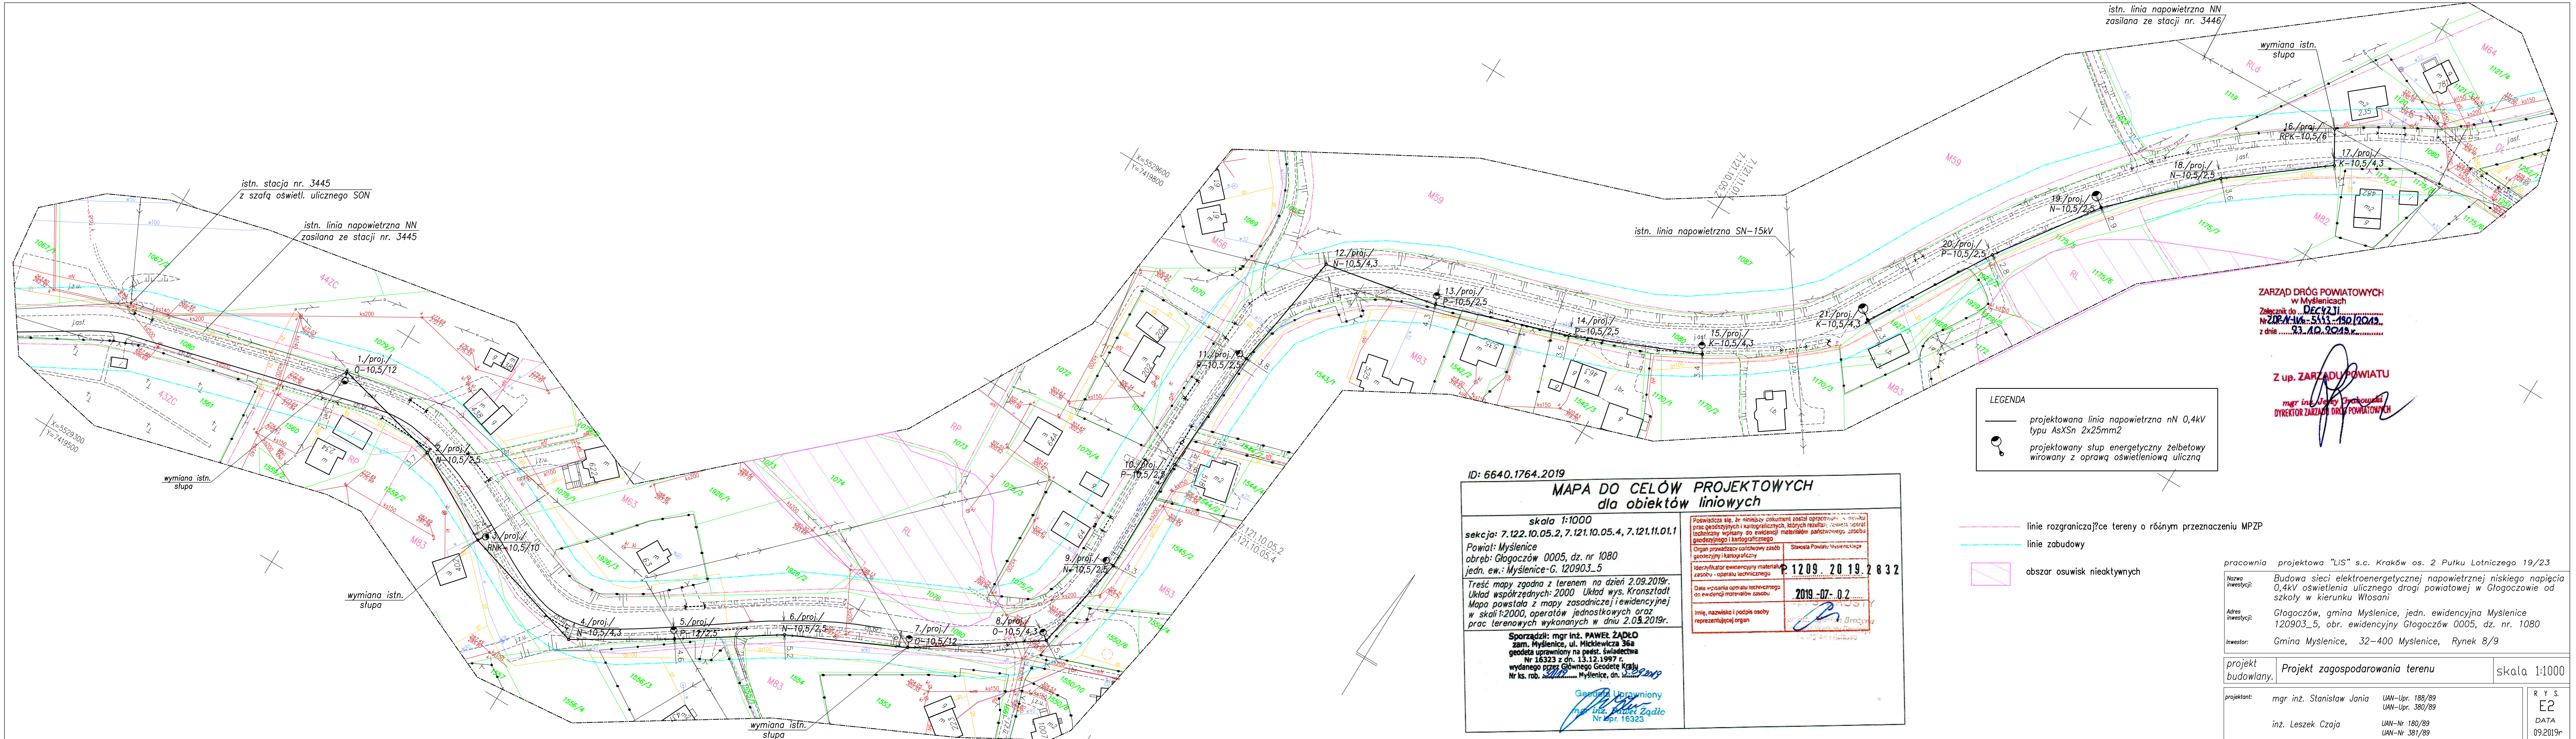

ID: 6640.1764.2019

MAPA DO CELÓW PROJEKTOWYCH dla obiektów liniowych

skala 1:1000

sekcja: 7.122.10.05.2, 7.121.10.05.4, 7.121.11.01.1

Powiat: Myślenice
obręb: Głogoczów 0005, dz. nr 1080
jedn. ew.: Myślenice-G. 120903_5

Treść mapy zgodna z terenem na dzień 2.09.2019r.
Układ współrzędnych: 2000 Układ wys. Kronsztadt
Mapa powstała z mapy zasadniczej i ewidencyjnej w skali 1:2000, operatorów jednostkowych oraz prac terenowych wykonanych w dniu 2.09.2019r.

Sporządził: mgr inż. PAWEŁ ŻADŁO
zam. Myślenice, ul. Mickiewicza 36a
geodeta uprawniony na podst. świadectwa Nr 16323 z dn. 13.12.1997 r.
wydanego przez Głównego Geodetę Kraju
Nr ks. rob. Myślenice, dn.

Geodeta Uprawniony
mgr inż. Paweł Żadło
Nr kpr. 16323

Poswiadcza się, że niniejszy dokument został opracowany na podstawie prac geodezyjnych i kartograficznych, których rezultatem jest zestawienie danych technicznych wpisanych do ewidencji materiałów państwowego zasobu geodezyjnego i kartograficznego

Organ prowadzący państwowy zasób geodezyjny i kartograficzny: Starosta Powiatu Myślenickiego

Identyfikator ewidencyjny materiału zasobu - operatu technicznego: P 1209. 20 19. 2 832

Data wpisania operatu technicznego do ewidencji materiałów zasobu: 2019-07-02

Imię, nazwisko i podpis osoby reprezentującej organ: [Podpis]

LEGENDA

- projektowana linia napowietrzna nN 0,4kV typu AsXSn 2x25mm²
- projektowany słup energetyczny żelbetowy wirowany z oprawą oświetleniową uliczną

- linie rozgraniczające tereny o różnym przeznaczeniu MPZP
- linie zabudowy
- obszar osuwisk nieaktywnych

ZARZĄD DRÓG POWIATOWYCH
w Myślenicach
Załącznik do ...
Nr ...
z dnia ...

Z up. ZARZĄDU POWIATU
mgr inż. Leszek Czaja
DYREKTOR ZARZĄDU DRÓG POWIATOWYCH

pracownia projektowa "LiS" s.c. Kraków os. 2 Pułku Lotniczego 19/23

Nazwa inwestycji: Budowa sieci elektroenergetycznej napowietrznej niskiego napięcia 0,4kV oświetlenia ulicznego drogi powiatowej w Głogoczowie od szkoły w kierunku Włosani

Adres inwestycji: Głogoczów, gmina Myślenice, jedn. ewidencyjna Myślenice 120903_5, obr. ewidencyjny Głogoczów 0005, dz. nr. 1080

Inwestor: Gmina Myślenice, 32-400 Myślenice, Rynek 8/9

projekt budowlany.	Projekt zagospodarowania terenu	skala 1:1000
projektant:	mgr inż. Stanisław Jania UAN-Upr. 188/89 inż. Leszek Czaja UAN-Upr. 380/89 UAN-Nr 180/89 UAN-Nr 381/89	RY S. E2 DATA 09.2019r