


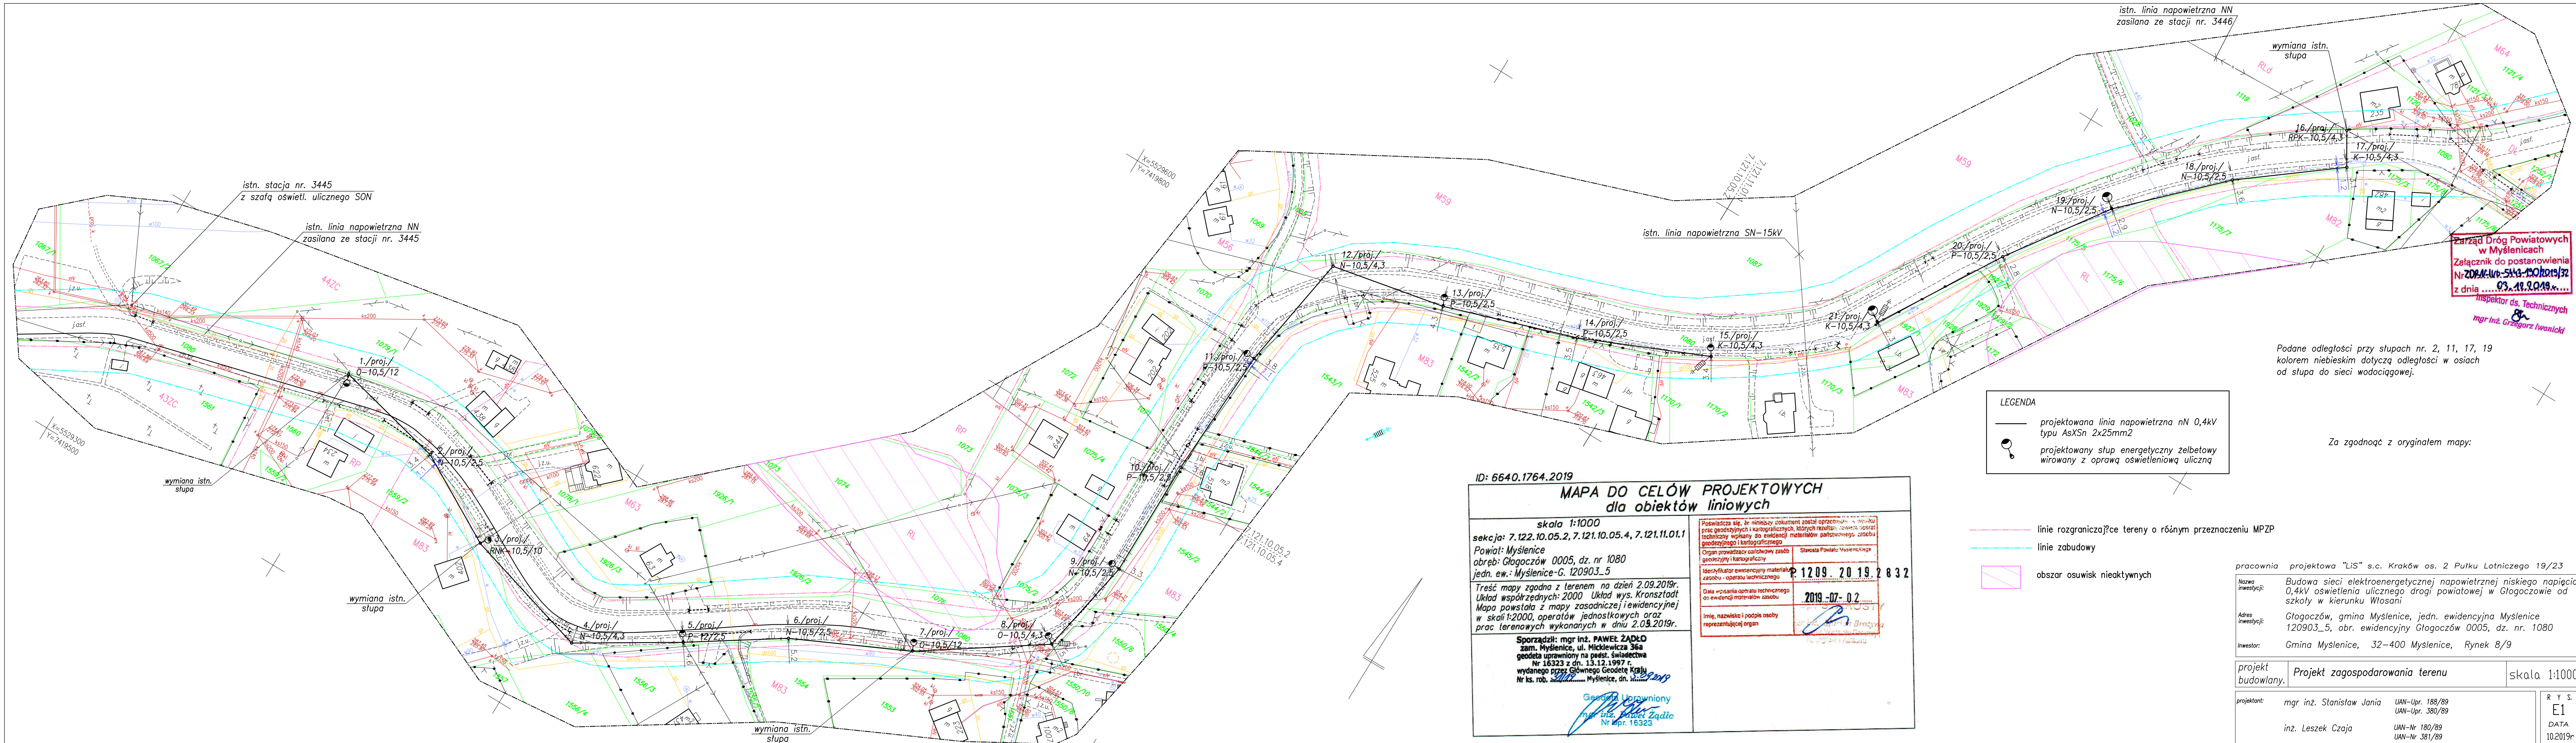

Zarząd Dróg Powiatowych
w Myślenicach
Załącznik do postanowienia
Nr 204/W.543.10.2019/32
z dnia 03.10.2019 r.
Inspektor ds. Technicznych
mgr inż. Grzegorz Iwanicki

Podane odległości przy słupach nr. 2, 11, 17, 19
kolorem niebieskim dotyczą odległości w osiach
od słupa do sieci wodociągowej.

Za zgodność z oryginałem mapy:

LEGENDA

- projektowana linia napowietrzna nN 0,4kV
typu AsXSn 2x25mm²
- projektowany słup energetyczny żelbetonowy
wirowany z oprawą oświetleniową uliczną

- linie rozgraniczające tereny o różnym przeznaczeniu MPZP
- linie zabudowy
- obszar osuwisk nieaktywnych

pracownia projektowa "LiS" s.c. Kraków os. 2 Pułku Lotniczego 19/23

Nazwa inwestycji: Budowa sieci elektroenergetycznej napowietrznej niskiego napięcia 0,4kV oświetlenia ulicznego drogi powiatowej w Głogoczowie od szkoły w kierunku Włosani

Adres inwestycji: Głogoczów, gmina Myślenice, jedn. ewidencyjna Myślenice 120903_5, obr. ewidencyjny Głogoczów 0005, dz. nr. 1080

Inwestor: Gmina Myślenice, 32-400 Myślenice, Rynek 8/9

projekt budowlany.	Projekt zagospodarowania terenu	skala 1:1000
projektant:	mgr inż. Stanisław Jania UAN-Upr. 188/89 inż. Leszek Czaja UAN-Upr. 380/89 UAN-Nr 180/89 UAN-Nr 381/89	R Y S. E1 DATA 10.2019r