


RZUT PIWNIC

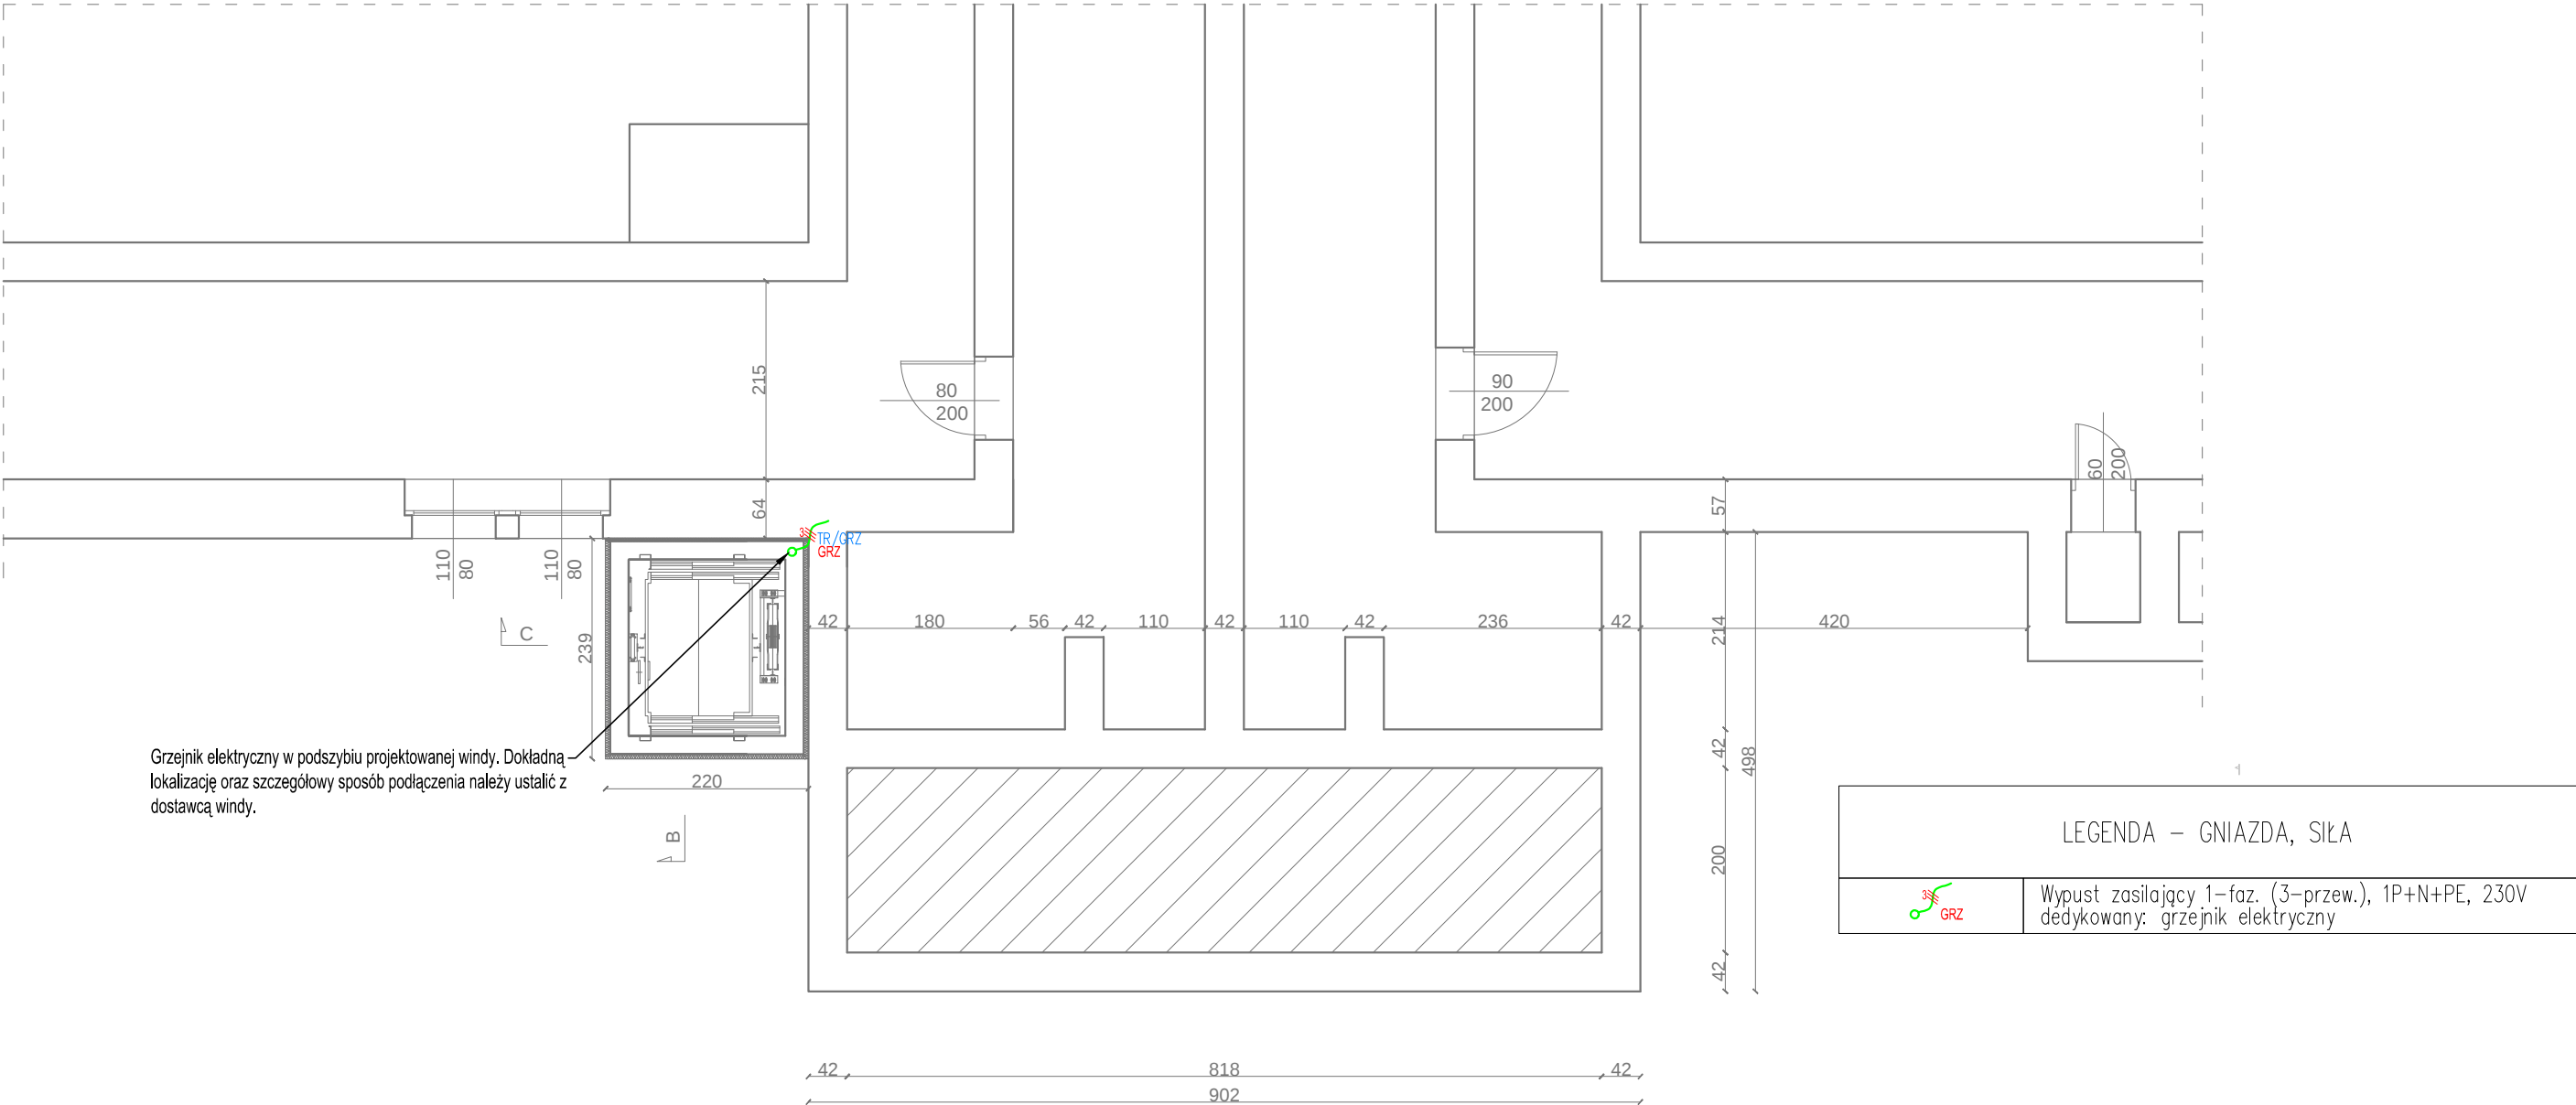


Grzejnik elektryczny w podszybiu projektowanej windy. Dokładną lokalizację oraz szczegółowy sposób podłączenia należy ustalić z dostawcą windy.

LEGENDA – GNIAZDA, SIŁA



Wypust zasilający 1–faz. (3–przew.), 1P+N+PE, 230V dedykowany: grzejnik elektryczny

LOKALIZACJA

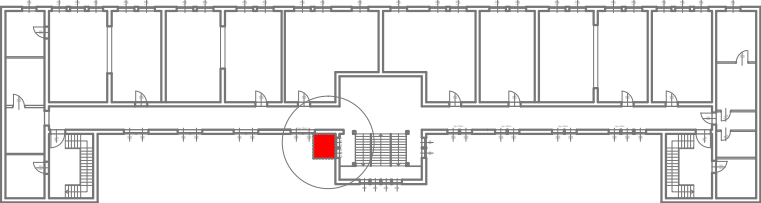

WYKONAWCA: W-POL SP. Z O.O. UL. KPT. JANIEGO 12, 44-200 RYBNIK	NAZWISKO	NR UPRAWNIEN	PODPIS I DATA
	PIOTR PIWOWOŃSKI	MAP/0109/ PWOE/04	03.02.2020r.
INWESTOR: ZESPÓŁ SZKÓŁ NR 1 IM. POWSTAŃCÓW ŚLĄSKICH W KĘDZIERZYNIE-KOŹLU	GRZEGORZ GURDZIEL	MAP/0316/ POOE/13	03.02.2020r.
ADRES INWESTYCJI: UL. SKARBOWA 2, 47-200 KĘDZIERZYN-KOŹLE			
NAZWA OPRACOWANIA: "WYKONANIE WINDY ZEWNĘTRZNEJ PRZY BUDYNKU ZESPOŁU SZKÓŁ NR 1 IM. POWSTAŃCÓW ŚLĄSKICH W KĘDZIERZYNIE-KOŹLU"			
NAZWA RYSUNKU: RZUT PIWNICY - stan projektowany			SKALA: 1:75
BRANZA ELEKTRYCZNA			NR RYS.: E.1
STADIUM DOKUMENTACJI PROJEKT WYKONAWCZY			