



RZUT I PIĘTRA

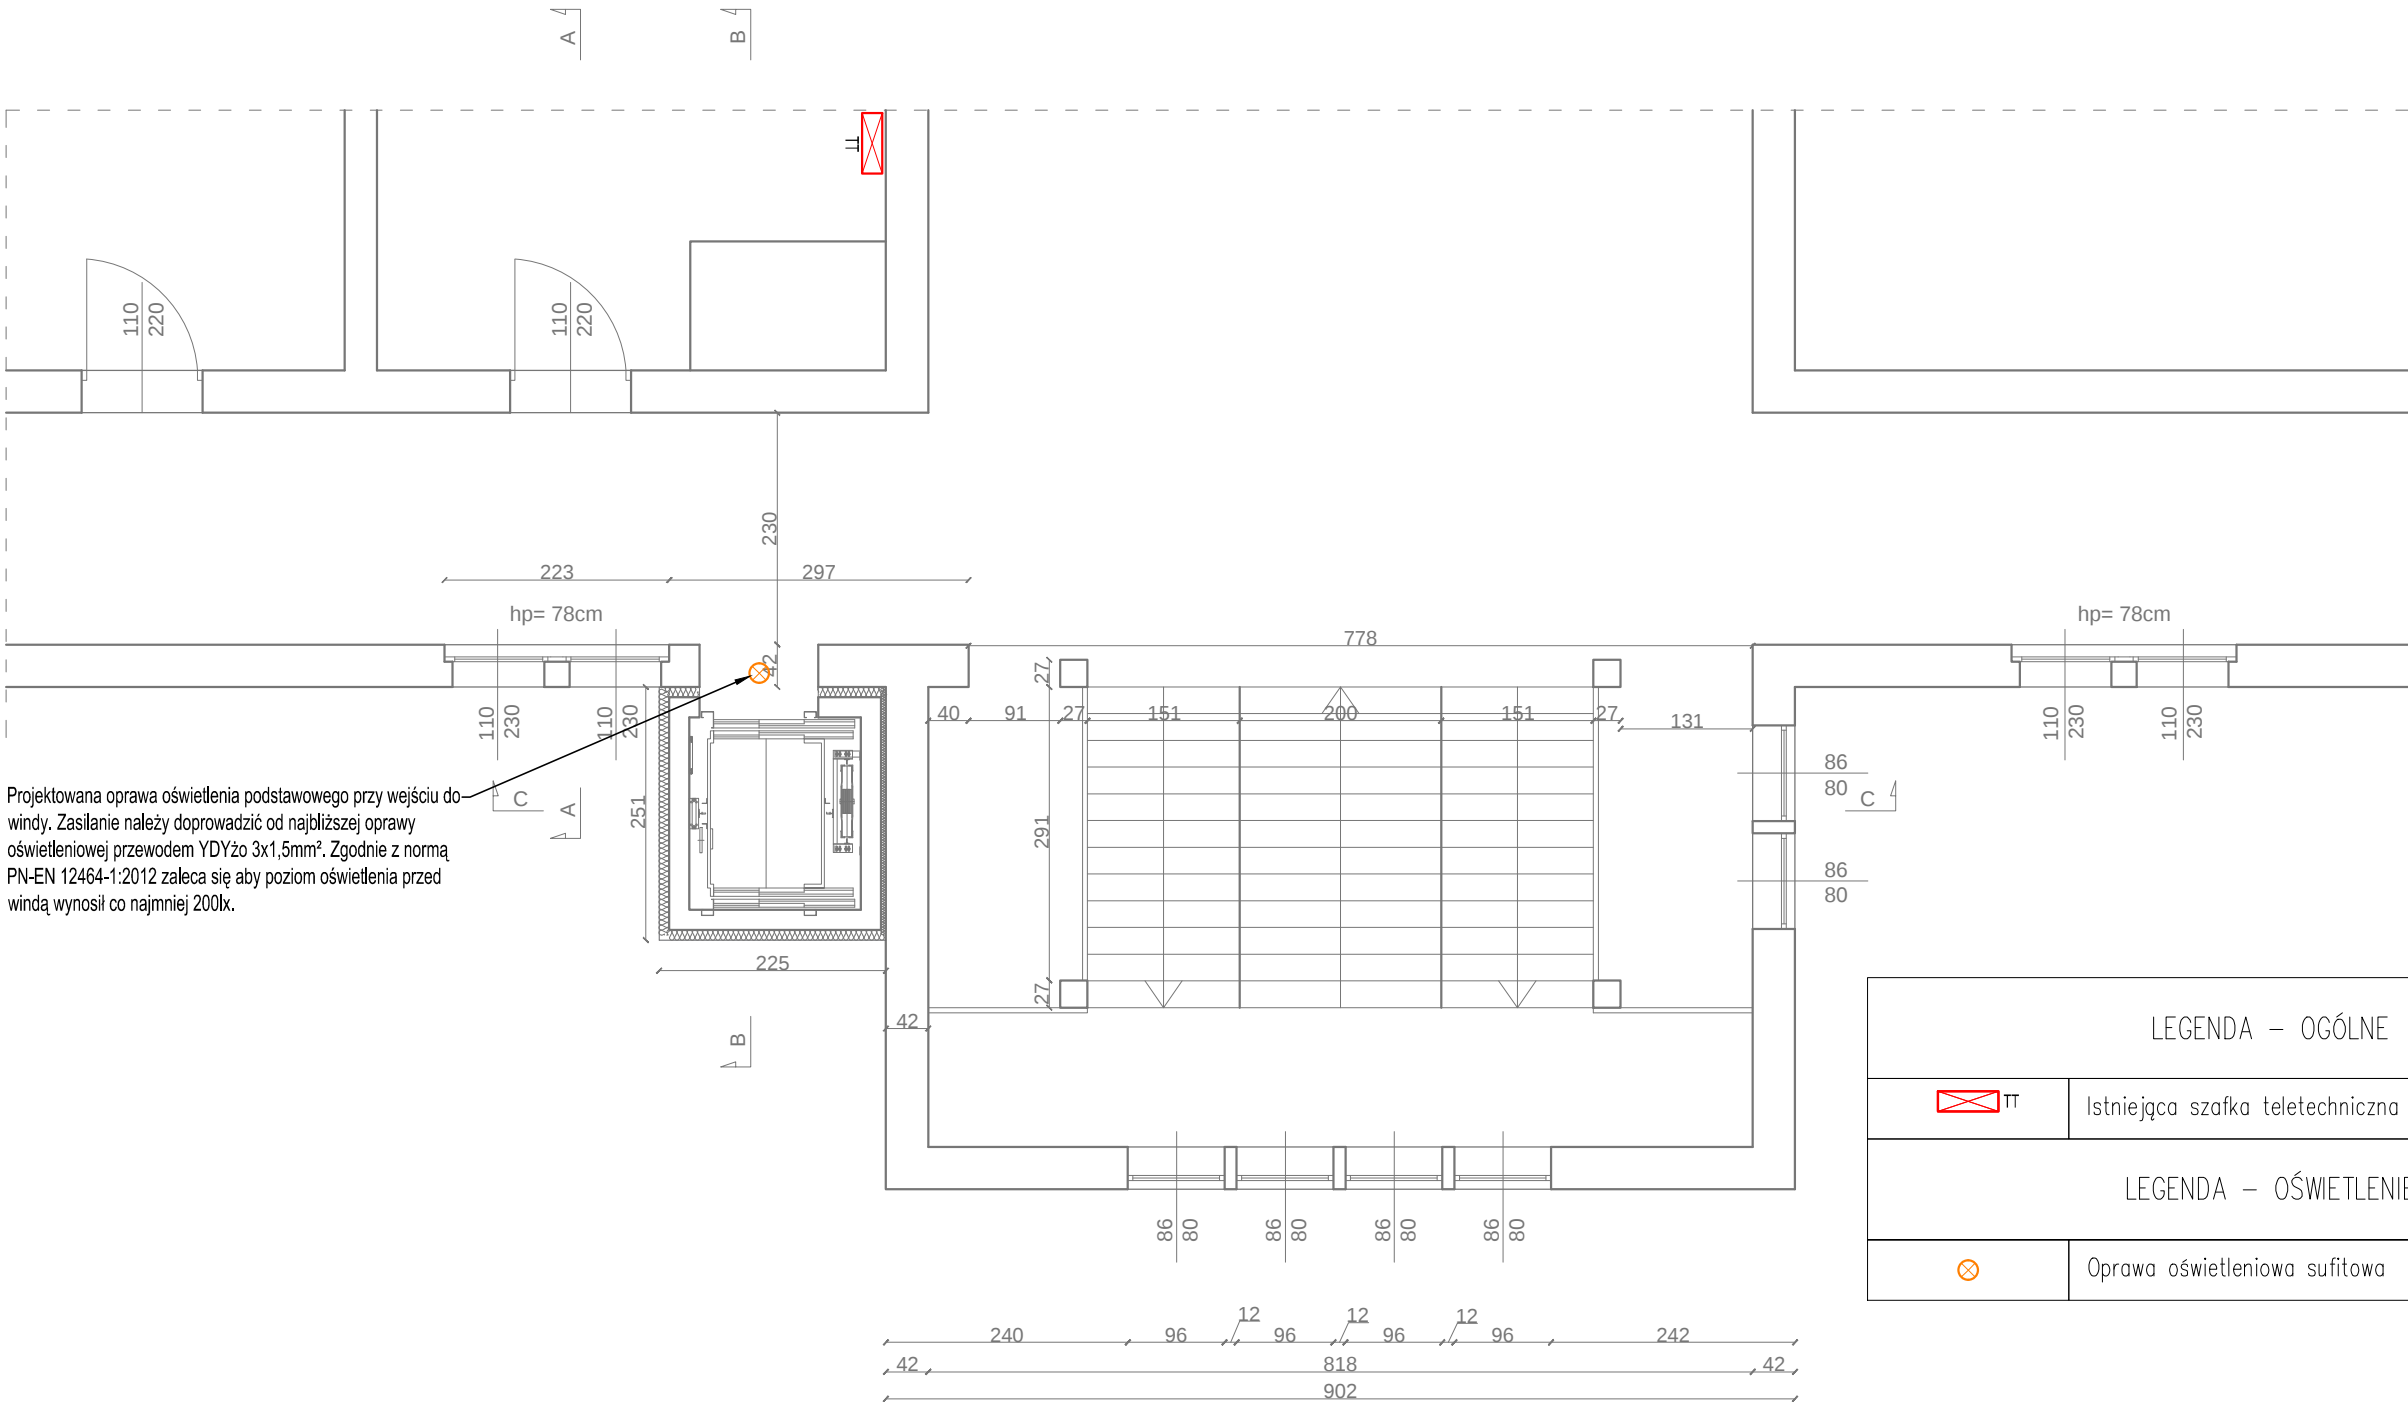

Projektowana oprawa oświetlenia podstawowego przy wejściu do windy. Zasilanie należy doprowadzić od najbliższej oprawy oświetleniowej przewodem YDYżo 3x1,5mm². Zgodnie z normą PN-EN 12464-1:2012 zaleca się aby poziom oświetlenia przed windą wynosił co najmniej 200lx.

LEGENDA – OGÓLNE	
	Istniejąca szafka teletechniczna TT
LEGENDA – OŚWIETLENIE	
	Oprawa oświetleniowa sufitowa

LOKALIZACJA

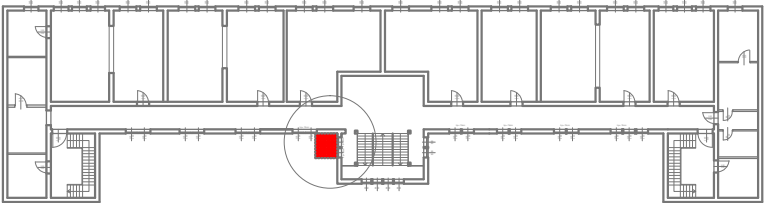

WYKONAWCA: W-POL SP. Z O.O. UL. KPT. JANIEGO 12, 44-200 RYBNIK	NAZWISKO PIOTR PIWOWOŃSKI	NR UPRAWNIEN MAP/0109/ PWOE/04	PODPIS I DATA 03.02.2020r.
	INWESTOR: ZESPÓŁ SZKÓŁ NR 1 IM. POWSTAŃCÓW ŚLĄSKICH W KĘDZIERZYNIE-KOŹLU	GRZEGORZ GURDZIEL	MAP/0316/ POOE/13 03.02.2020r.
ADRES INWESTYCJI: UL. SKARBOWA 2, 47-200 KĘDZIERZYN-KOŹLE			
NAZWA OPRACOWANIA: "WYKONANIE WINDY ZEWNĘTRZNEJ PRZY BUDYNKU ZESPOŁU SZKÓŁ NR 1 IM. POWSTAŃCÓW ŚLĄSKICH W KĘDZIERZYNIE-KOŹLU"			
NAZWA RYSUNKU: RZUT I PIĘTRA - stan projektowany			SKALA: 1:75
BRANZA ELEKTRYCZNA			NR RYS.: E.3
STADIUM DOKUMENTACJI: PROJEKT WYKONAWCZY			