



RZUT PODDASZA

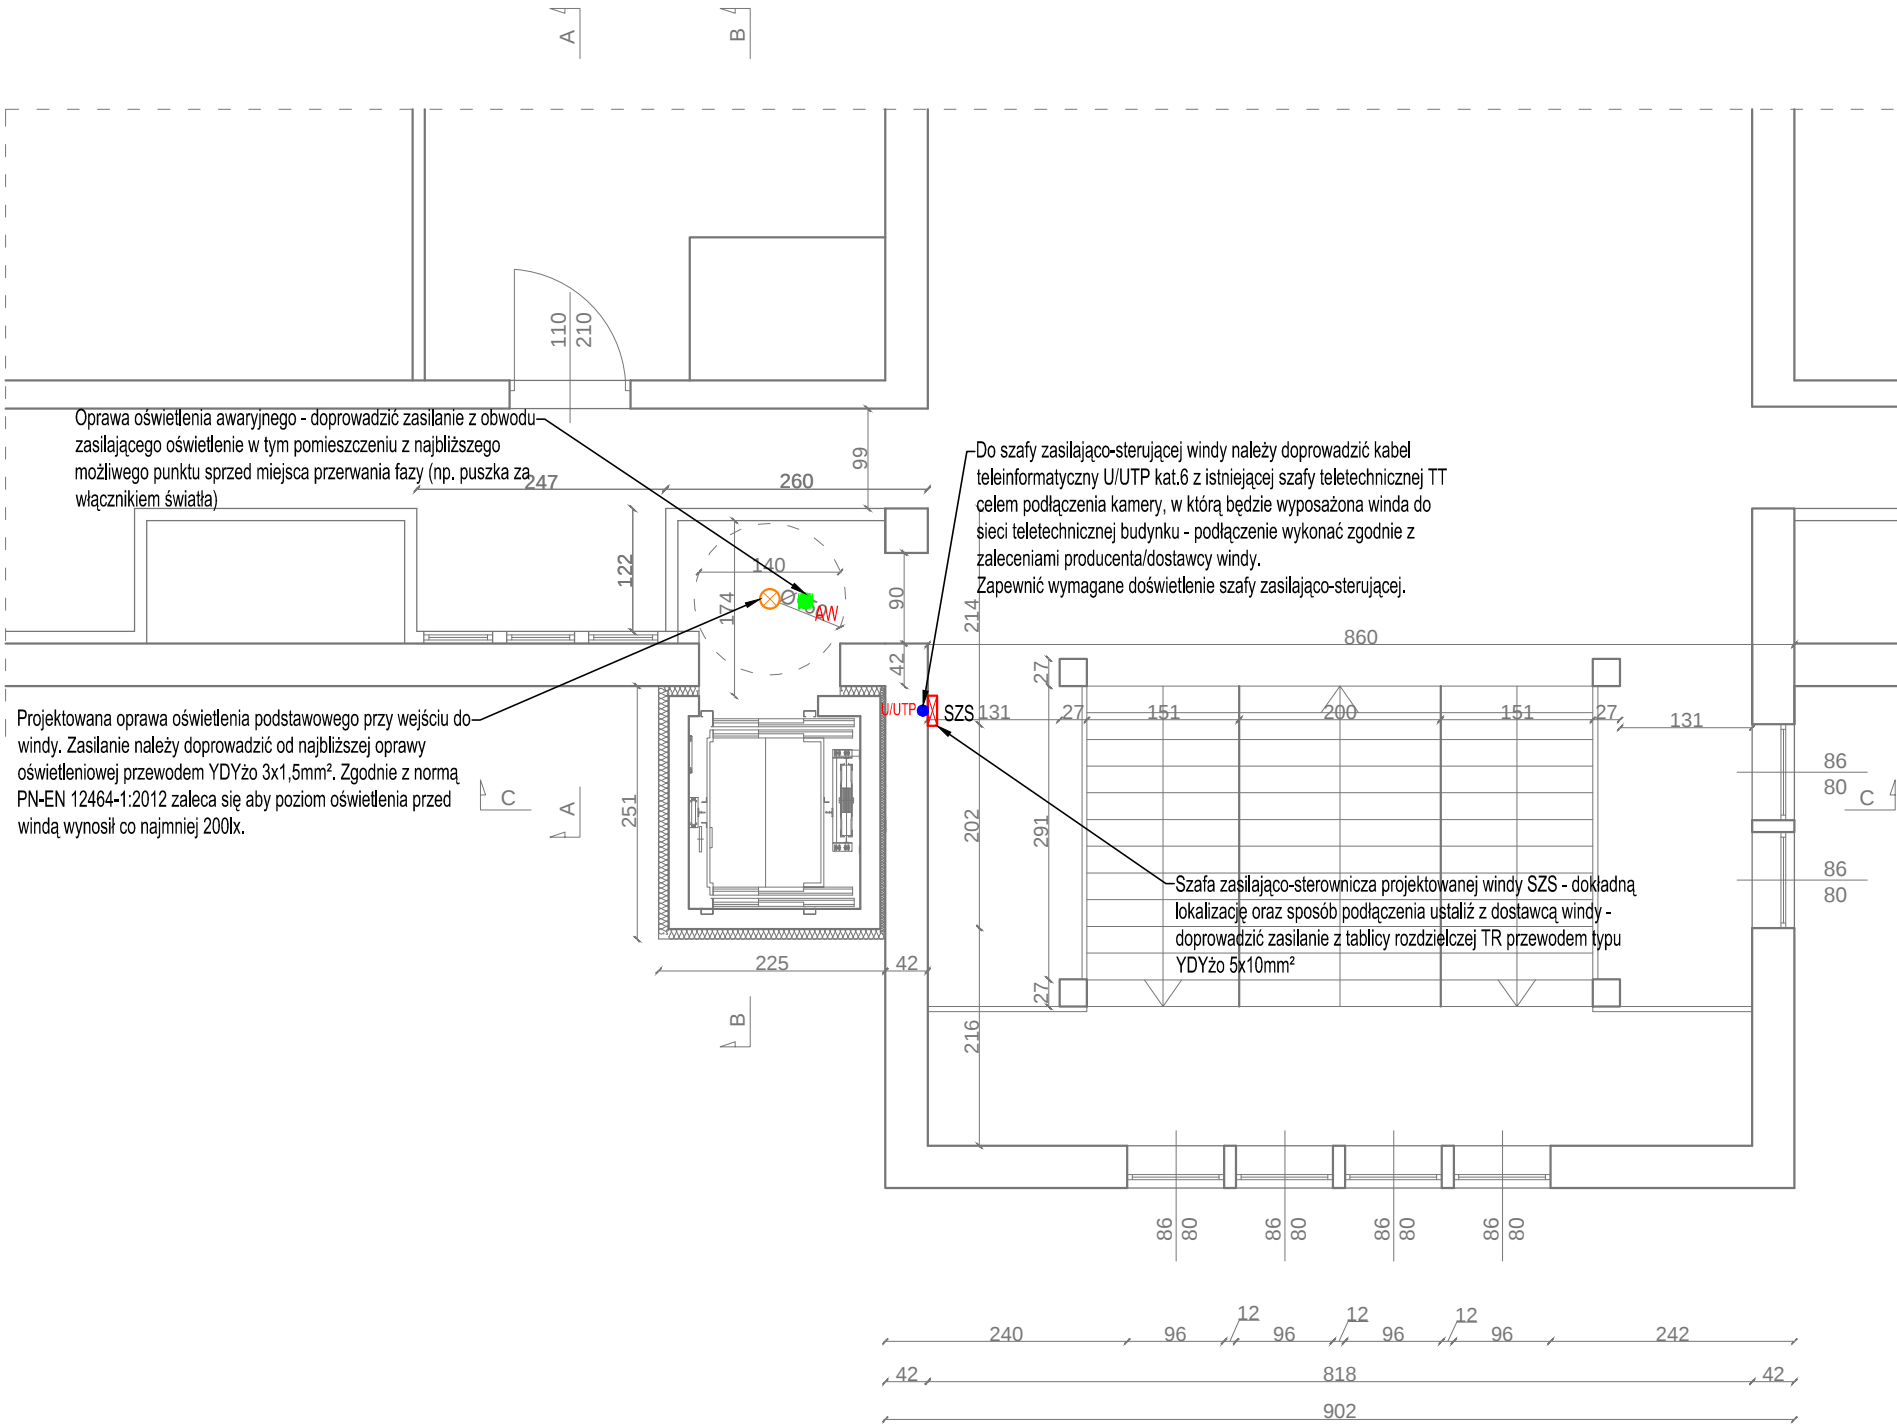

LEGENDA – OGÓLNE	
	Szafa zasilająco-sterownicza windy
LEGENDA – OŚWIETLENIE	
	Oprawa oświetleniowa sufitowa
	Oprawa oświetlenia awaryjnego z autotestem AT
LEGENDA – TELETECHNIKA	
	Wypust teleinformatyczny pojedynczy U/UTP kat.6 – wprowadzić do szafy zasilająco-sterującej windy

LOKALIZACJA

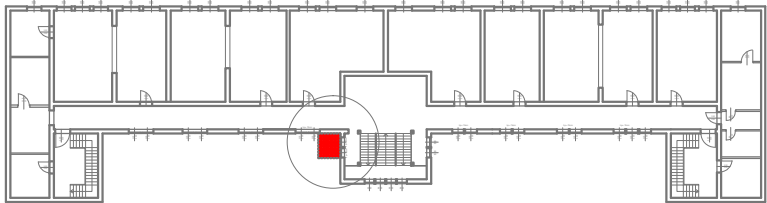

WYKONAWCA: W-POL SP. Z O.O. UL. KPT. JANIEGO 12, 44-200 RYBNIK		PROJEKTOWAŁ: PIOTR PIWOWOŃSKI	NAZWISKO	NR UPRAWNIEN MAP/0109/ PWOE/04	PODPIS I DATA 03.02.2020r.
INWESTOR: ZESPÓŁ SZKÓŁ NR 1 IM. POWSTAŃCÓW ŚLĄSKICH W KĘDZIERZYNIE-KOŹLU		SPRAWDZIŁ: GRZEGORZ GURDZIEL		MAP/0316/ POOE/13	03.02.2020r.
ADRES INWESTYCJI: UL. SKARBOWA 2, 47-200 KĘDZIERZYN-KOŹLE		OPRACOWAŁ:			
NAZWA OPRACOWANIA: "WYKONANIE WINDY ZEWNĘTRZNEJ PRZY BUDYNKU ZESPOŁU SZKÓŁ NR 1 IM. POWSTAŃCÓW ŚLĄSKICH W KĘDZIERZYNIE-KOŹLU"					
NAZWA RYSUNKU: RZUT PODDASZA - stan projektowany				SKALA: 1:75	NR RYS.: E.5
BRANŻA ELEKTRYCZNA	STADIUM DOKUMENTACJI PROJEKT WYKONAWCZY				