



RZUT DACHU

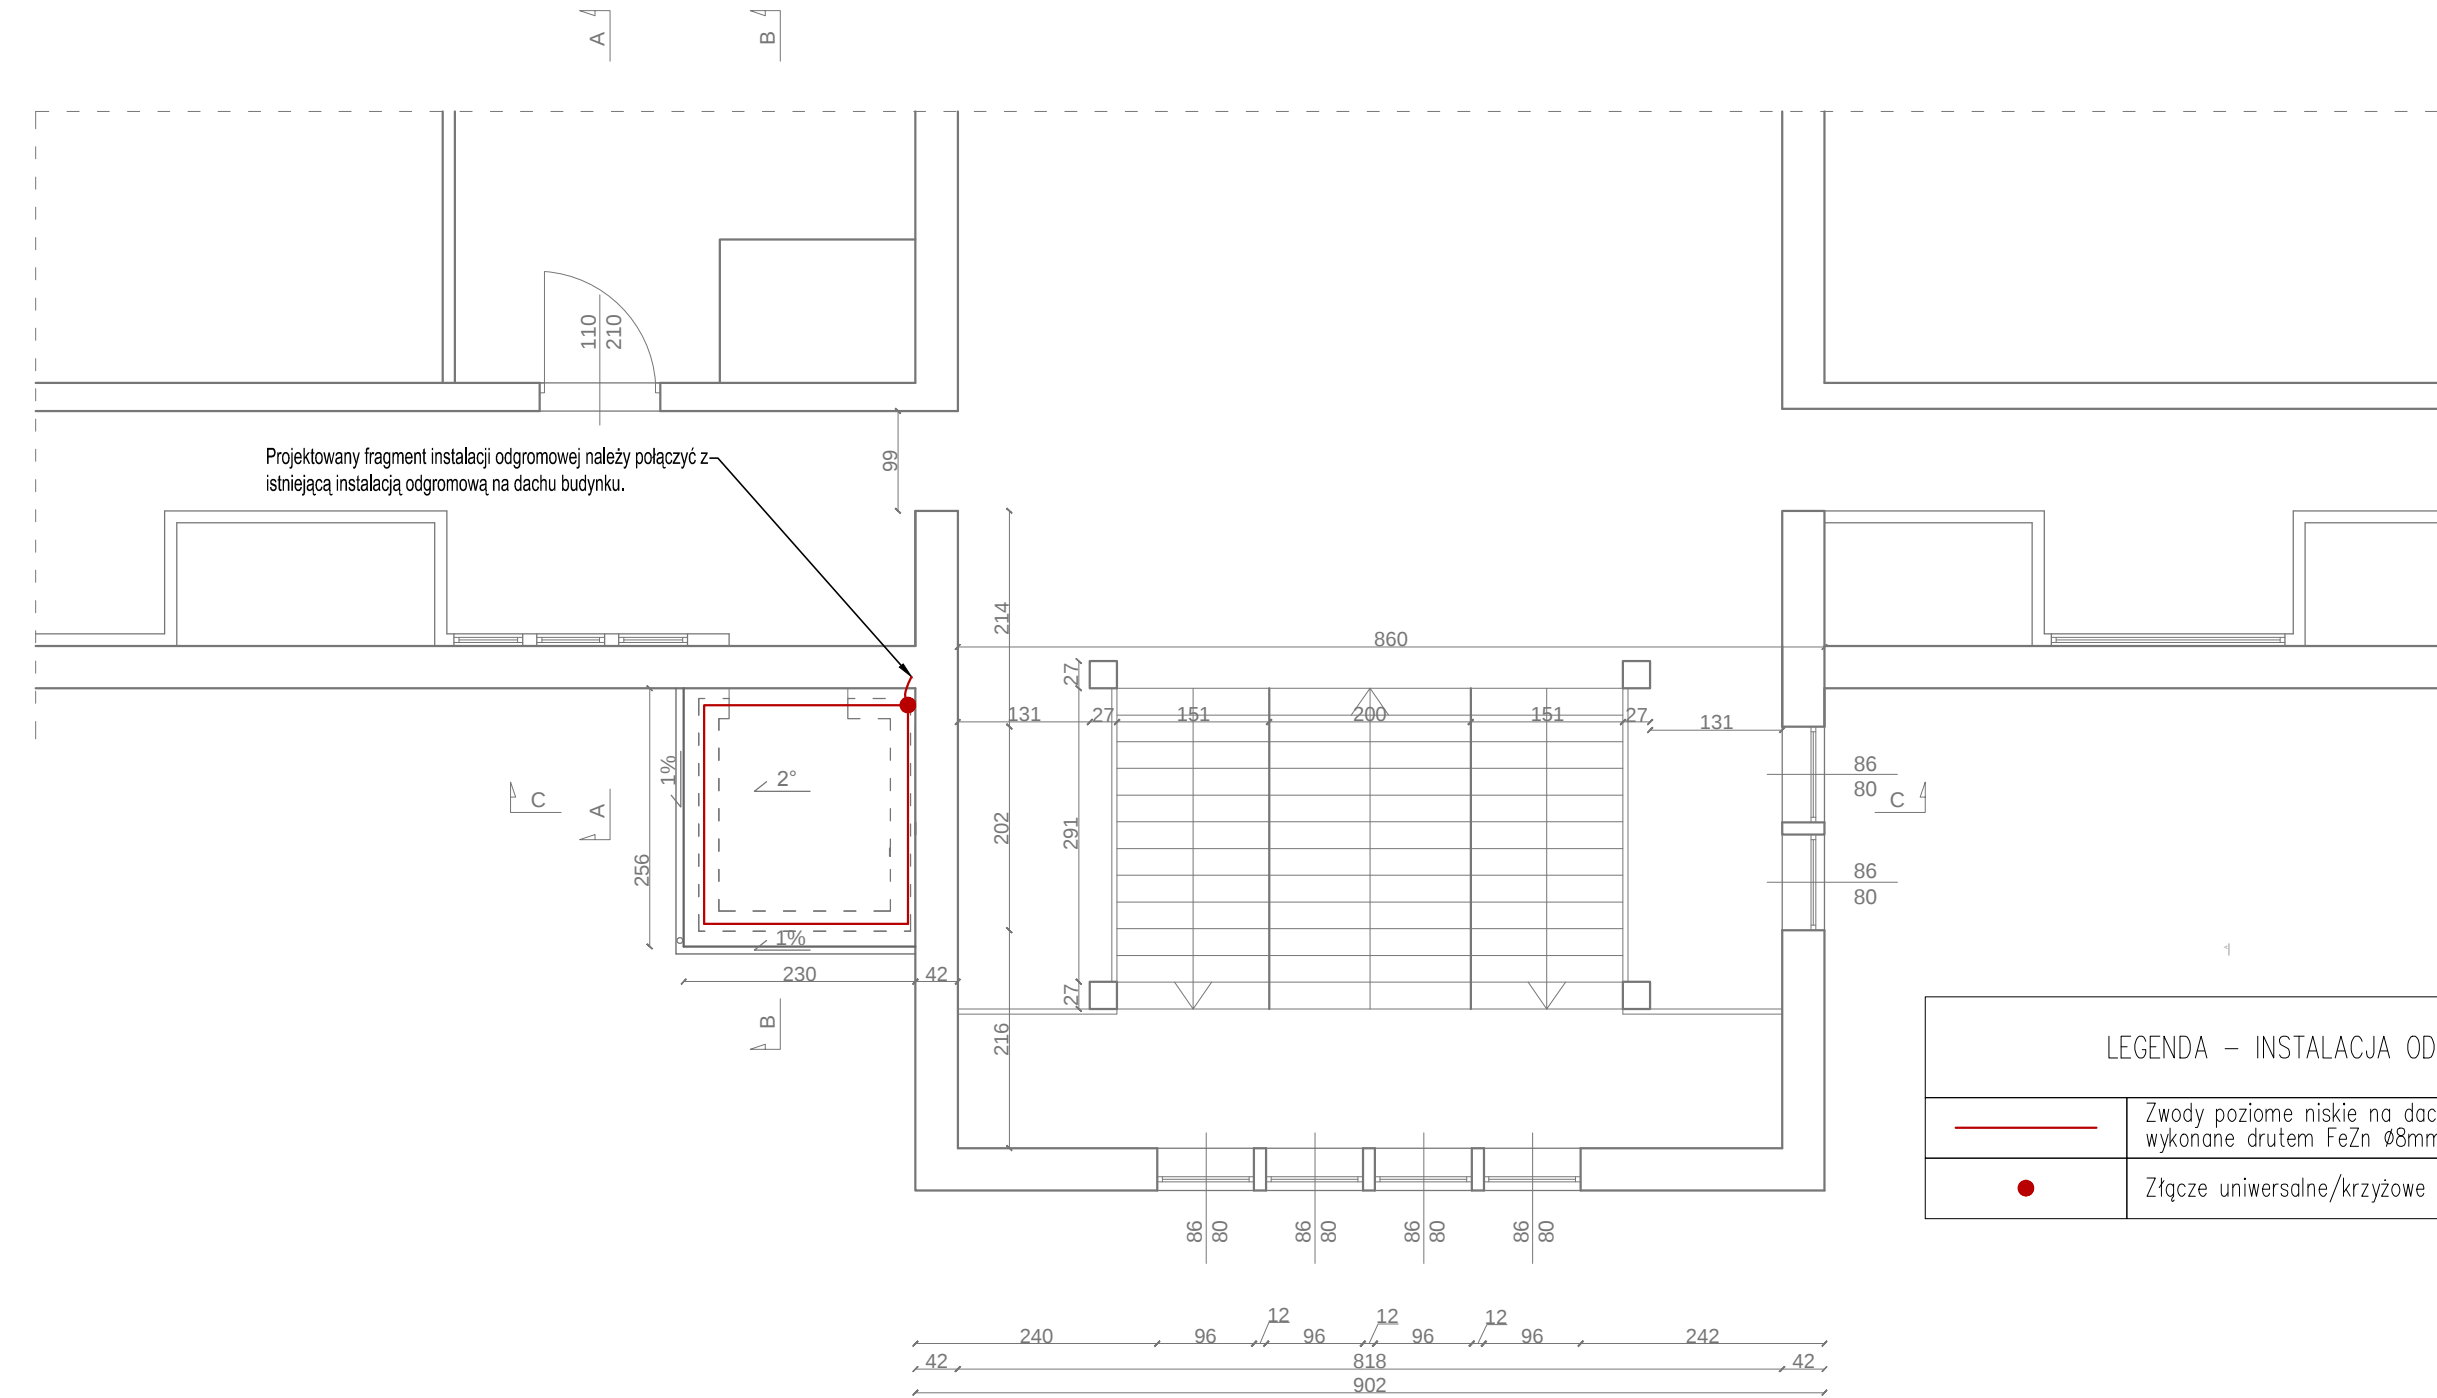

LEGENDA – INSTALACJA ODGROMOWA	
	Zwody poziome niskie na dachu konstrukcji windowej wykonane drutem FeZn Ø8mm ²
	Złącze uniwersalne/krzyżowe

LOKALIZACJA

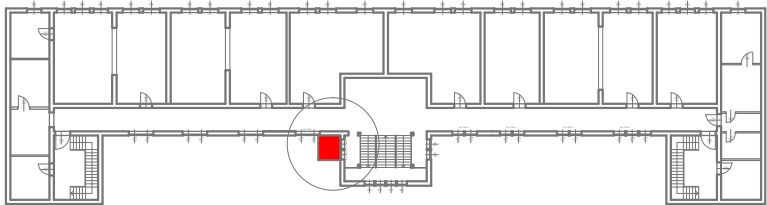

WYKONAWCA: W-POL SP. Z O.O. UL. KPT. JANIEGO 12, 44-200 RYBNIK	NAZWISKO PIOTR PIWOWOŃSKI	NR UPRAWNIEN MAP/0109/ PWOE/04	PODPIS I DATA 03.02.2020r.
	INWESTOR: ZESPÓŁ SZKÓŁ NR 1 IM. POWSTAŃCÓW ŚLĄSKICH W KĘDZIERZYNIE-KOŹLU	GRZEGORZ GURDZIEL	MAP/0316/ POOE/13 03.02.2020r.
ADRES INWESTYCJI: UL. SKARBOWA 2, 47-200 KĘDZIERZYN-KOŹLE			
NAZWA OPRACOWANIA: "WYKONANIE WINDY ZEWNĘTRZNEJ PRZY BUDYNKU ZESPOŁU SZKÓŁ NR 1 IM. POWSTAŃCÓW ŚLĄSKICH W KĘDZIERZYNIE-KOŹLU"			
NAZWA RYSUNKU: RZUT DACHU - stan projektowany			SKALA: 1:75
BRANZA ELEKTRYCZNA			NR RYS.: E.6
STADIUM DOKUMENTACJI PROJEKT WYKONAWCZY			