


LEGENDA		
	Pion kanalizacji sanitarno-odpadowej	
	Wpust deszczowy	

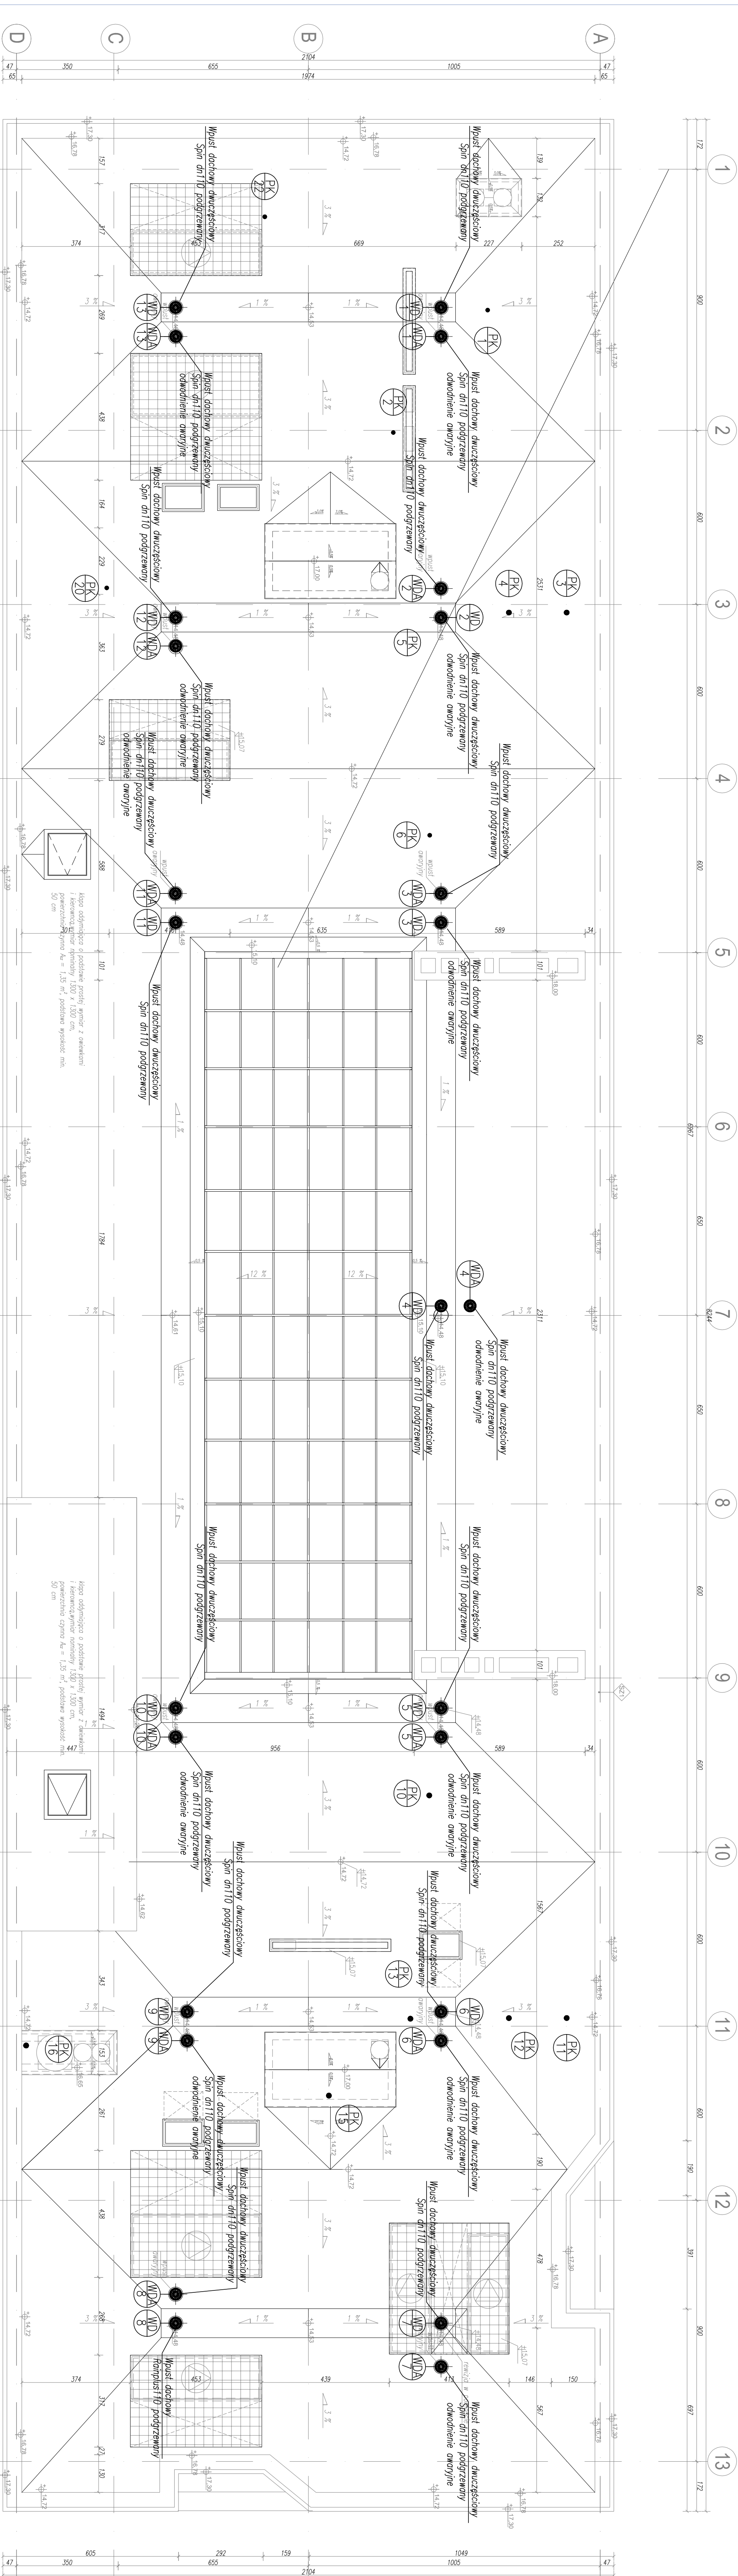

STANISŁAW KARPIEL USŁUGI ARCHITEKTONICZNE ul. Droga do Damieła 3, 34-500 Zakopane		
INWESTOR	Politechnika Krakowska im. Tadeusza Kościuszki, ul. Warszawska 24, 31-155 Kraków	
LOKALIZACJA	al. Jana Pawła II 37, dz. ew. nr 2/11/89, 21/245, obr. 6 Nowa Huta, Kraków	
INWESTYCJA	BUDOWA CENTRALI DYFUSYJNO-KANALIZACyjNO-OWOCZYSZCZAJĄCEJ TECHNOLOGII ENERGETYCZNYCH - BUDYNEK NR 2 WRAZ Z WYMIENIENIEM INSTALACJAMI ELEKTRYCZNYMI, SŁABOPRĄDOWYMI, WODOCIĄGOWYMI, KANALIZACYJNYMI, CHŁODNICZĄ, WENTYLACJĄ KLIMATYZACJĄ ORAZ INFRASTRUKTURĄ ZEWNĘTRZNĄ	
FAZA	P. BUDOWALNY	
BRANŻA	SANITARNA - INSTALACJA WODNO-KANALIZACYJNA	
PROJEKTOWAŁ	mgr inż. Sławomir Hopek	upr. bud. nr MAP/02/3/POOS/12
SPRAWDZIŁ	mgr inż. Anna Abramek	upr. bud. nr MAP/04/91/POOS/12
ZESPÓŁ PROJEKTOWY	inż. Dariusz Ciosek mgr inż. Marta Złocińska-Franczyk	DATA 08.2015f. SKALA 1:100
TEMAT RYSUNKU	RZUT DACHU	NR RYS. PB/IS/WK/06