


+ 1.78

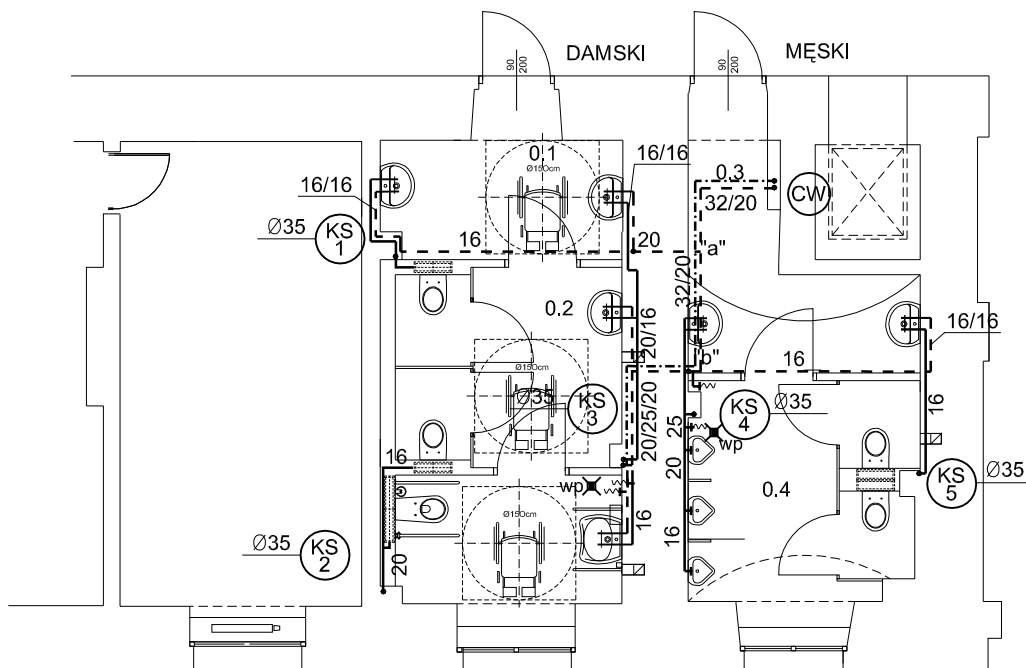

LEGENDA:

INSTALACJA PROJEKTOWANA		INSTALACJA ISTNIEJĄCA	
—	WODA ZIMNA	— w —	WODA ZIMNA
- - -	WODA CIEPŁA	- - -	WODA CIEPŁA
- · - · -	CYRKULACJA	- · - · -	CYRKULACJA
• (KS 1)	PIONY WODNY WYMIANA PO TRASIE	• (KS 1)	PIONY WODNY DO WYMIANY
		•• (CW)	PION CIEPŁEJ WODY

BIURO ARCHITEKTONICZNE KRZYSZTOF S. BIAŁKA ARCHITEKT

ul. ŁÓBZOWSKA 16 31 - 140 KRAKÓW
TEL.FAX 012/633.41.22 TEL. 012/632.69.92 TEL.KOM. 0601.54.75.03
CZŁONEK IZBY ARCHITEKTÓW NUMER EWIDENCYJNY MP-0067

ZLECENIODAWCA	POLITECHNIKA KRAKOWSKA im. TADEUSZA KOŚCIUSZKI 31-155 Kraków, ul. Warszawska 24		
TEMAT	PRZEBUDOWA TOALET W BUDYNKU W-3 (10-21)		
ADRES BUDOWY	KRAKÓW, UL.WARSZAWSKA 24, DZIAŁKA 3/12		
BRANŻA	INSTALACJA WOD – KAN		
FAZA	PROJEKT WYKONAWCZY		
TREŚĆ RYSUNKU	RZUT PARTERU – INSTALACJA WODNA		
AUTOR	inż Marek Kruczek GP IV-8388/50/77		
ZESPÓŁ	mgr inż. Grzegorz Kruczek		
DATA 06.2021	NR ZLEC. 4/2020	SKALA 1:100	S3 NR RYS.
ZASTRZĘGA SIĘ WSZELKIE PRAWA WYNIKAJĄCE Z USTAWY O PRAWIE AUTORSKIM. RYSUNEK TEN NIE MOŻE BYĆ : PRZERYŚLOWANY , ZMIENIONY LUB ODTĄPIJONY KOMUKOLWIEK BEZ PISEMNEJ ZGODY AUTORA . PODSTAWA PRAWNA : USTAWA O PRAWIE AUTORSKIM I PRAWACH POKREWNYCH Z DNIA 4.02.1994 (DZ.U.NR 24 z 1994 r. poz 83) . Autodesk Architectural Desktop 3.0, nr licencji:700-50271292			