



LEGENDA:


Pracownia objęta opracowaniem

Na drzwiach wejściowych należy umieścić znak ostrzegawczy przed promieniowaniem jonizującym zgodny ze wzorem z załącznika nr 1 do Rozporządzenia Rady Ministrów z dnia 12 lipca 2006 r. w sprawie szczegółowych warunków bezpiecznej pracy ze źródłami promieniowania jonizującego (Dz. U. z 2006 r. Nr 140, poz. 994).

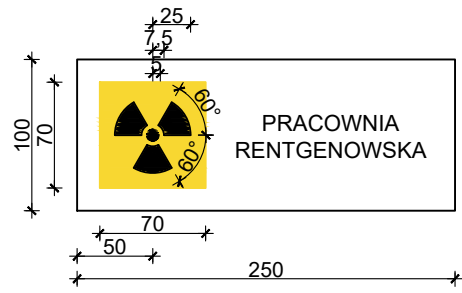

Zadanie inwestycyjne: PRZEBUDOWA POMIESZCZEŃ DLA POTRZEB ODDZIAŁU KLINICZNEGO GASTROENTEROLOGICZNEGO W BUD. NR 3, PIĘTRO VII - STRONA PÓŁNOCNA		
nazwa i adres obiektu budowlanego 10 Wojskowy Szpital Kliniczny z Polikliniką SPZOZ Ul. Powstańców Warszawy 5, 85 - 681 Bydgoszcz		
wykonawca projektu: RADPRO Sp. z o.o. Sp. k. Trzcianka 64-980, Siedlisko 77F +48 608 250 249, www.radpro.pl, kamil.kaminski@radpro.pl		
specjalność ochrona radiologiczna, imie i nazwisko projektanta	data	podpis
mgr Kamil Kamiński	11.2021r.	
tytuł opracowania DOKUMENTACJA PROJEKTOWA Z ZAKRESU OCHRONY RADIOLOGICZNEJ		
Treść Rzut piętra 7		skala 1:100 nr rysunku 01

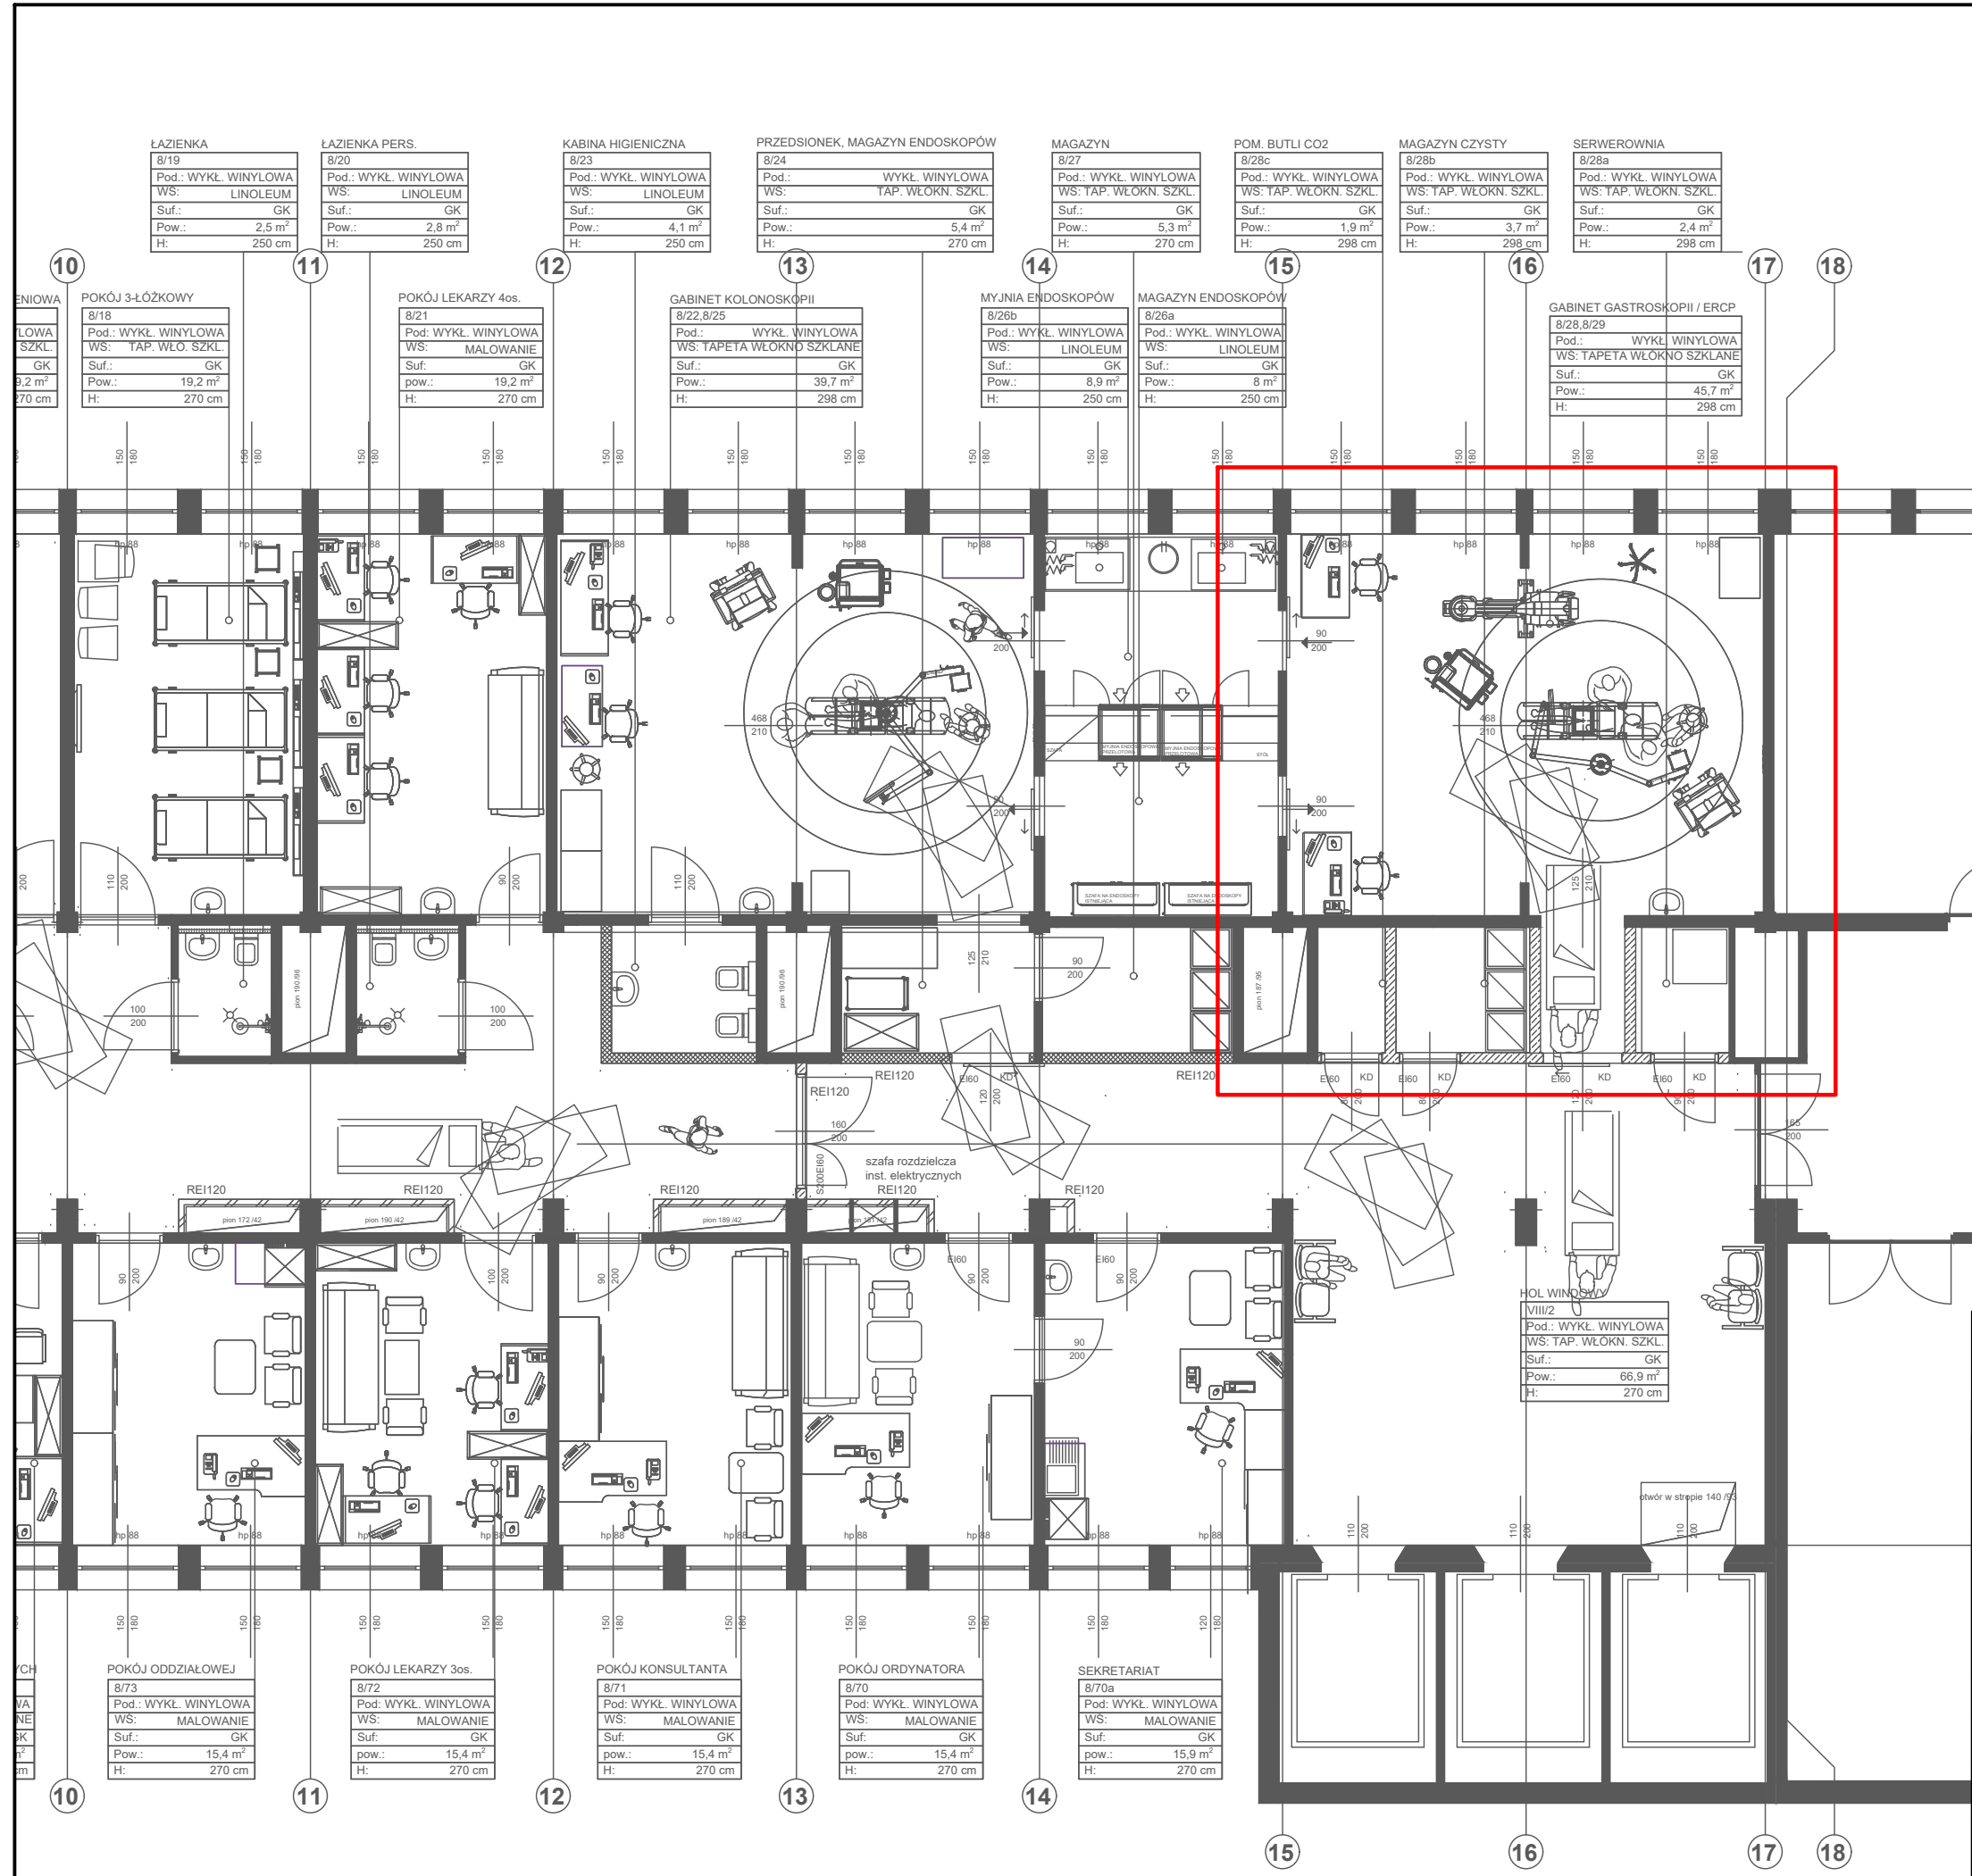

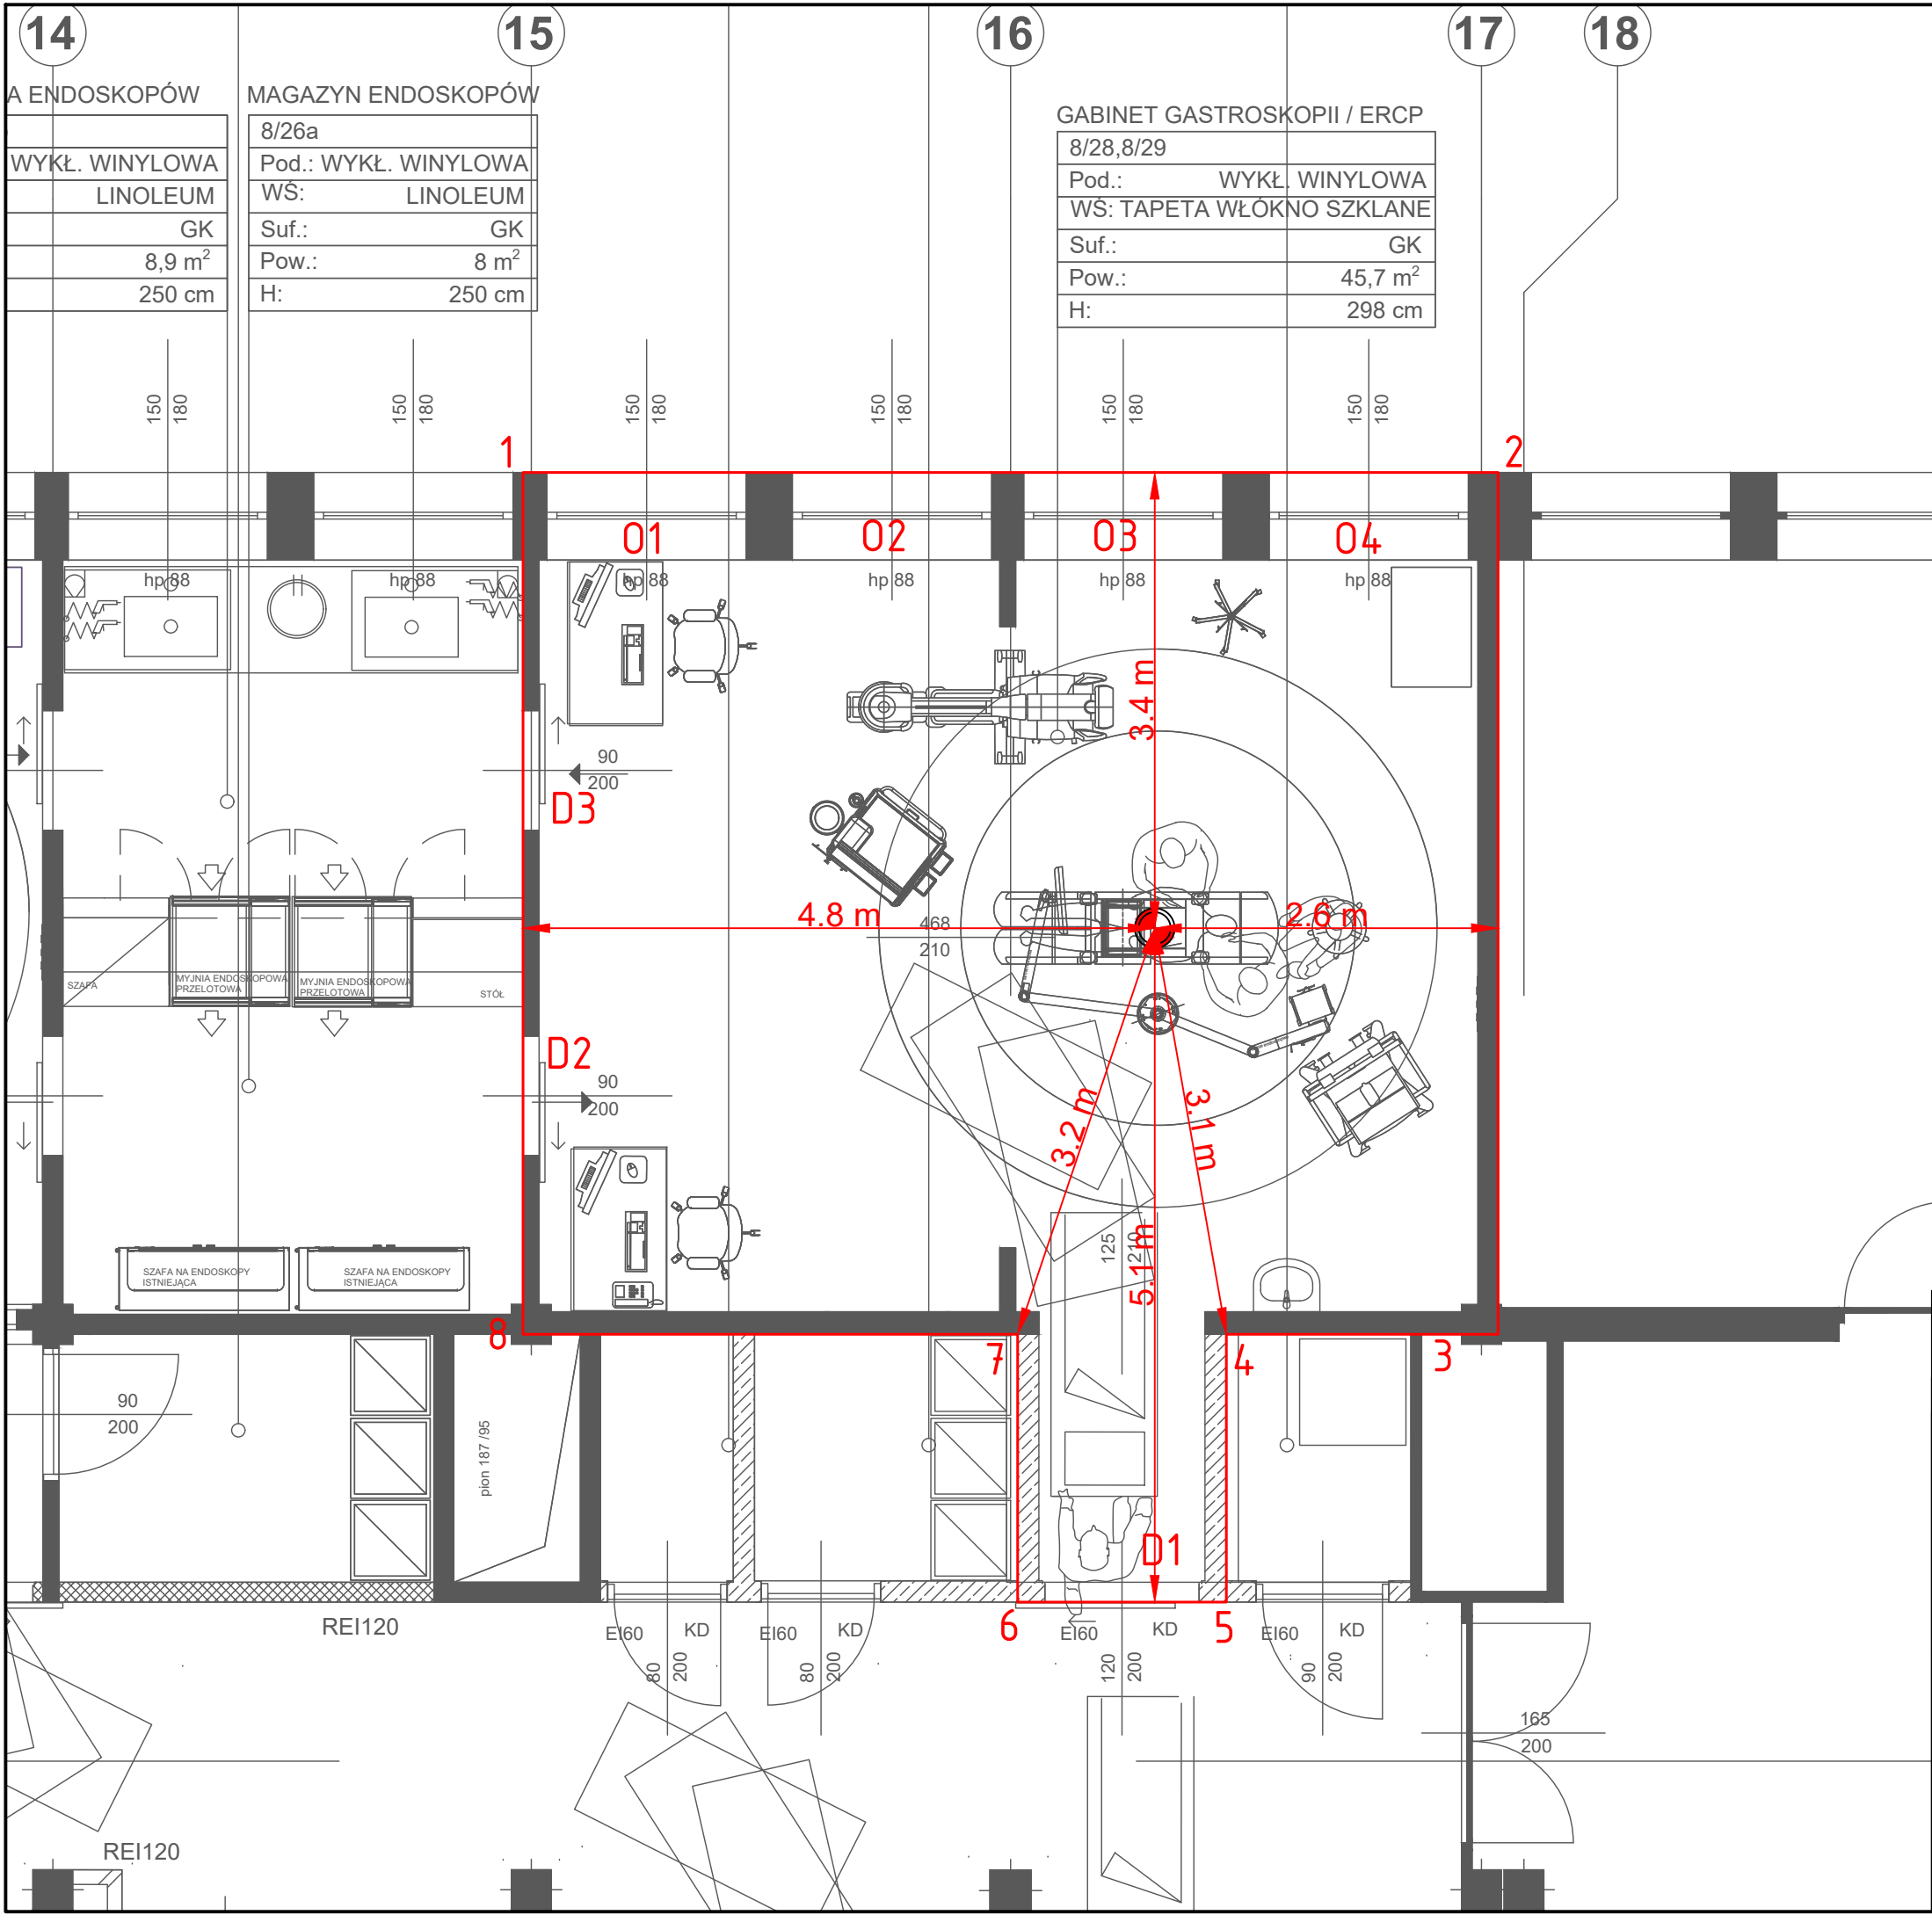

LEGENDA OZNACZEŃ NA RYSUNKU

- 1-2 OSŁONA STAŁA
- ŻRÓDŁO PROMIENIOWANIA
- ODLEGŁOŚĆ OD ŹRÓDŁA PROM. DO PUNKTU POMIAROWEGO
- OKNO
- DRZWI

Zadanie inwestycyjne: PRZEBUDOWA POMIESZCZEŃ DLA POTRZEB ODDZIAŁU KLINICZNEGO GASTROENTEROLOGICZNEGO W BUD. NR 3, PIĘTRO VII - STRONA PÓŁNOCNA		
nazwa i adres obiektu budowlanego 10 Wojskowy Szpital Kliniczny z Polikliniką SPZOZ Ul. Powstańców Warszawy 5, 85 - 681 Bydgoszcz		
wykonawca projektu: RADPRO Sp. z o.o. Sp. k. Trzcianka 64-980, Siedlisko 77F +48 608 250 249, www.radpro.pl, kamil.kaminski@radpro.pl		
specjalność ochrona radiologiczna, imie i nazwisko projektanta	data	podpis
mgr Kamil Kamiński	11.2021r.	
tytuł opracowania DOKUMENTACJA PROJEKTOWA Z ZAKRESU OCHRONY RADIOLOGICZNEJ		
Treść Punkty pomiarowe - RZUT Gabinet gastroscopii / ercp 8/28, 8/29	skala 1:50 nr rysunku 02	