


proj. 3x NA2XS(F)2Y 150/50 - 20m

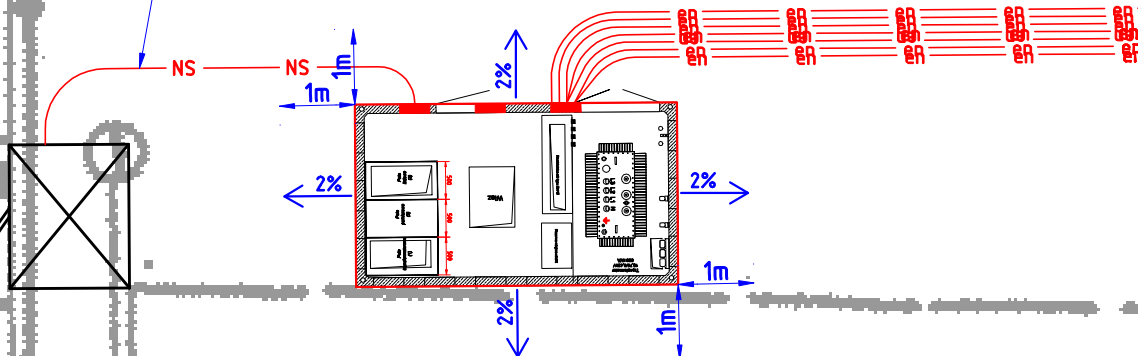

STANLUKS s.c.

Jakub Wróblewski, Tomasz Hibner

ul. Izaaka Newtona 6D/XI ptr 60-161 Poznań
tel. kom. 508 243 620, 502 720 550
NIP: 7792512592 REGON: 385245401
e-mail: biuro@stanluks.pl www.stanluks.pl

Inwestor	UNIwersytet im. Adama Mickiewicza w Poznaniu ul. H. Wieniawskiego 1; 61-712 Poznań		
Nazwa inwestycji	Budowa stacji transformatorowej wraz z liniami kablowymi SN i nN na terenie Collegium Heliodori Świącicki.		
Lokalizacja inwestycji	Poznań, ul. Grunwaldzka 6 dz. ew. nr 34/9, ark. 08, obr. 0039 Łazarz		
Treść rysunku	Zagospodarowanie terenu wokół stacji.		
Stadium	Projekt budowlany		
Branża	Elektryczna		DATA
Projektował	Jakub Wróblewski 1/19	WKP/0255/POOE/15 eloc i instalacje elektryczne	17.12.2020
Opracował			SKALA 1:500
Opracował			
Sprawdził	Tomasz Hibner	WKP/0212/POOE/19 eloc i instalacje elektryczne	
			E-1.3