


UWAGA!
WYKONAWCA ZOBOWIAZANY JEST DOKŁADNIE ZAPOZNAĆ SIĘ Z PROJEKTEM I WARUNKAMI
ISTNIEJĄCYMI NA MIEJSCU BUDOWY, A TAKŻE SPRAWDZIĆ WYMIARY
NA BUDOWIE I PRZEKAZAĆ INFORMACJE O ZMIANACH JEDNOSTCE PROJEKTOWEJ.
WSZELKIE ROBOTY MAJĄ BYĆ WYKONANE ZGODNIE Z WYMAGANIAMI OKREŚLONYMI PRZEZ
PRZEPISY I POLSKIE NORMY

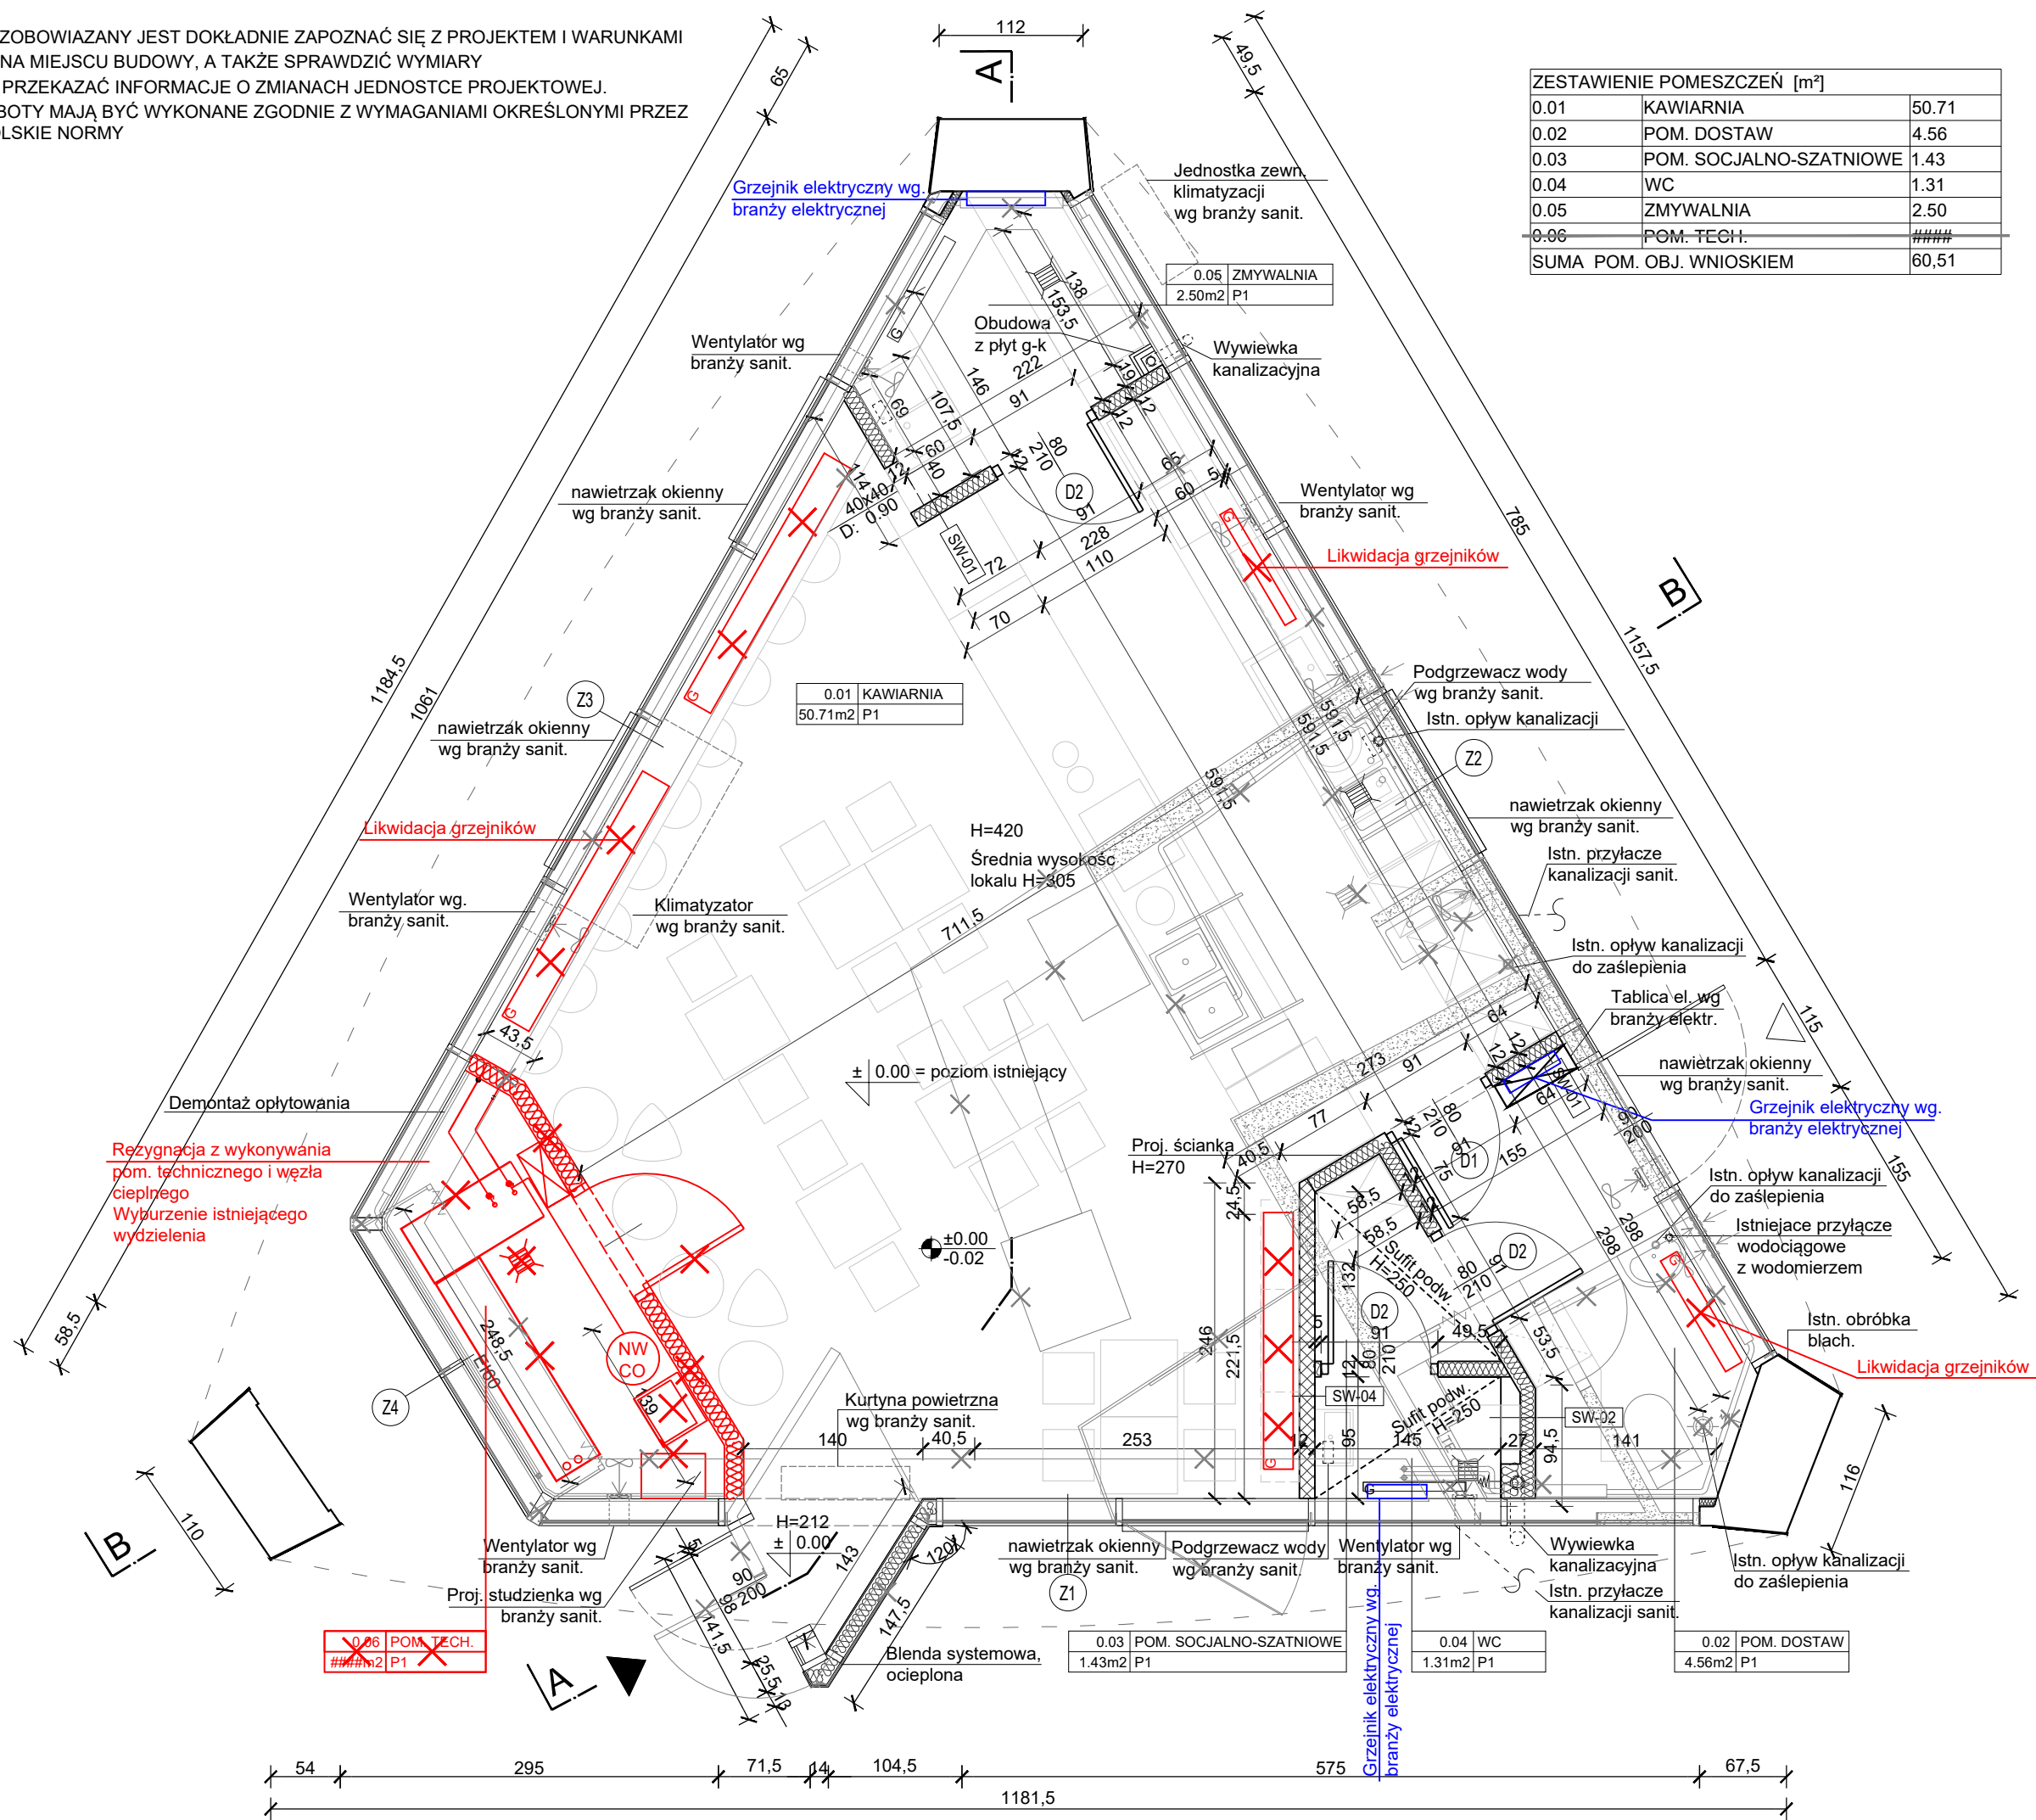

ZESTAWIENIE POMIESZCZEŃ [m²]		
0.01	KAWIARNIA	50.71
0.02	POM. DOSTAW	4.56
0.03	POM. SOCJALNO-SZATNIOWE	1.43
0.04	WC	1.31
0.05	ZMYWALNIA	2.50
0.06	POM. TECH.	####
SUMA POM. OBJ. WNIOSKIEM		60,51

- LEGENDA:
- ŚCIANY ISTNIEJĄCE
 - PROJ. ŚCIANY DZIAŁOWE MUROWANE
 - PROJ. ŚCIANY DZIAŁOWE, G-K NA KONSTRUKCJI SYSTEMOWEJ
 - ŚCIANY DO WYBURZENIA
 - ELEMENTY DO LIKWIDACJI
 - REWIZJA R-01 - NOWE ELEMENTY
 - REWIZJA R-01 - ELEMENTY DO LIKWIDACJI / REZYGNACJA Z WYKONYWANIA ELEMENTÓW
 - WEJŚCIA DO BUDYNKU GŁÓWNE / POMOCNICZE
 - OPIS PRZEGRÓD BUDOWLANYCH
 - SZEROKOŚĆ X WYSOKOŚĆ
 - DOLNA KRAWĘDZ OTWORU
 - POZIOM WYKOŃCZONY
 - POZIOM SUROWY
 - POZIOM WYKOŃCZONY = POZIOM ISTNIEJĄCY
 - WPUST KANALIZACYJNY ISTNIEJĄCY
 - WPUST KANALIZACYJNY PROJEKTOWANY
 - PION KANALIZACYJNY PROJEKTOWANY
 - ZŁĄCZKA WODY
 - WENTYLATOR WG PROJ. BRANŻY SANITARNEJ
 - PROJEKTOWANY GRZEJNIK WG BRANŻY C.O.
 - TABLICA ELEKTRYCZNA WG BRANŻY ELEKTRYCZNEJ.
 - WYSOKOŚĆ
 - WYSOKOŚĆ OTWORU
 - WYSOKOŚĆ PARAPETU

Nr rewizji	Data	Opis
R-01	2024-05-29	Wykonanie nowej płyty posadzkowej wraz z dociepleniem. Rezygnacja z pomieszczenia technicznego- ZMIANY NIEISTOTNE ZGODNIE Z ART. 36a USTAWY PRAWO BUDOWLANE NANIESIONO NA RYSUNKACH PROJEKTU BUDOWLANEGO

Jedn. projektowa: TEKTONIKAARCHITEKCI Sp. z o.o. Sp.k. TEL./FAX: (12) 412 48 14, www.tektonika.eu.pl		31-144 KRAKÓW, ul. BISKUPIA 14/10	
Inwestor: POLITECHNIKA KRAKOWSKA im. Tadeusza Kościuszki ul. Warszawska 24, 31-155 Kraków		Faza proj: PB/PW	
Temat: "Przebudowa i remont budynku W-5 (10-33) „Bar Łupinka” wraz z instalacjami wewnętrznymi: sanitarną, elektryczną, c.o., wentylacji mechanicznej i klimatyzacji oraz przebudową węzła ciepłego, na terenie kampusu Politechniki Krakowskiej przy ul. Warszawskiej 24 w Krakowie, zlokalizowanym na działce nr 3/12, obr. 118, Śródmieście."		Rysunek: RZUT	
Nr rys: A-01 R-01			
Branża:	ACRHITEKTURA	Nr uprawnień:	Podpis:
Główny projektant:	mgr inż. arch. SŁAWOMIR FLORKIEWICZ	MPOIA/031/2003	
Opracował:	mgr inż. arch. IZABELA KISIELEWSKA-KOWALKIEWICZ		
Sprawdzający:	mgr inż. arch. AGNIESZKA FLORKIEWICZ	MPOIA/017/2003	
		Skala: 1:50	
		Data: 2017	
		PAŹDZIERNIK	