


Sekcje mapy: 6.224.25.06.2.1; 6.224.25.01.4.3; 6.224.25.06.2.2; 6.224.25.01.4.4
Układ współrzędnych: 2000/6 Układ odniesienia: PL-EVRF2007-NH
ID: PND.6640.63.2025

W zakresie opracowania mapa aktualna na dzień 17.01.2025 r. Mapę sporządzono bez badania obciążeń w postaci służebności gruntowych.
W zakresie opracowania występują projektowane urządzenia techniczne - zgodnie z treścią mapy.

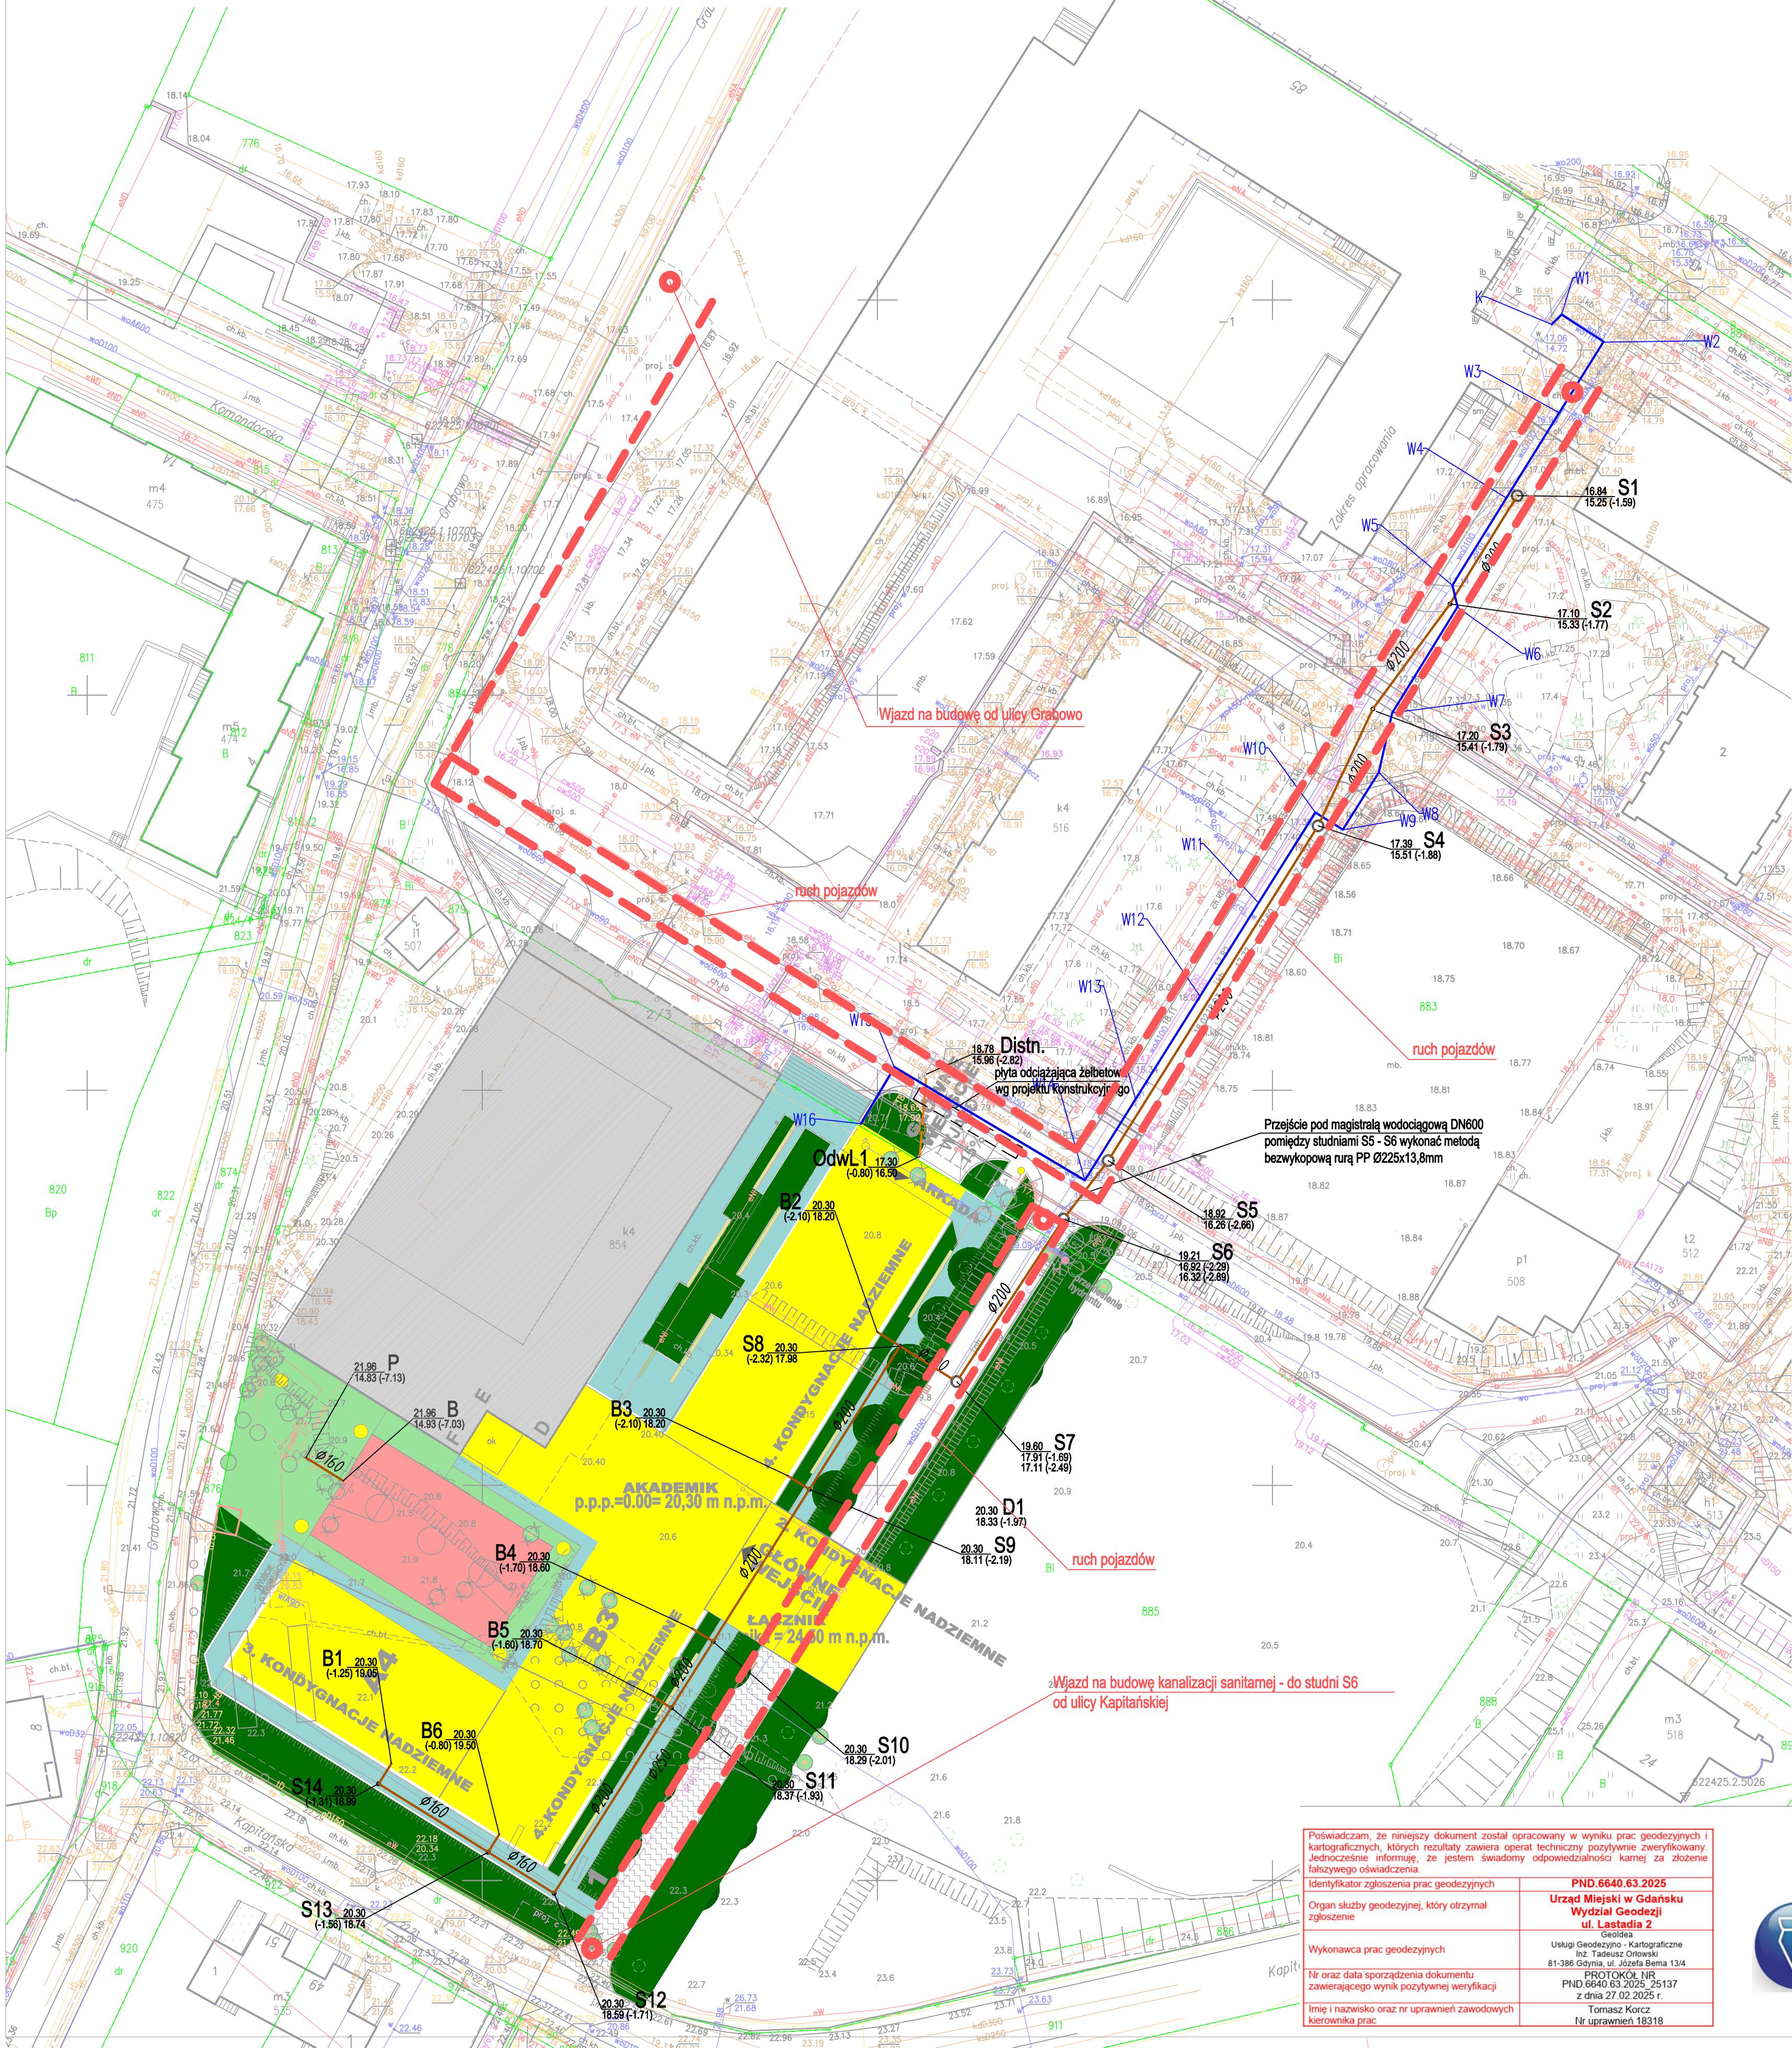

LEGENDA:

- B ZAKRES OPRACOWANIA ETAP II
- ISTNIEJĄCA ZABUDOWA
- HALA SPORTOWA ETAP I
- PROJEKTOWANY AKADEMIK ETAP II
- ROZBIÓRKA
- ISTNIEJĄCE OGRODZENIE DO REMONT
- PRZEBUDOWA ISTNIEJĄCEJ DROGI
- PROJEKTOWANE CIĄGI PIESZO- JEZDN
- PROJEKTOWANE CIĄGI PIESZE
- PROJEKTOWANA ZIELEŃ NISKA
- DRZEWA ISTNIEJĄCE
- DRZEWA DO WYCINKI
- DRZEWA DO NASADZEŃ
- ŻYWOPLÓT DO NASADZEŃ
- OBOWIĄZUJĄCE LINIE ZABUDOWY
- NIEPRZEKACZALNE LINIE ZABUDOWY
- OBOWIĄZUJE KOMPOZYCJA SYMETRY W STREFACH B2 I B4 WZDŁUŻ OSI KONA
- OBOWIĄZUJE KOMPOZYCJA SYMETRYC W STREFACH B4 WZDŁUŻ OSI KOMPOZ
- GRANICA ZESPÓŁU ZABYTKOWEGO W
- H HYDRANTY ZEWNĘTRZNE
- OŚWIETLENIE ZEWNĘTRZNE
- STREFA REKREACJI I WAWCZKI
- TYMCZASOWE KONTENERY DO LIKWID

- INSTALACJA KANALIZACJI DESZCZOWEJ PCV200
- PROJ. INSTALACJA KANALIZACJI SANITARNEJ PVC DN160-200
- PROJ. INSTALACJA WODOCIĄGOWA DN110

Powiadzam, że niniejszy dokument został opracowany w wyniku prac geodezyjnych i kartograficznych, których rezultaty zawiera operat techniczny pozytywnie zweryfikowany. Jednocześnie informuję, że jestem świadomy odpowiedzialności karnej za złożenie fałszywego oświadczenia.

Organ służby geodezyjnej, który otrzymał zgłoszenie

Wykonawca prac geodezyjnych

Nr oraz data sporządzenia dokumentu zawierającego wynik pozytywny weryfikacji

Imię i nazwisko oraz nr uprawnień zawodowych kierownika prac



PND.6640.63.2025
Urząd Miejski w Gdańsku
Wydział Geodezji
ul. Lastedia 2
Geoida
Usługi Geodezyjno-Kartograficzne
inż. Tadeusz Orłowski
81-386 Gdynia, ul. Józefa Bema 13/4
PND.6640.63.2025_25137
z dnia 27.02.2025 r.
Tomasz Korcz
Nr uprawnień 18318



Signed by /
Podpisano przez
Tomasz Korcz

Date / Data:
2025-02-27

1014-2020	SKALA 1:500
INWESTOR: UNIWERSYTET MORSKI ul. Morska 81-87 81-225 Gdynia	NR RYS. S1
INWESTYCJA: PROJEKT INSTALACJI ZEWNĘTRZNEJ WODOCIĄGOWEJ, KANALIZACJI SANITARNEJ DLA AKADEMII MORSKIEGO UNIWERSYTETU MORSKIEGO W Gdyni przy ul. Morskiej 81-87 na dz. nr 883, 885 obręb 0116 Grabówek	DATA 02.2021
BRANŻA: SANITARNA	
PZT INSTALACJE WOD-KAN ZEWNĘTRZNE	
PROJEKTANT: mgr inż. Zbigniew Korona upr. nr PCMO43PW65616 w specjalności sanitarnej do projektowania bez ograniczeń	

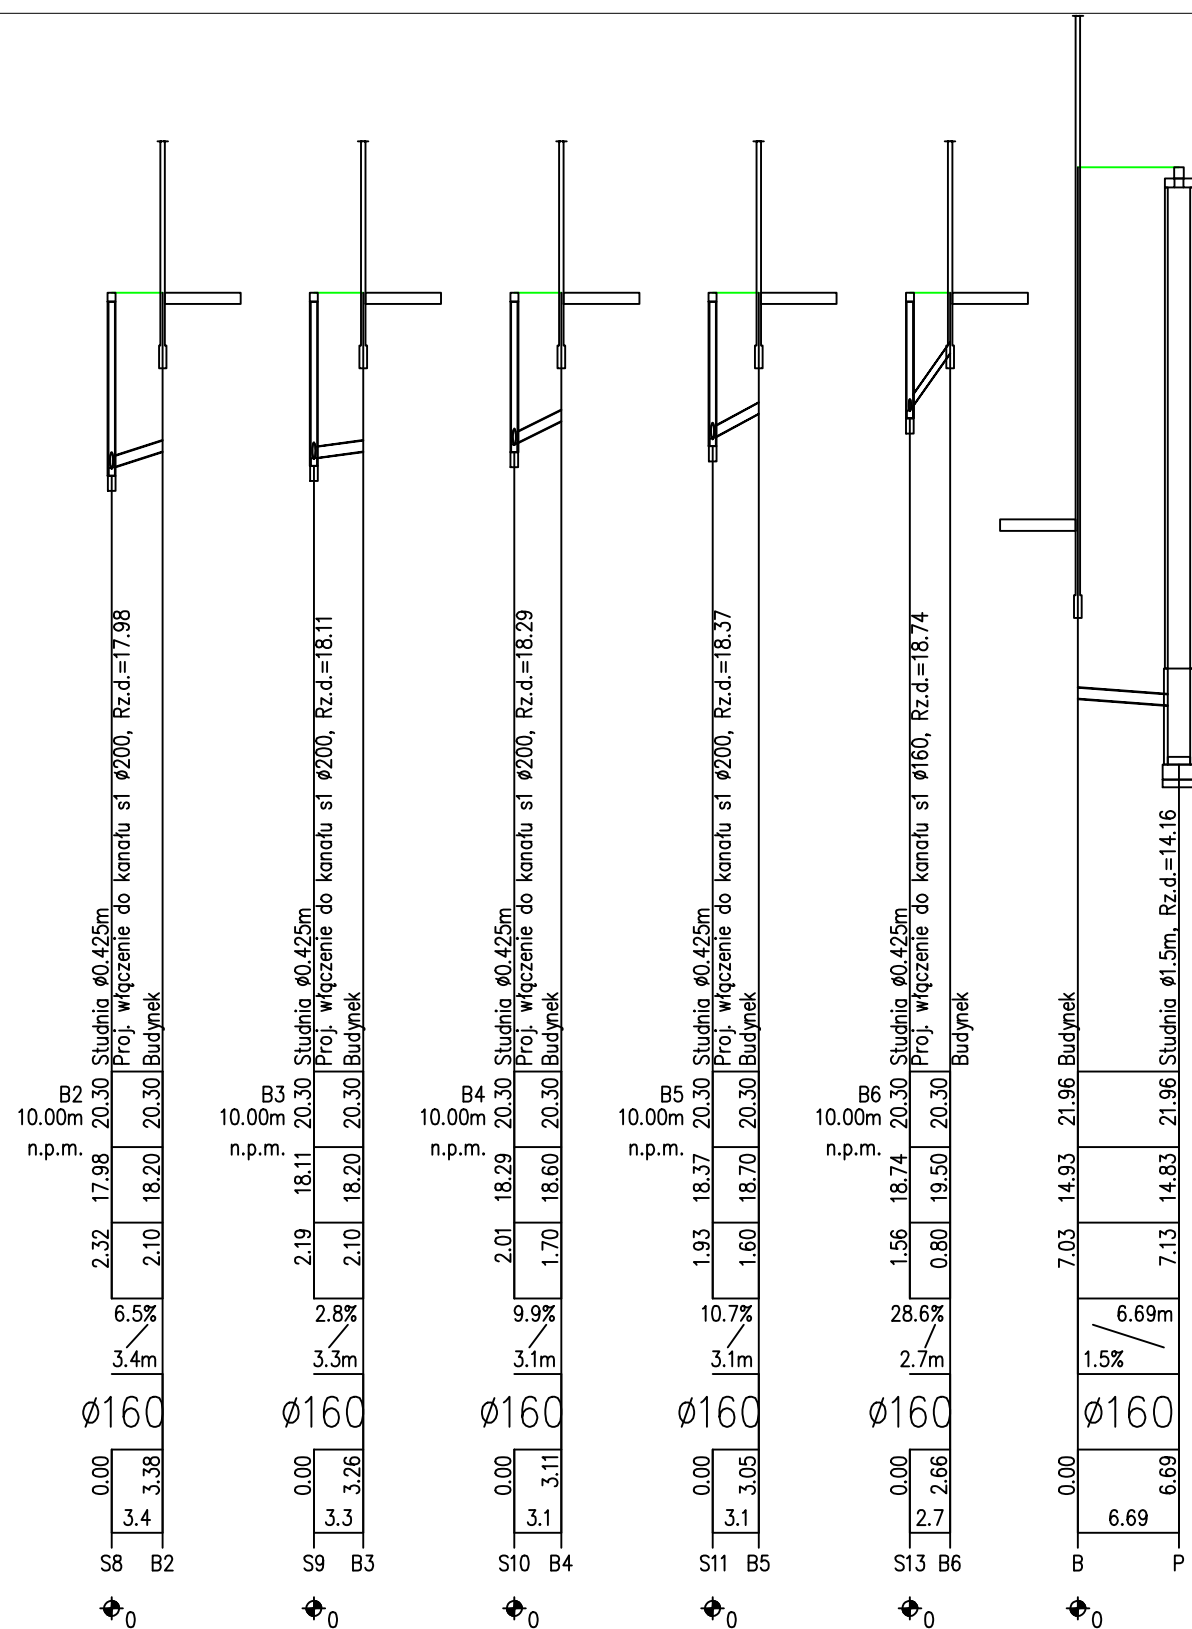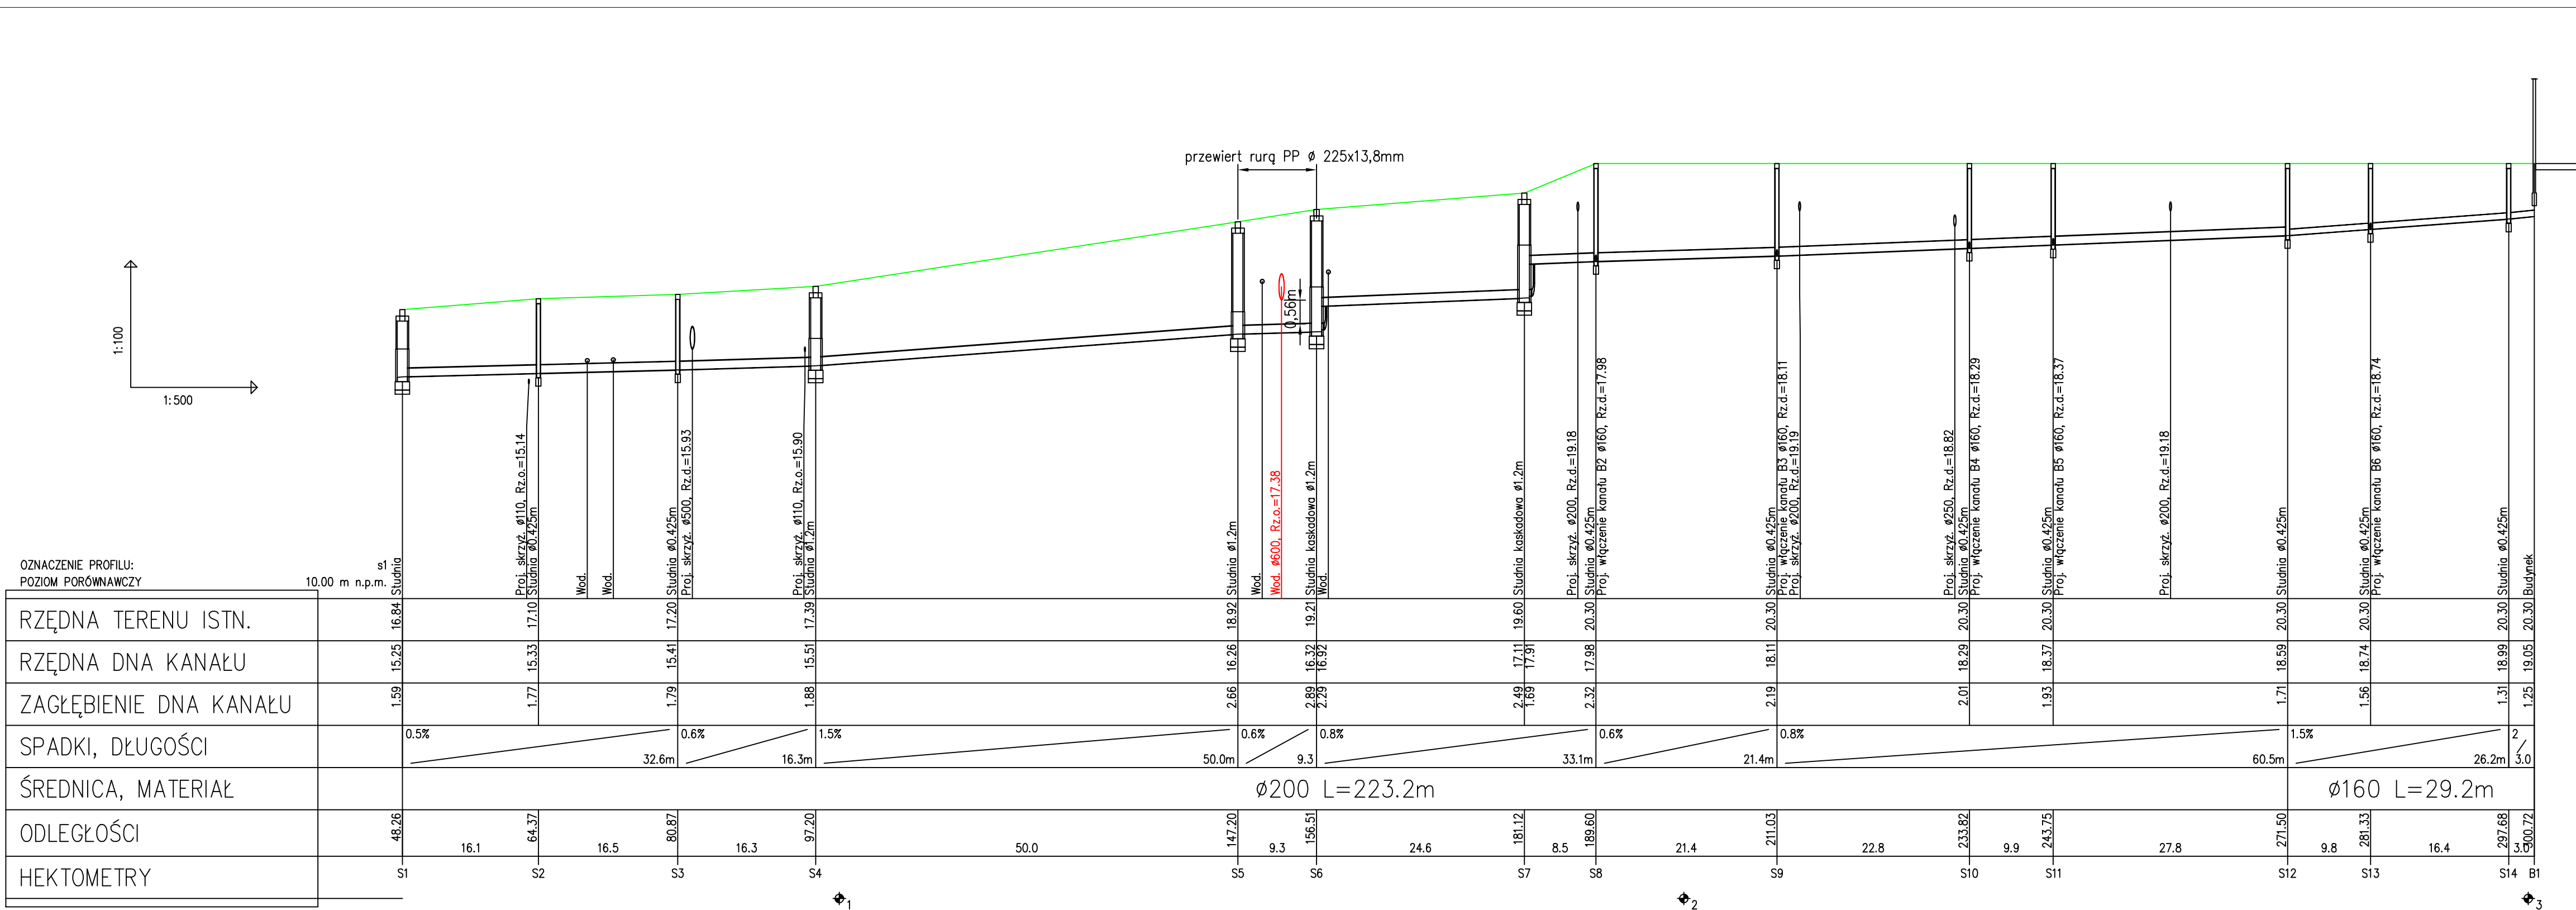

art

projekt

ART PROJEKT K&M Sp. z o.o.
ul. Strzelnicza 2, 83-400 Kościerzyna
NIP 581-163-58-00, Regon 220376462
tel/fax +48 58 680 83 89

1014-2020

INWESTOR:

UNIWERSYTET MORSKI
ul. Morska 81-87 81-225 Gdynia

SKALA

1:100/500

INWESTYCJA:

PROJEKT INSTALACJI ZEWNĘTRZNEJ WODOCIĄGOWEJ, KANALIZACJI
SANITARNEJ DLA AKADEMII UNIWERSYTETU MORSKIEGO
W Gdyni przy ul. Morskiej 81-87 na dz. nr 883, 885 obręb 0016 Grabówek

NR RYS.

S2

BRANŻA:


SANITARNA

DATA


06.2025

PROJEKTANT:



mgr inż. Zbigniew Korona
upr. nr POM0043PWBS/16 w specjalności sanitarna
do projektowania bez ograniczeń

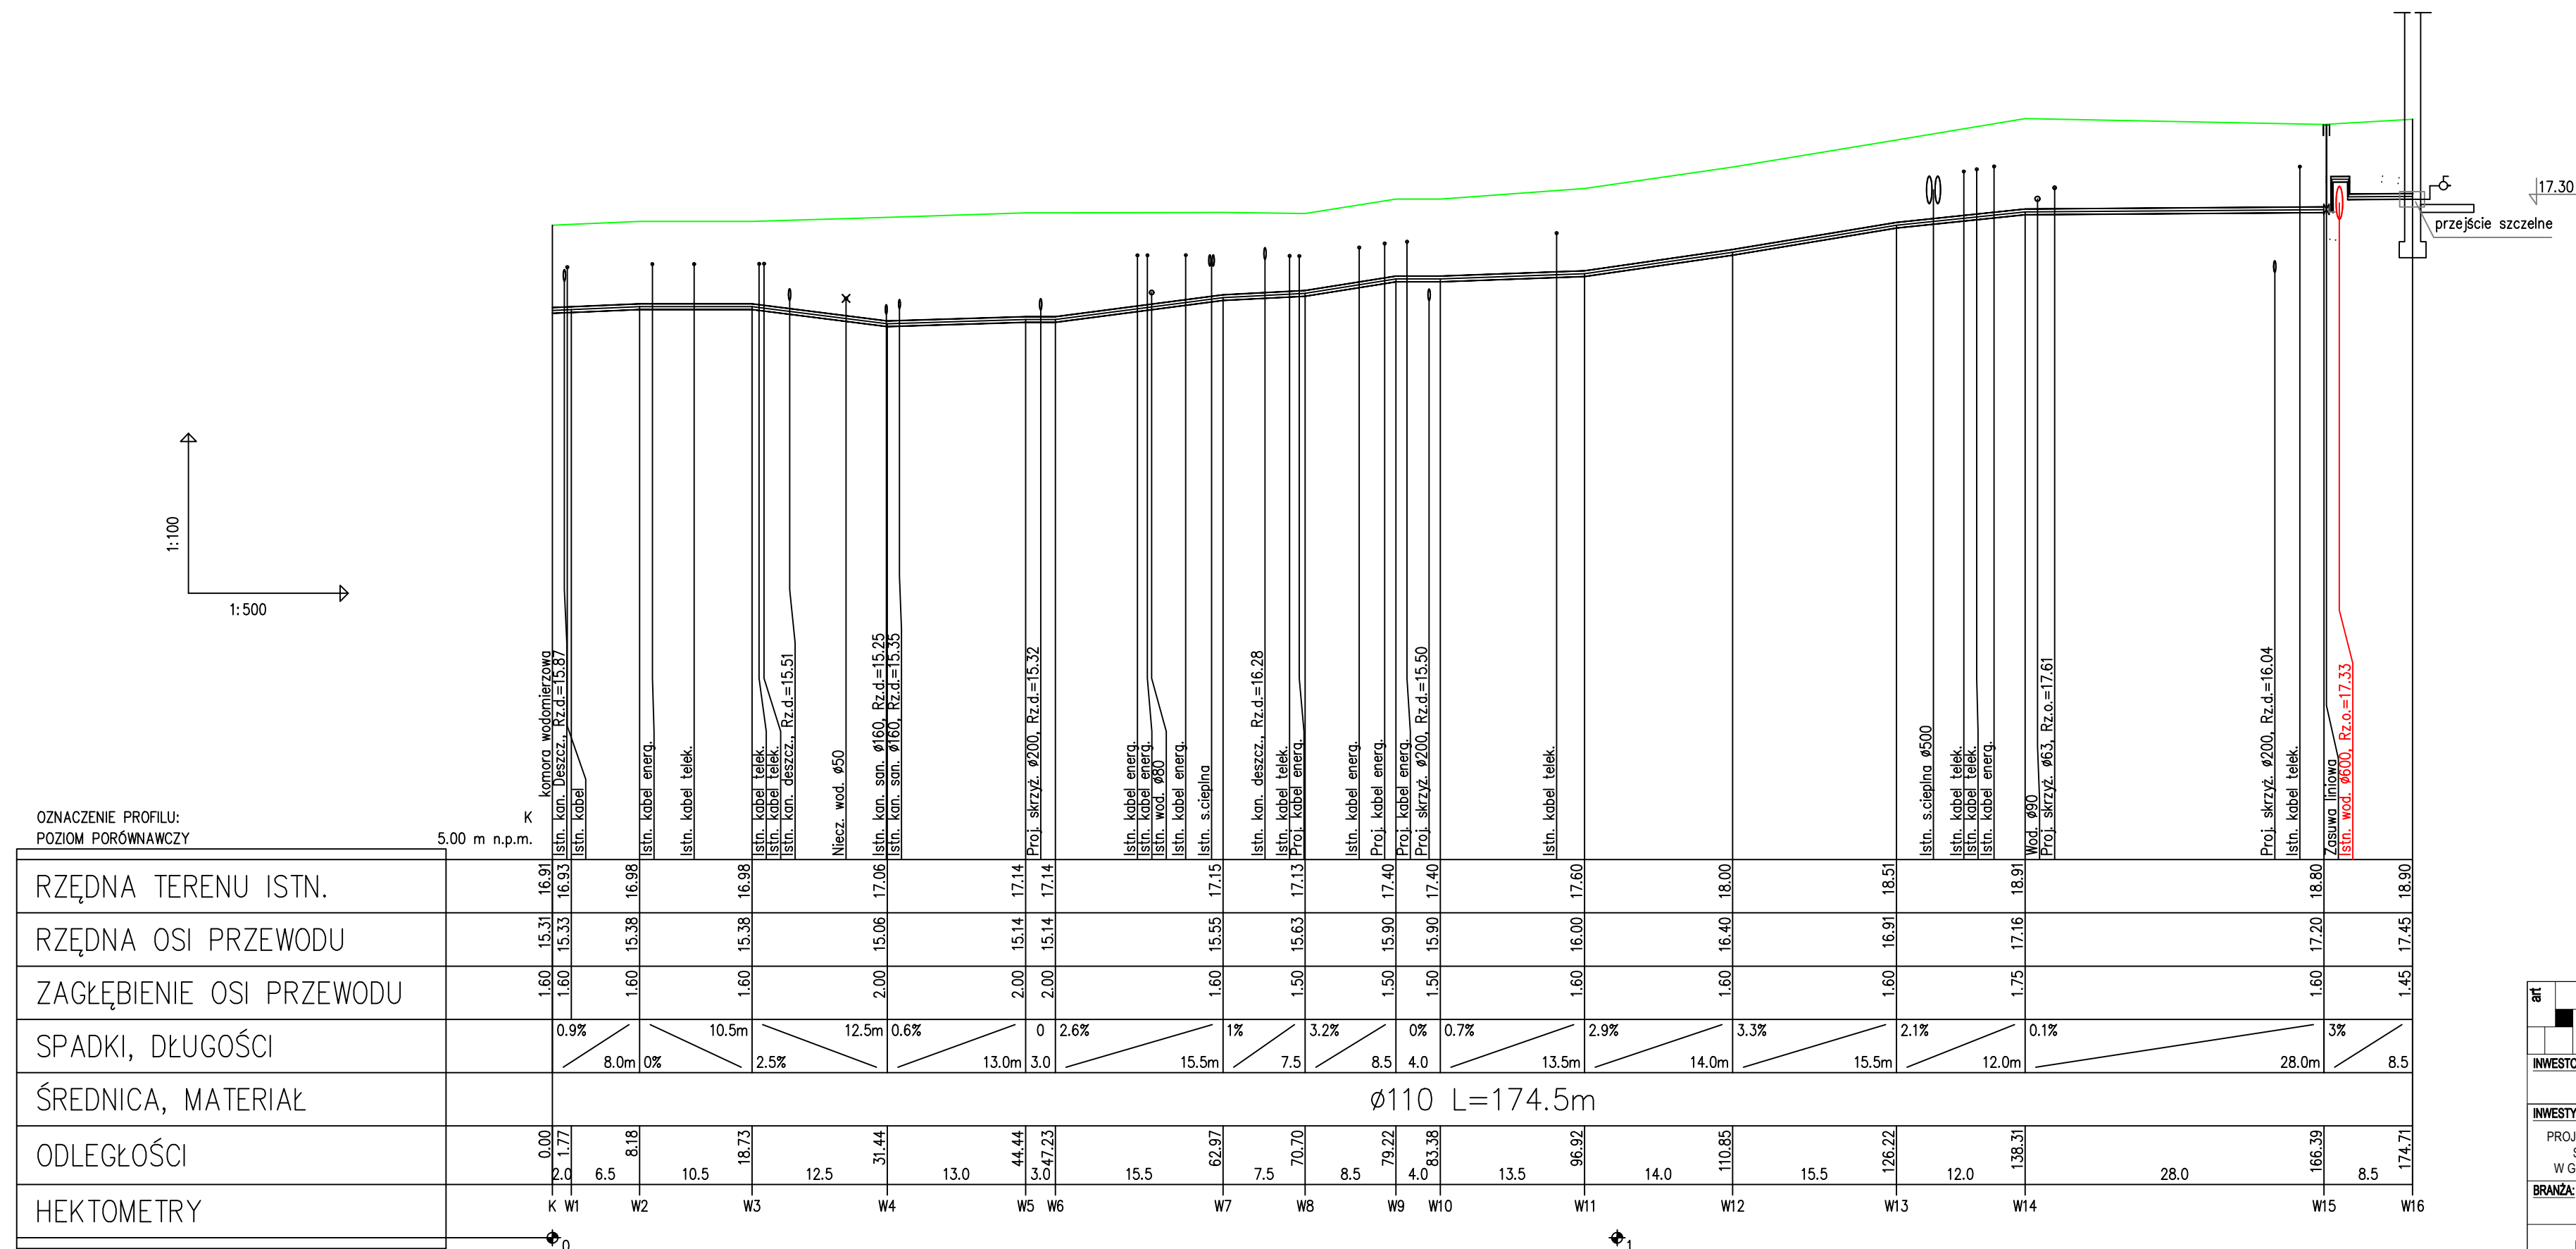

art projekt		ART PROJEKT K&M Sp. z o.o. ul. Sielniczna 2, 83-400 Kościerzyna NIP 591-163-58-00, Regon 220376462 tel/fax +48 58 680 83 69		1014-2020	
INWESTOR:		UNIWERSYTET MORSKI ul. Morska 81-87 81-225 Gdynia		SKALA 1:100/500	
INWESTYCJA:		PROJEKT INSTALACJI ZEWNĘTRZNEJ WODOCIAĞOWEJ, KANALIZACJI SANITARNEJ DLA AKADEMII UNIWERSYTETU MORSKIEGO W Gdyni przy ul. Morskiej 81-87 na dz. nr 883, 885 obręb 0016 Grabówek		NR RYS. S3	
BRANŻA:		SANITARNA		DATA 06.2025	
PROFIL PODŁUŻNY INSTALACJI WODOCIAĞOWEJ					
PROJEKTANT: mgr inż. Zbigniew Korona upr. nr POM/0043/P/WBS/16 w specjalności sanitarnej do projektowania bez ograniczeń					

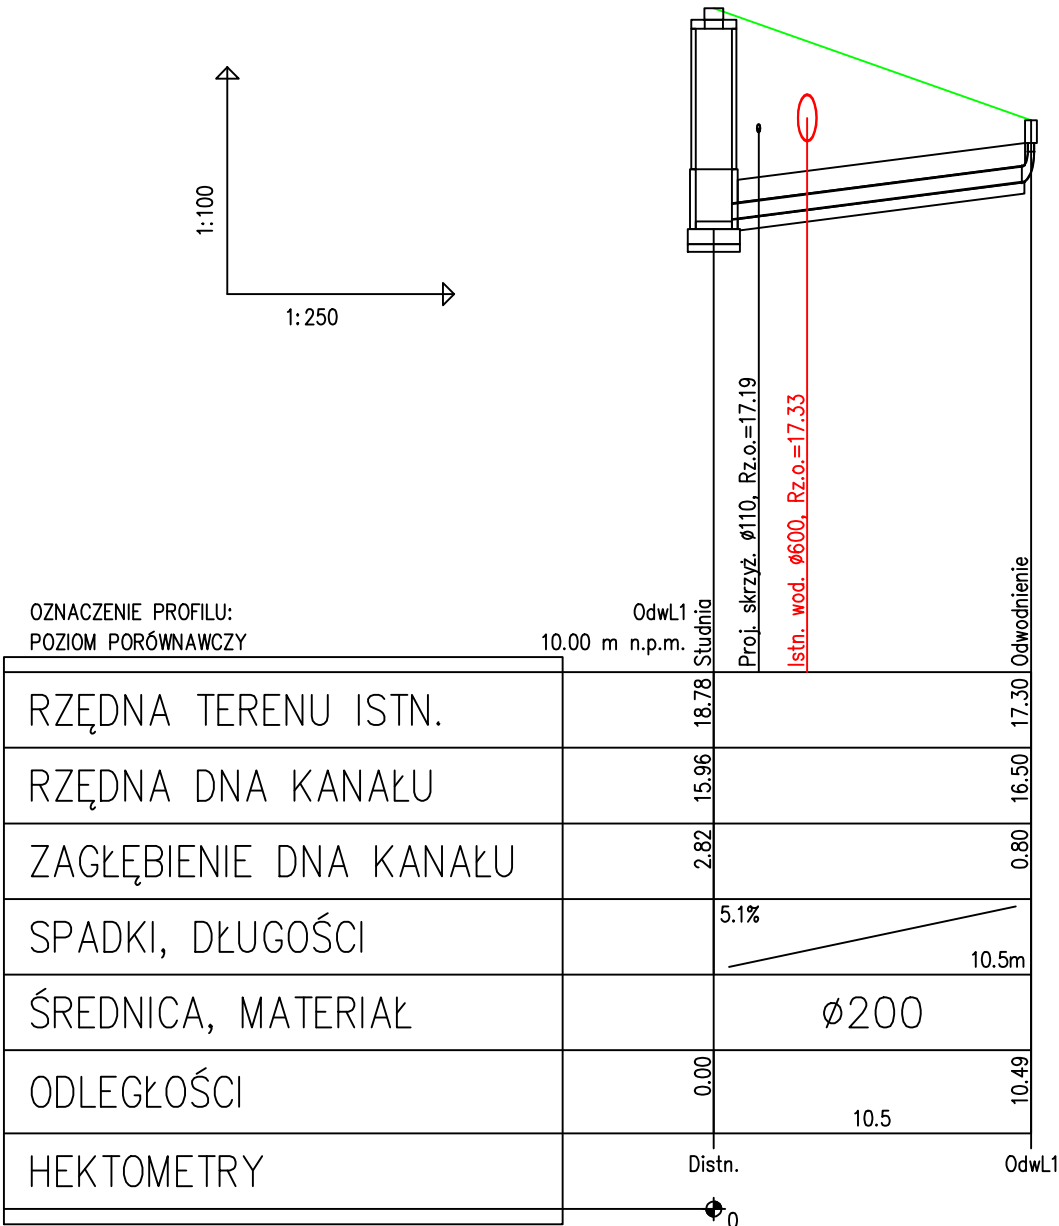

art		ART PROJEKT K&M Sp. z o.o. ul. Strzelnica 2, 83-400 Kościerzyna NIP 591-163-58-00, Regon 220376462 tel/fax +48 58 680 83 69	1014-2020
	projekt		
INWESTOR:		UNIwersytet Morski ul. Morska 81-87 81-225 Gdynia	SKALA 1:100/250
INWESTYCJA:		PROJEKT INSTALACJI ZEWNĘTRZNEJ WODOCIĄGOWEJ, KANALIZACJI SANITARNEJ DLA AKADEMII UNIwersytetu MORSKIEGO W Gdyni przy ul. Morskiej 81-87 na dz. nr 883, 885 obręb 0016 Grabówek	NR RYS. S4
BRANŻA:		SANITARNA	DATA 06.2025
PROFIL PODŁUŻNY INSTALACJI KANALIZACJI DESZCZOWEJ			
PROJEKTANT:		mgr inż. Zbigniew Korona upr. nr POM/0043/PWBS/16 w specjalności sanitarnej do projektowania bez ograniczeń	

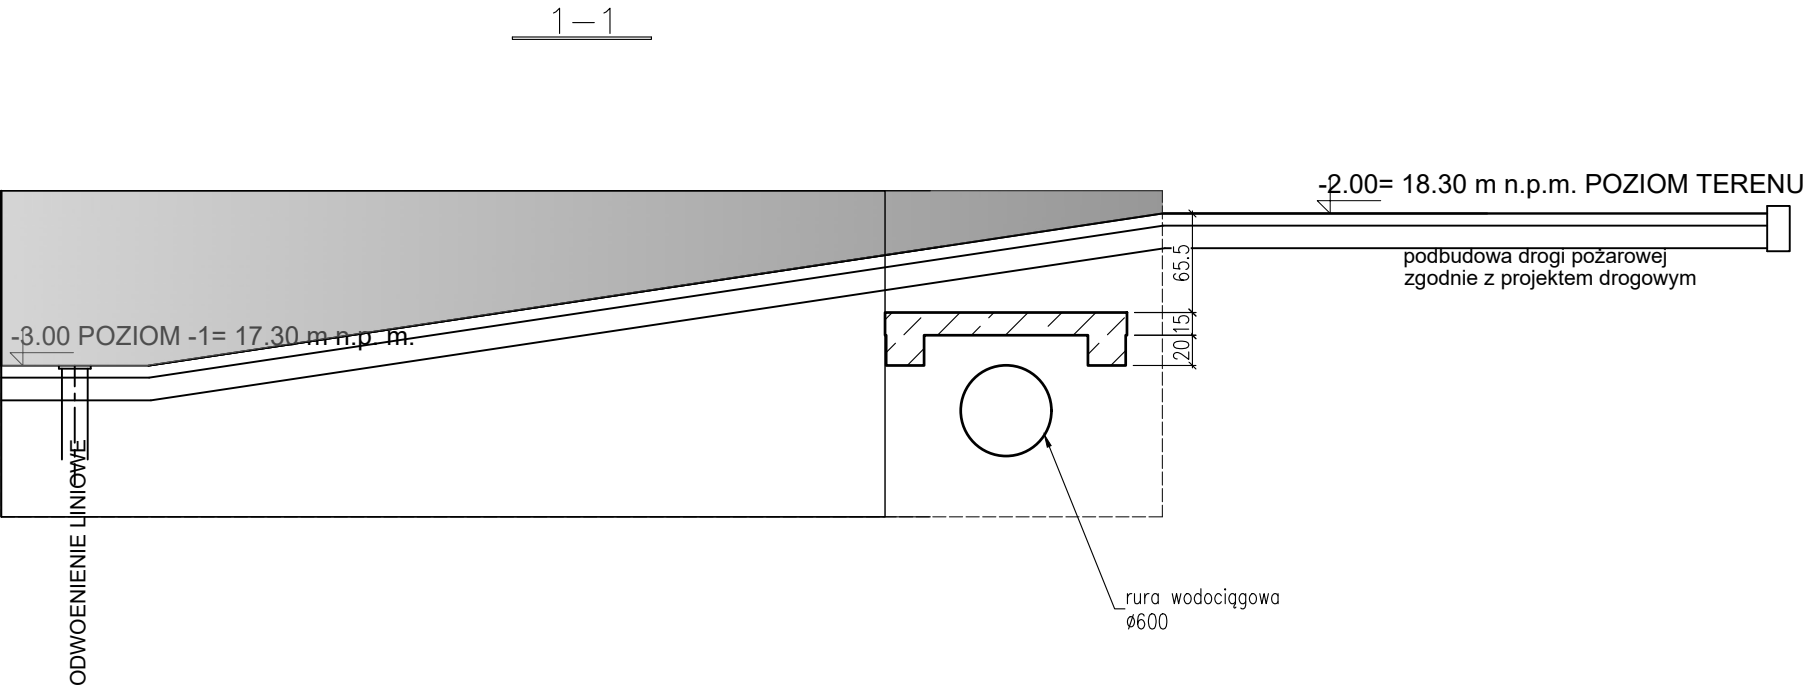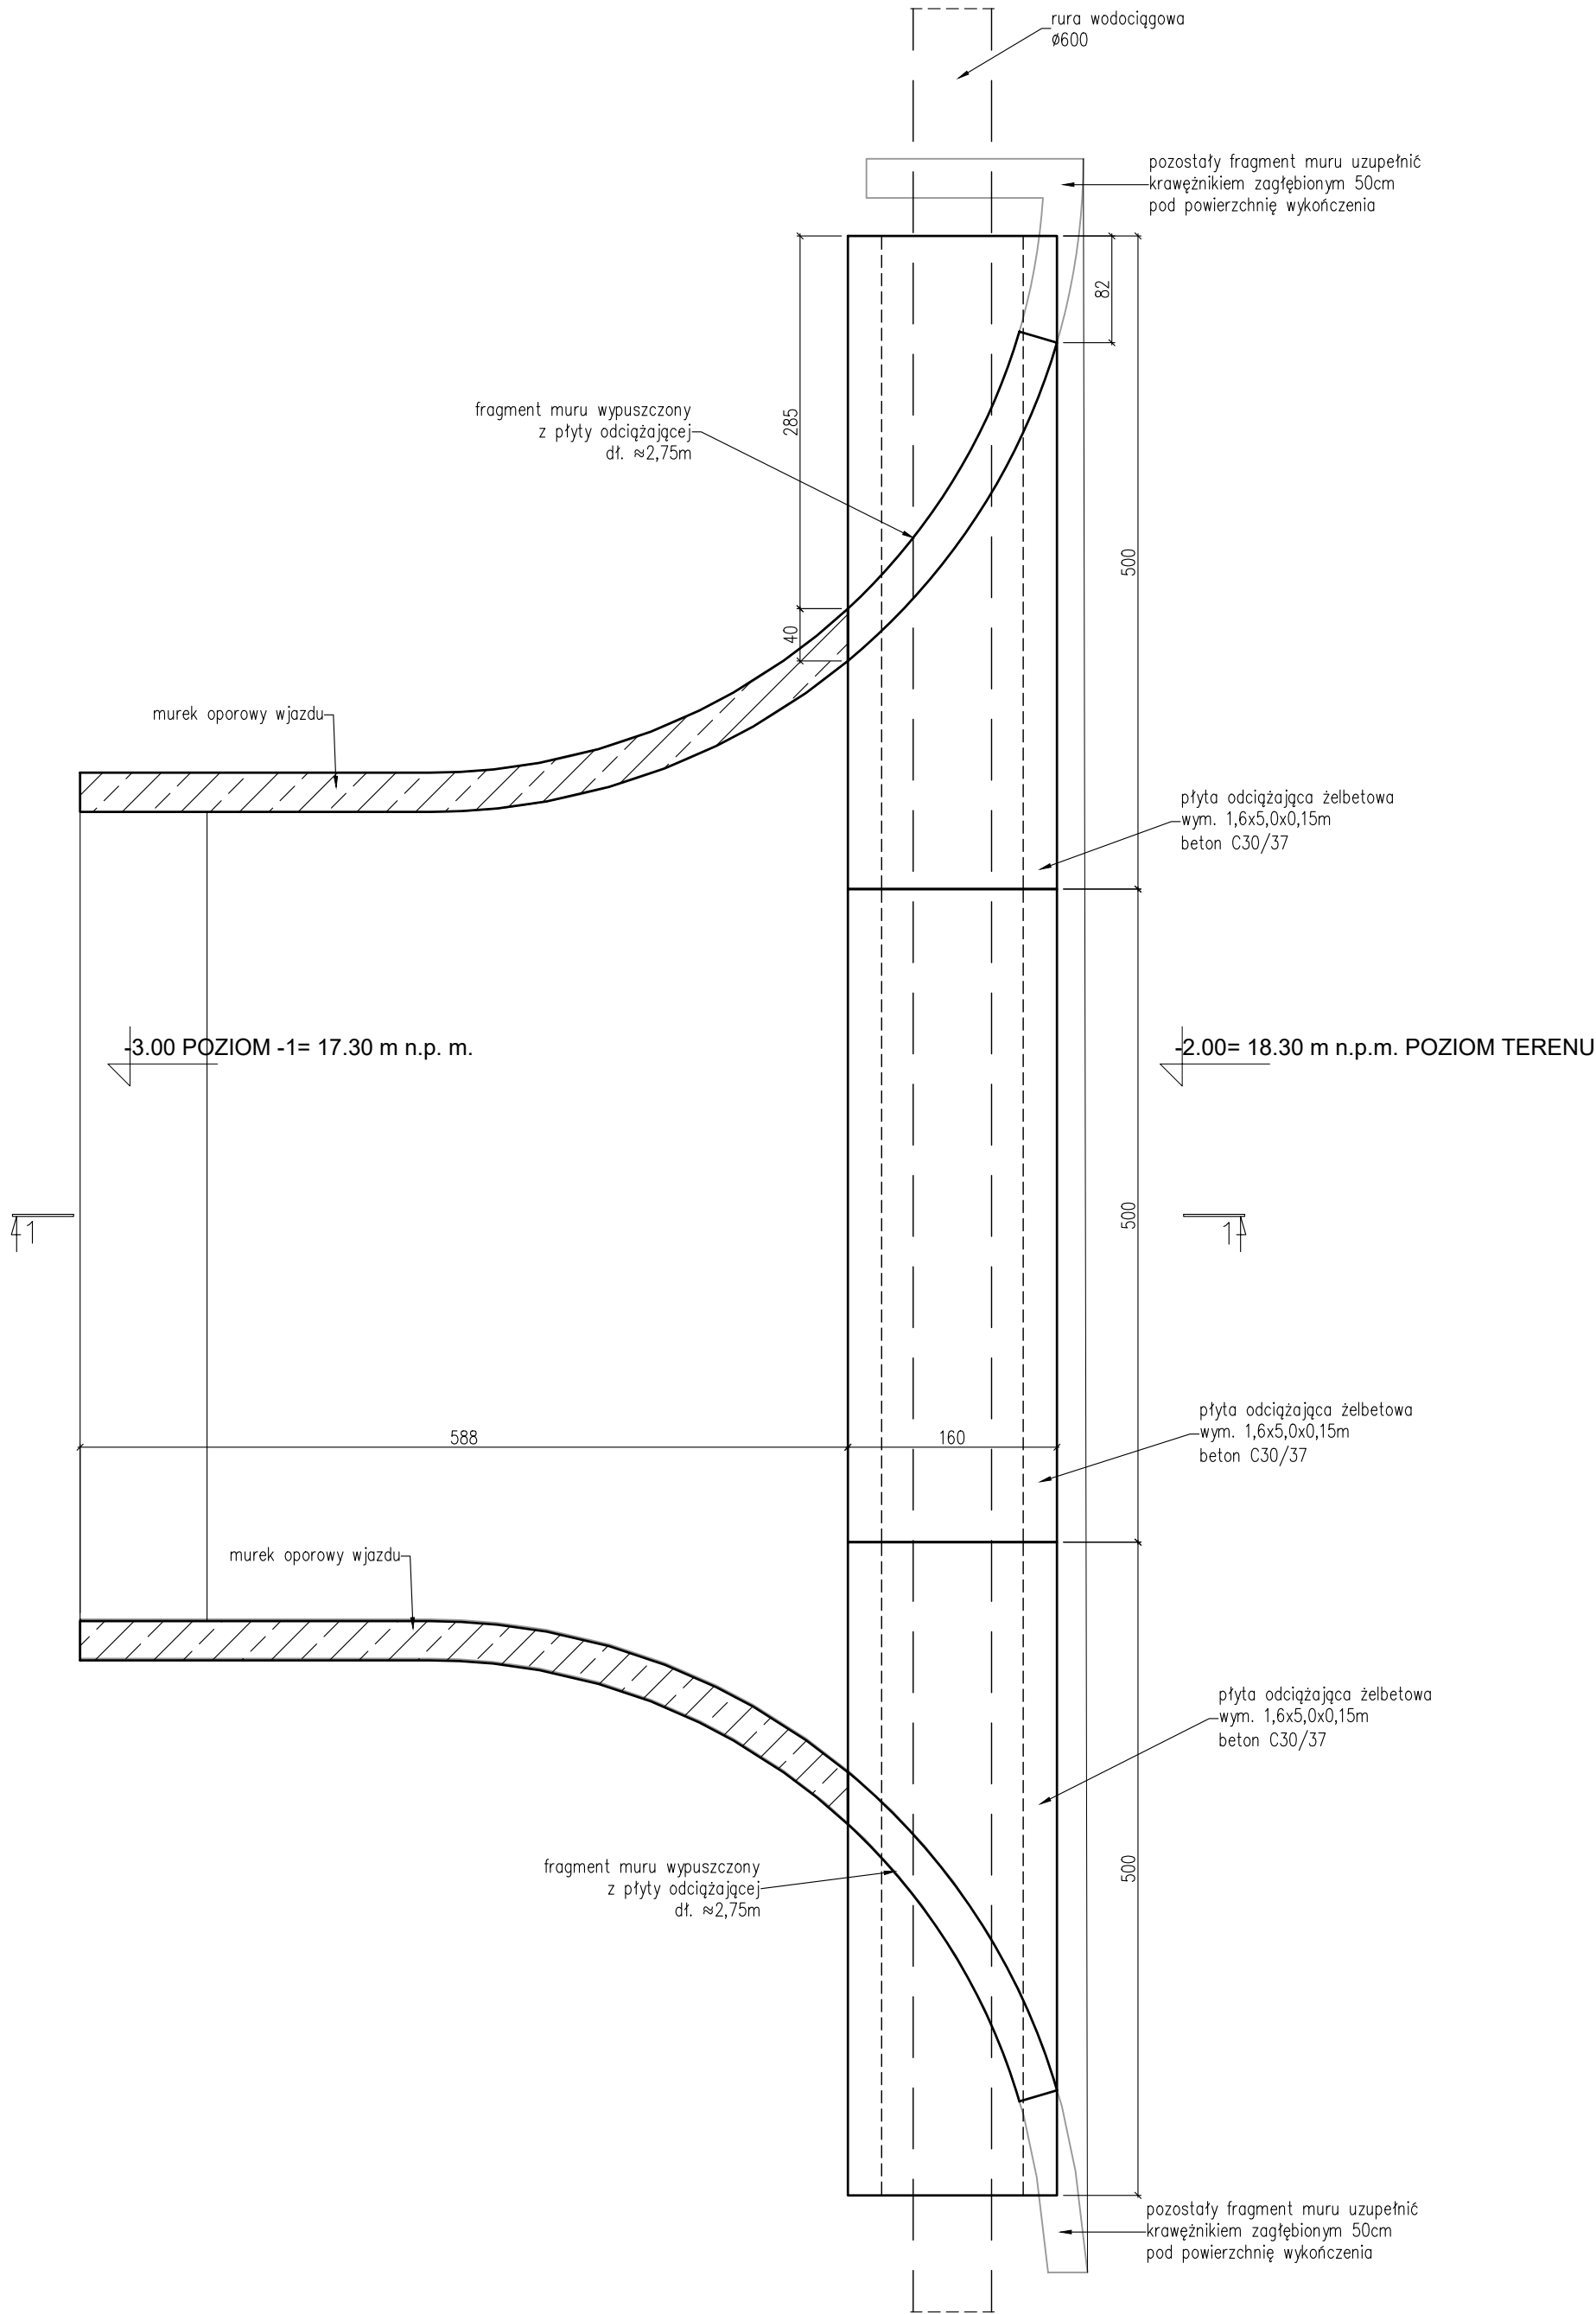

BETON ARCHITEKTONICZNY C30/37 (B37) W8 BETON PODKŁADOWY C8/10 (B10) STAL ZBROJENIOWA AIII-N (B500B) KLASA EKSPOZYCJI XC2 OTULINA c_{nom} =50mm		
UWAGI: 1. Lokalizacja wg PZT architektury 2. Stal zbrojeniowa żebrowana. 3. Zakład prętów o długości minimum 40φ pręta. 4. Należy zachować minimalne średnice gięcia prętów. 5. W przypadku kolizji pręt należy dociąć lub odgiąć 6. Beton od strony gruntu należy zabezpieczyć przeciwwilgociowo. 7. Wymiary podane w centymetrach [cm]. 8. Wymiary przy opisie zbrojenia podane osiowo w milimetrach [mm]. 9. Rysunki rozpatrywać łącznie z pozostałymi branżami. 10. Wszystkie wymiary i lokalizacje fundamentów należy sprawdzić i potwierdzić na budowie. 11. W razie niejasności skontaktować się z projektantem.		
REW.	OPIS ZMIANY	DATA
1/05	ART PROJEKT K&M Sp. z o.o. ul. Strzelnica 2, 83-400 Kościerzyna NIP 591-163-58-00, Regon 220376462 tel/fax +48 58 680 83 69	1013-20
INWESTOR:	UNIWERSYTET MORSKI ul. Morska 81-87 81-225 Gdynia	SKALA 1:20
INWESTYCJA:	BUDOWA AKADEMIIKA UNIWERSYTETU MORSKIEGO w Gdyni przy ul. Morskiej 81-87 na dz. nr 883, 885 obręb 0015 Grabówek	NR RYS. KW-17.3.1
BRANŻA:	KONSTRUKCYJNA	DATA 06.2026
DETAL WJAZDU		
PROJEKTANT: mgr inż. Elżbieta Wewiorska upr. nr 1957/G4/85 w specjalności konstrukcyjnej do projektowania bez ograniczeń		
SPRAWDZAJĄCY: mgr inż. Arkadiusz Formela upr. nr POM/0338/PB/0121 w specjalności konstrukcyjnej do projektowania bez ograniczeń		