


# PARTER WC 1

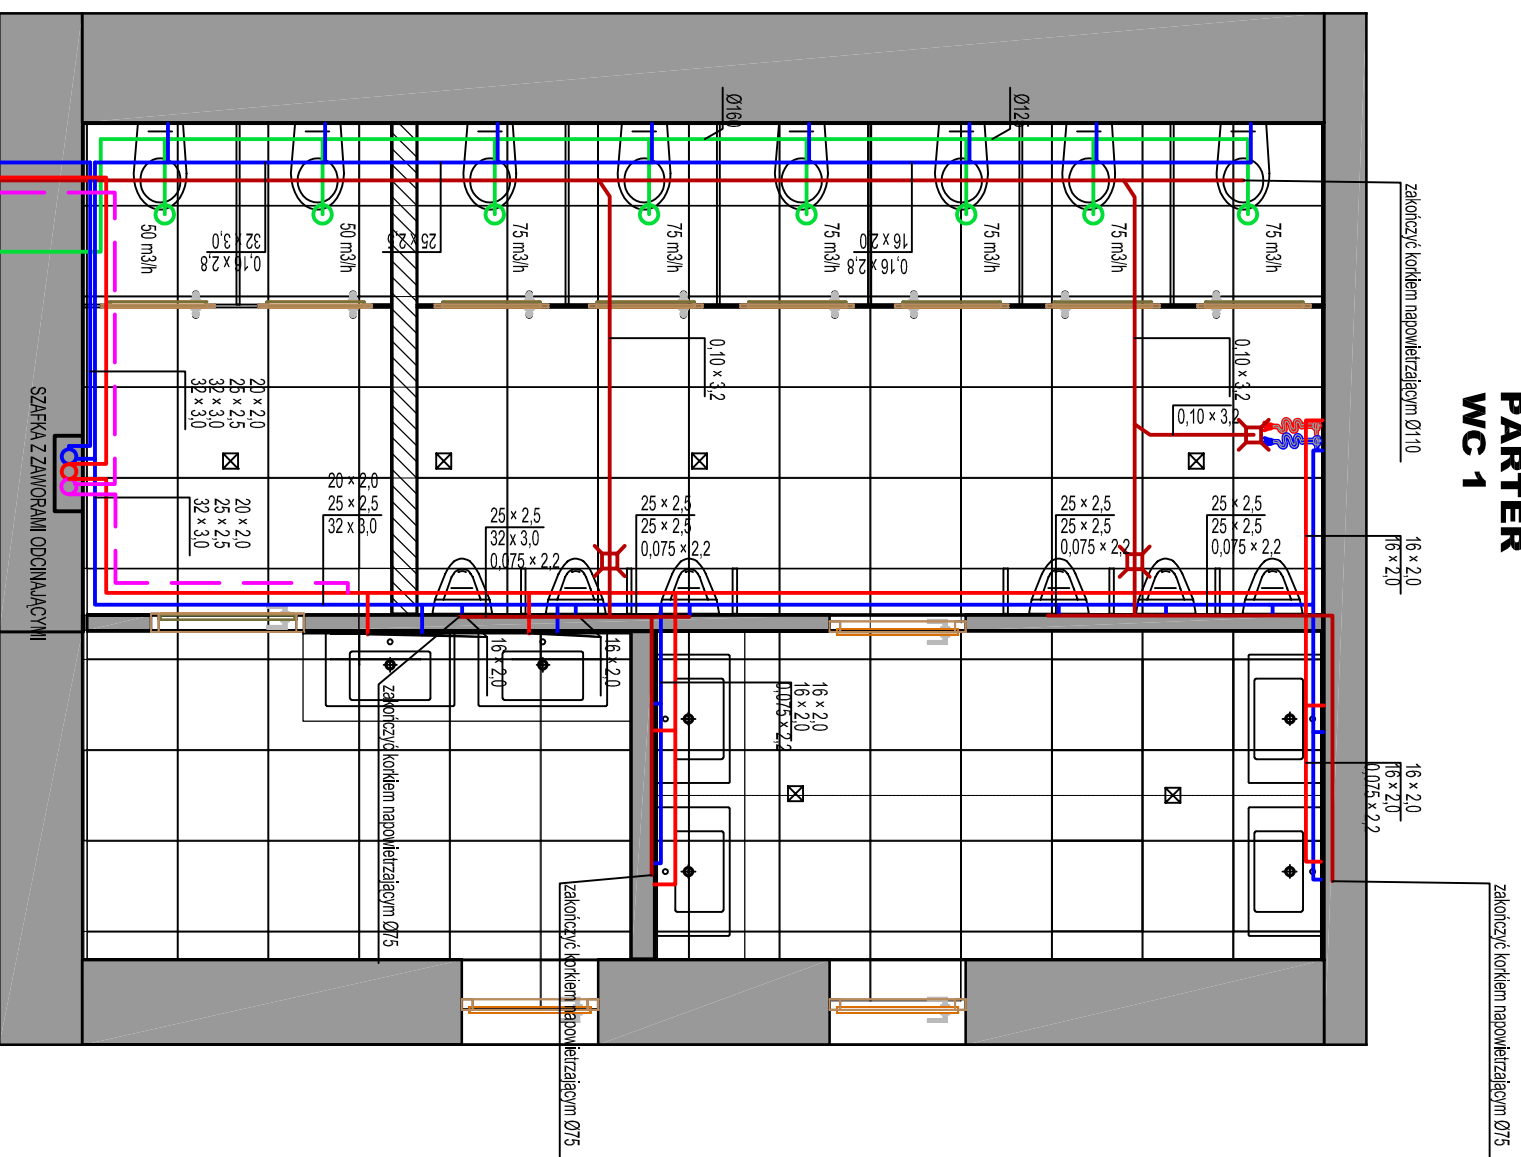

Zakres robót instalacyjnych: istniejąca wentylacja mechaniczna zdemontować, otwory w ścianie zasłębki, pion ks 1 wywnieść na całej długości około 15 m na nowy, istniejące instalacje wod-kan w pomieszczeniu zdemontować, nowo projektowane przyłody sanitarne podłączyć do 1,2,3,4,5. Na przewodach wody zimnej, c.w.u. i cyrkulacji na odcinku od pionów zamontować zawory odcinające i luminescencyjne w wskazanych miejscach kratki ściankowe podlegowe zaszyfrowane. We wskazanych miejscach zamontować dwa zawory odcinające zakończone szybkodziałaniem do węża dla sprzątaczk (na wodzie zimnej i c.w.u.). Wentylacja mechaniczna: należy zamontować kanały wentylacyjne z rur spiro stabilnych opornych zakńczyc je aerasztami wentylacyjnymi wymiarymi montowanymi na skrzydło rozprężne z przesuwną regulacją. Złączenie wentylatora dachowego w odległego wspólnego dla pomieszczeń WC za pomocą czujki ruchu ze zwłoką czasową t=15 min. Wentylację należy wykonać również poza pomieszczeniem WC w pomieszczeniu wentylatorowni. Przejścia przez przegrody p.poz. wykonać zgodnie z przepisami dotyczącymi ochrony p.pożarowej.



art	ART PROJEKT K&M Sp. z o.o. ul. Strzelnicza 2, 83-400 Kościerzyna NIP 591-163-58-00, Regon 220376462 tel./fax +48 58 680 83 69	1003-2020
INWESTOR:	Uniwersytet Morski ul. Morska 81-87 81-225 Gdynia	BRANŻA SANITARNA
INWESTYCJA:	"Remont, przebudowa pomieszczeń sanitarnych w budynku A przy ul. Morskiej 81-87 w Gdyni"	SKALA 1:50
PROJEKTANT:	mgr inż. Arkadiusz Molinowski, upr. nr 294/04/2002 w specjalności instalacyjnej w zakresie sieci, instalacji i urządzeń: wodociągowych i kanalizacyjnych, ciepłych, gazowych i wentylacyjnych w zakresie projektowania i kierowania robotami bez ograniczeń	NR RYS. 1
SPRAWDZAJĄCY:	mgr inż. Krzysztof Seweryn, upr. bud. nr POW/0245/PWBS/12 do projektowania i kierowania robotami bez ograniczeń w specjalności instalacyjnej w zakresie sieci, instalacji i urządzeń ciepłych, wentylacyjnych, gazowych, wodociągowych i kanalizacyjnych	DATA 03.2020
Instalacje wod-kan, wentylacja rzut parteru, WC_1		