


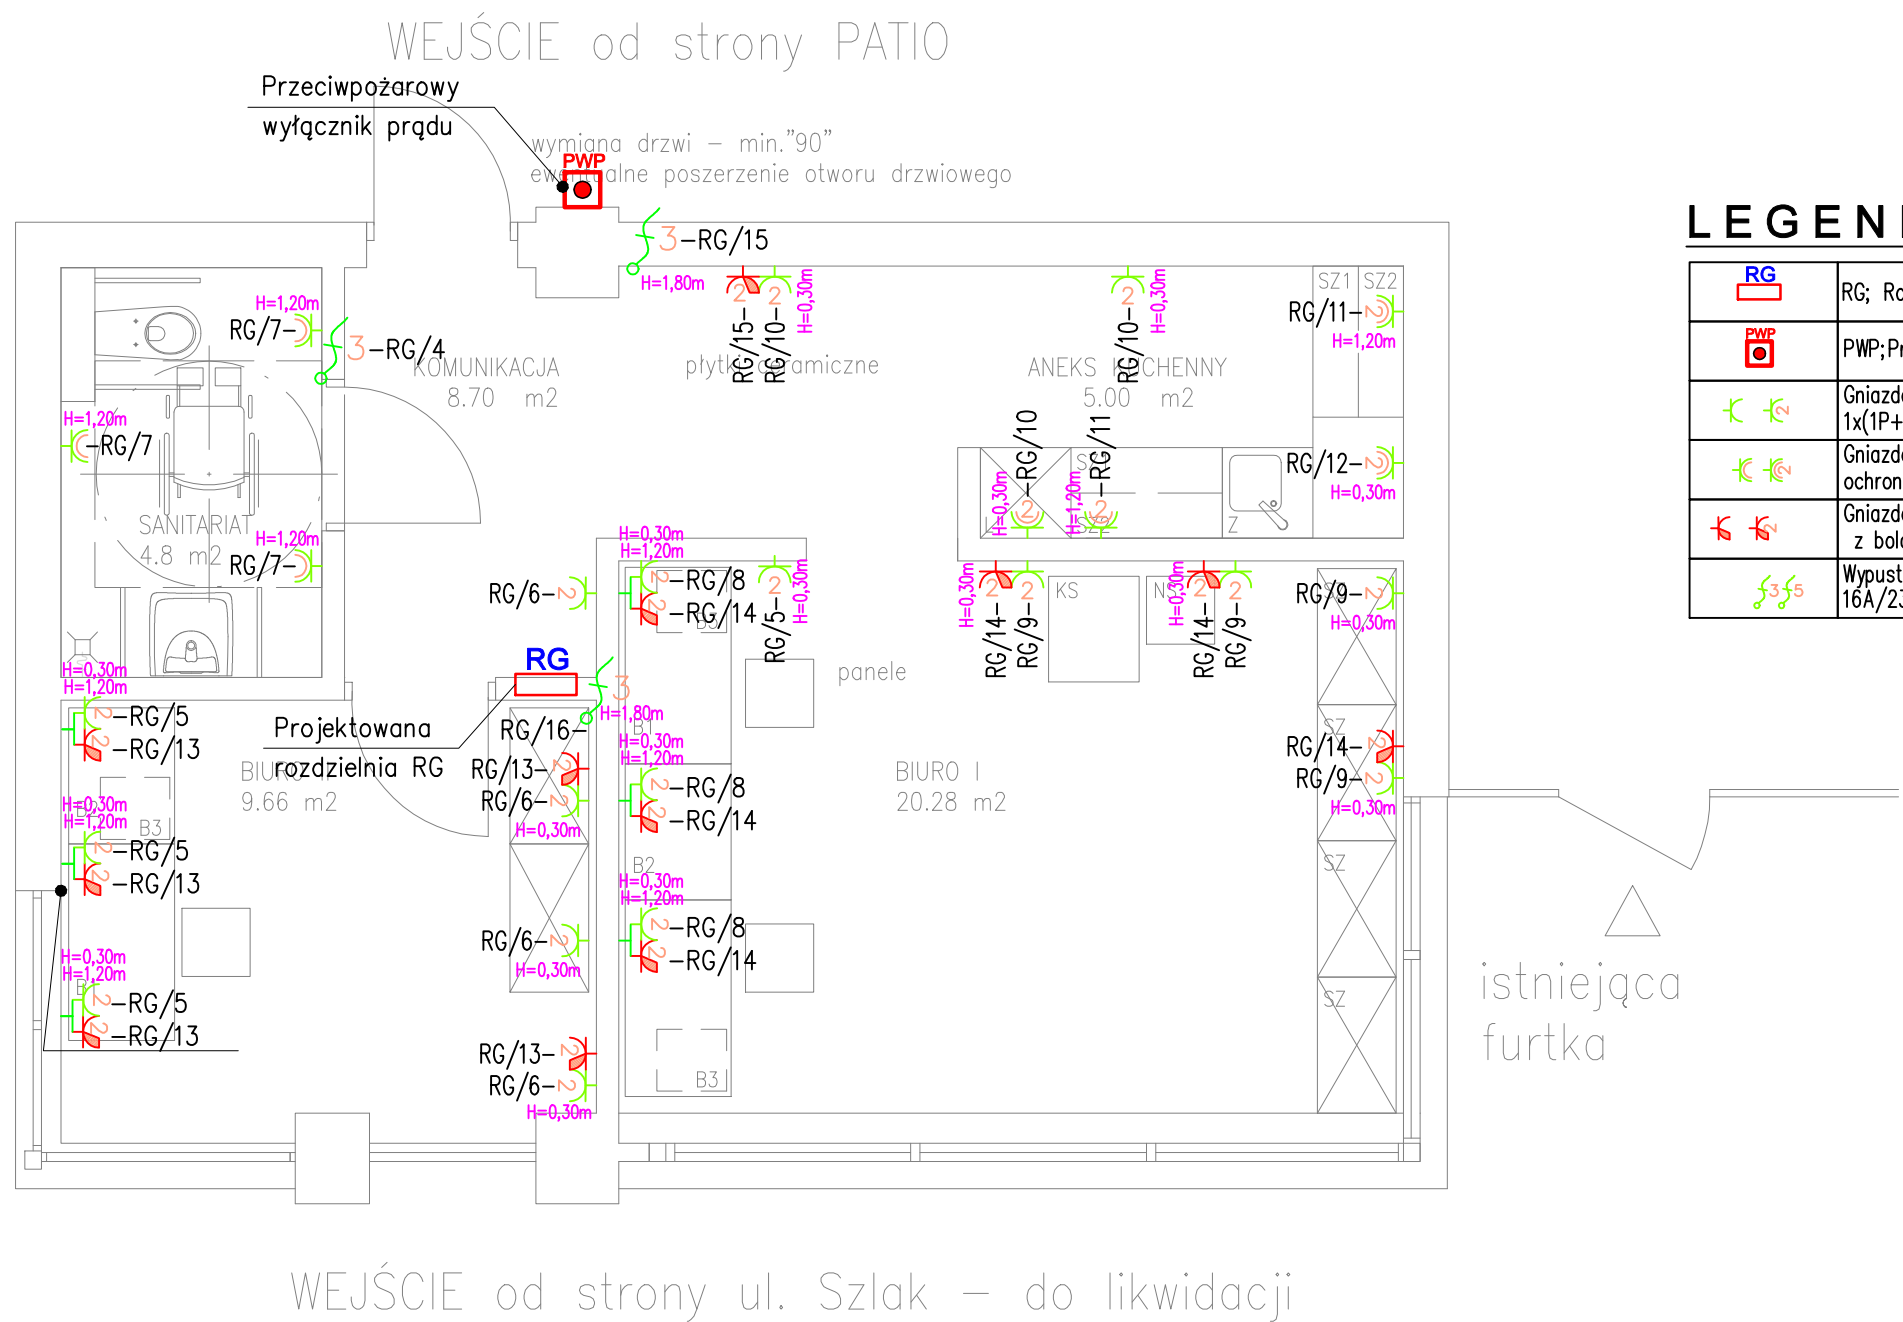

LEGENDA:

	RG; Rozdzielnica główna zasilania lokalu
	PWP;Przeciwpżarowy wyłącznik prądu
	Gniazdo pojedyncze, podwójne z bolcem ochronnym 1x(1P+N+PE), 16A/230V, IP20, p/t
	Gniazdo pojedyncze, podwójne hermetyczne z bolcem ochronnym 1x(1P+N+PE), 16A/230V, IP44, p/t lub n/t
	Gniazdo pojedyncze, podwójne,czerwone z bolcem ochronnym 1x(1P+N+PE), 16A/230V, IP20
	Wypust instalacyjny 1-fazowy, 3-fazowy 16A/230V,400 IP65, p/t(n/t)



Politechnika Krakowska
im. Tadeusza Kościuszki

TEMAT INWESTYCJI:		Projekt instalacji elektrycznej i słaboprądowej w pawilonie przy ul. Szlak w Krakowie		
FAZA: / BRANŻA:		PROJEKT WYKONAWCZY	ELEKTRYKA - SŁABEPRĄDY	
OBIEKT:		Biuro ds. Osób z Niepełnosprawnościami (PS-2)		
ZAMAWIAJĄCY:		Politechnika Krakowska, Dział Inwestycji i Remontów		
ADRES INWESTORA:		ul. Warszawska 24 31-155 Kraków		
NAZWA RYSUNKU:		Instalacja elektryczna		RYS. NR E-2.1
		SKALA: 1:100	DATA: 28.10.2020 r.	
PROJEKTOWAŁ:		mgr inż. Janusz Szczypka NR UPR. MAP/0327/PWOE/12		PODPIS: 
ZASTRZEGA SIĘ WSZELKIE PRAWA WYNIKAJACE Z USTAWY O PRAWIE AUTORSKIM. RYSUNEK NINIEJSZY NIE MOŻE BYĆ PRZERYSOWANY, UZUPEŁNIANY, POWIELANY LUB ODSTĄPIONY BEZ ZGODY AUTORÓW PROJEKTU.				