


WEJŚCIE od strony PATIO

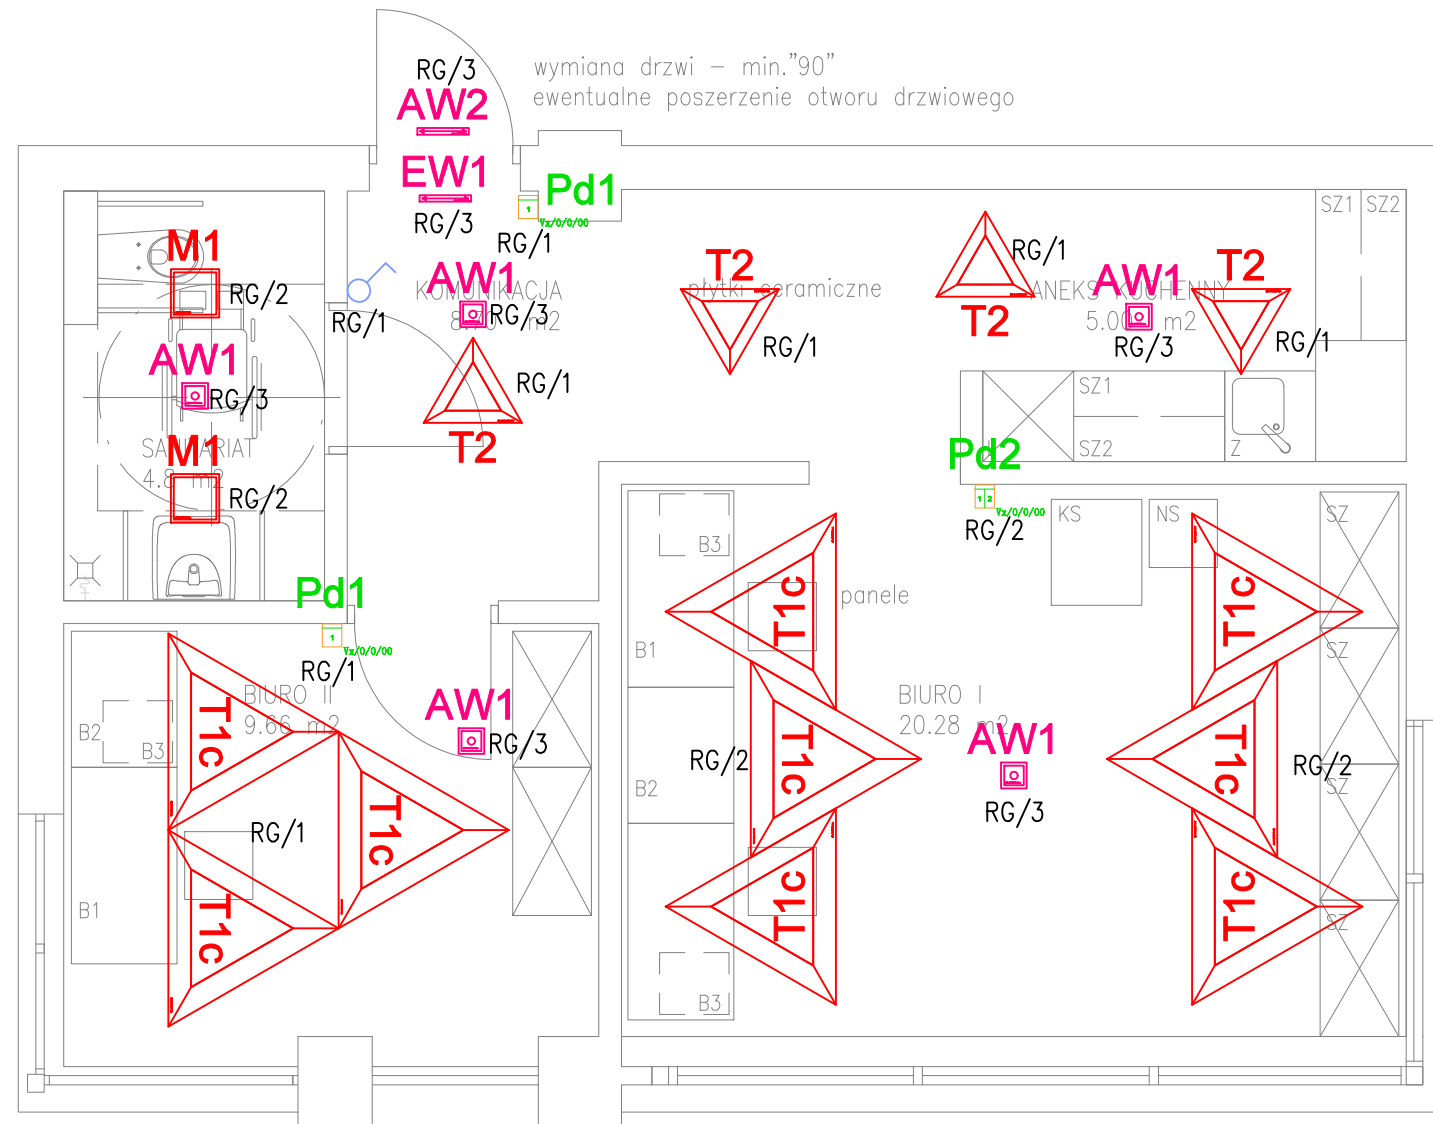

istniejąca
furtka

LEGENDA:

T1	T1 – TRIANGLE 1300.LED 840 7600lm DMPR 82W RAL9005 DRV CASAMBI, nastropowe
T2	T2 – TRIANGLE 650.LED 840 3800lm DMPR 41W RAL9005 DRV, nastropowy
M1	M1 – AMARO 320.LED 840 3000lm OPAL 43W IP44 RAL9016 DRV
AW1 	AW1 – LUN–A IP65 1x1 TC 1 WD
AW2	AW2 – OP1–A 1,2 TC 1 + grzałka z termostatem
EW1	EW1 – OP1–A IP20 1,2 TC 1
	Łącznik pojedynczy
Pd1  7x7/0/00	Przycisk dzwonkowy do ściemniania
Pd2  7x7/0/000	Przycisk dzwonkowy podwójny Bluetooth

WEJŚCIE od strony ul. Szlak – do likwidacji



Politechnika Krakowska
im. Tadeusza Kościuszki

TEMAT INWESTYCJI:	Projekt instalacji elektrycznej i słaboprądowej w pawilonie przy ul. Szlak w Krakowie		
FAZA: / BRANŻA:	PROJEKT WYKONAWCZY	ELEKTRYKA - SŁABEPRĄDY	
OBIEKT:	Biuro ds. Osób z Niepełnosprawnościami (PS-2)		
ZAMAWIAJĄCY:	Politechnika Krakowska, Dział Inwestycji i Remontów		
ADRES INWESTORA:	ul. Warszawska 24 31-155 Kraków		
NAZWA RYSUNKU:	Instalacja oświetlenia		RYS. NR E-2.2
	SKALA: 1:100	DATA: 28.10.2020 r.	
PROJEKTOWAŁ:	mgr inż. Janusz Szczypka NR UPR. MAP/0327/PWOE/12		

ZASTRZEGA SIĘ WSZELKIE PRAWA WYNIKAJĄCE Z USTAWY O PRAWIE AUTORSKIM, RYSUNEK NINIEJSZY NIE MOŻE BYĆ PRZERYŚWANY, UZUPEŁNIANY, POWIELANY LUB ODSTĄPIONY BEZ ZGODY AUTORÓW PROJEKTU.