


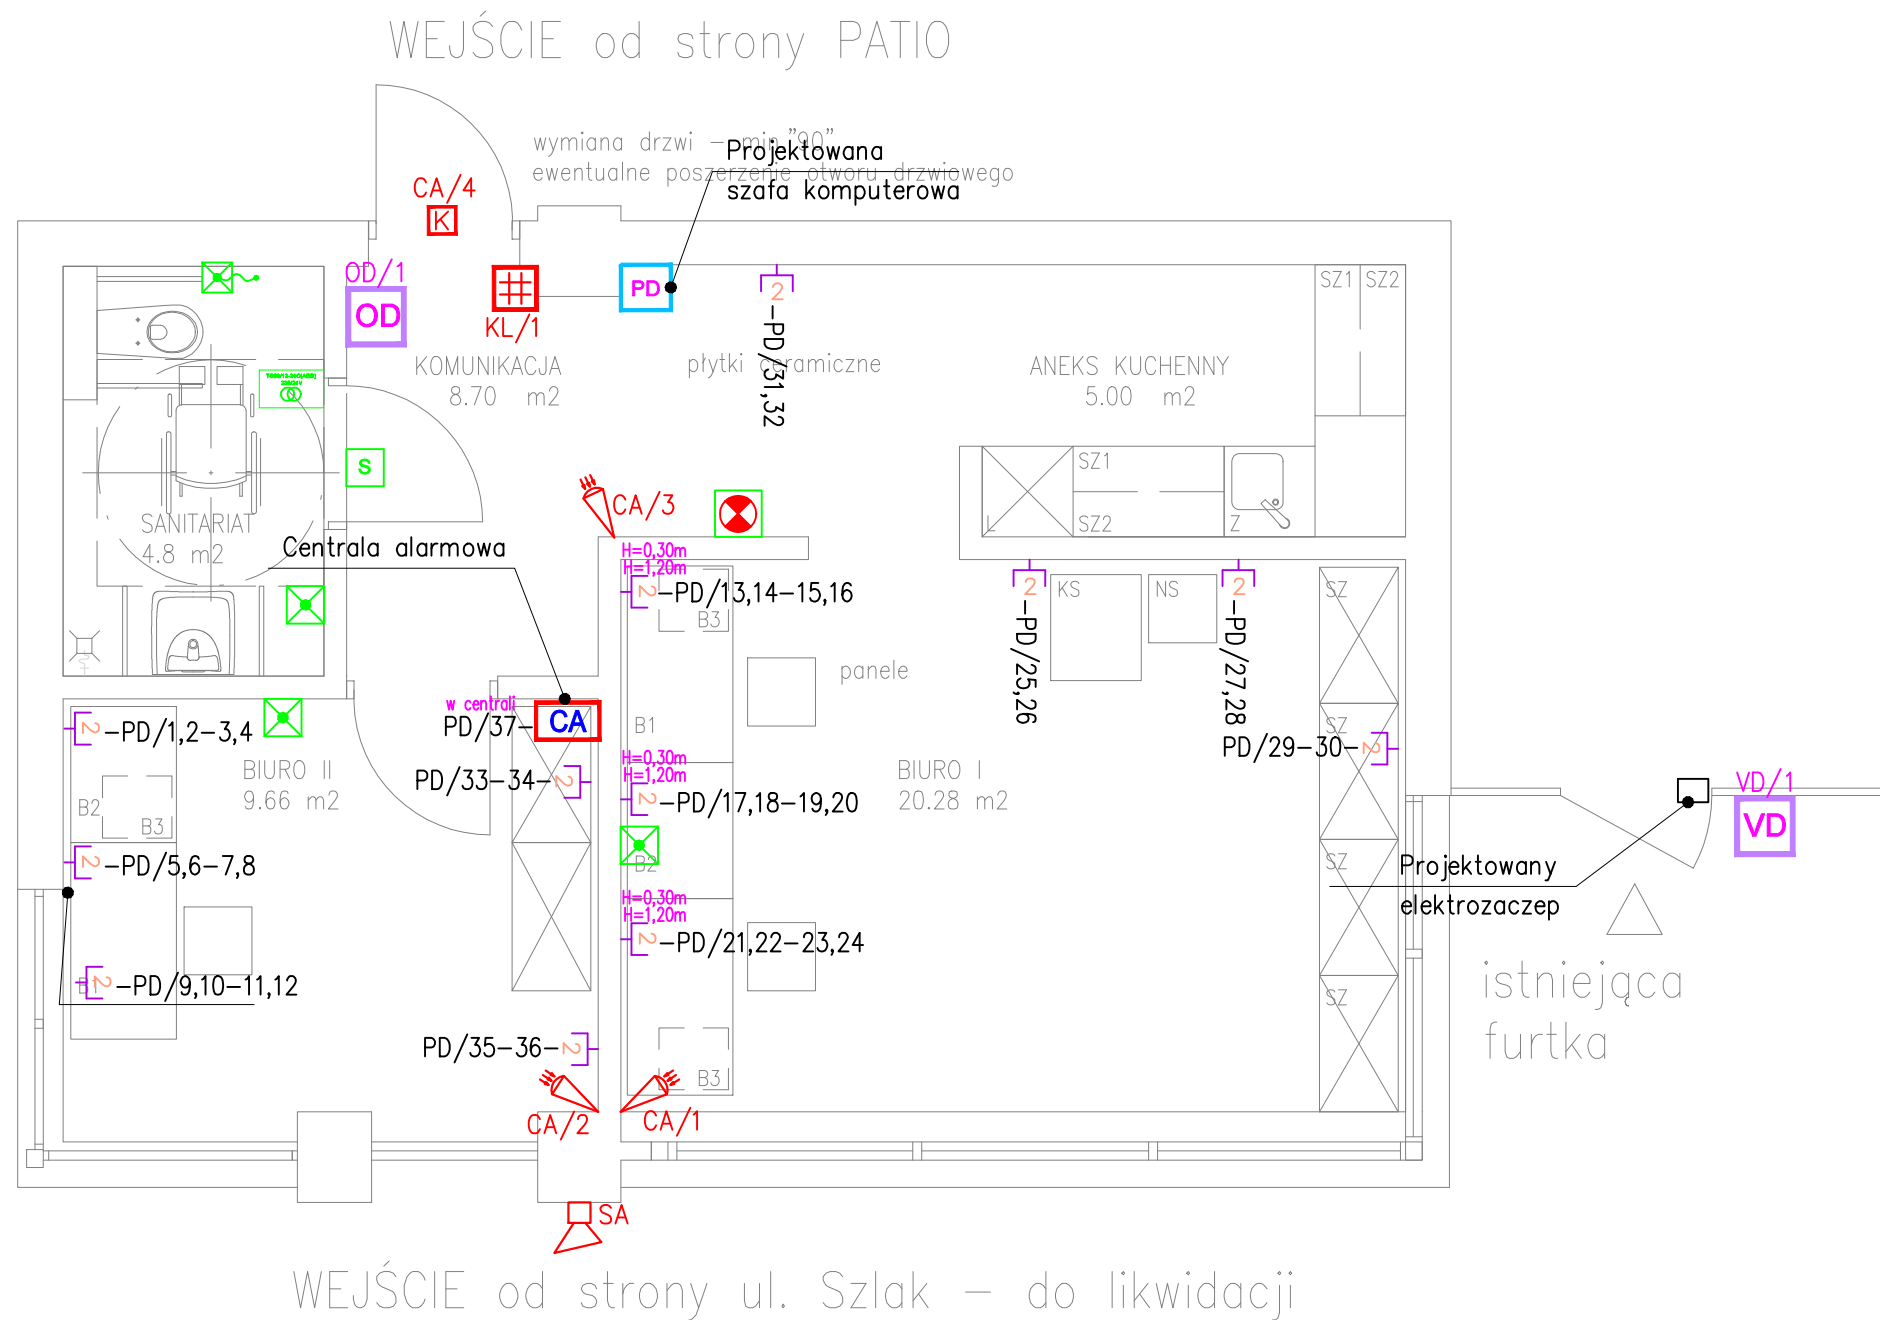

LEGENDA:

Instalacja videodomofonowa	
VD	Panel wywołań videodomofonu
OD	Videodomofon bezsłuchawkowy
Instalacja włamania SSWiN	
CA	Centrala alarmowa w obudowie z zasilaczem i baterią akumulatorową, podtrzymanie systemu na 24h/0,5h
KL	Klawiatura kodująca
PIR	Czujka dualna PIR+MF
SYG	Sygnalizator SSWiN zewnętrzny
IK	Kontaktron drzwiowy
RJ	Gniazdo teleinformatyczne 2xRJ-45 kat.6 montowane w wspólnej ramce
Instalacja przyzwowa dla niepełnosprawnych:	
FAP3002	Wyłącznik pociągowy
FAP2001	Przycisk z lampką
FEH2001	Sygnalizator
FIM1200	Sygnalizacja
FLM 10001	Transformator 230/24VDC
Instalacja komputerowa:	
RJ	Gniazdo teleinformatyczne RJ-45 kat.6 ilość wg rzutów instalacji, montowane w wspólnej ramce



TEMAT INWESTYCJI:	Projekt instalacji elektrycznej i słaboprądowej w pawilonie przy ul. Szlak w Krakowie		
FAZA: / BRANŻA:	PROJEKT WYKONAWCZY	ELEKTRYKA - SŁABEPRĄDY	
OBIEKT:	Biuro ds. Osób z Niepełnosprawnościami (PS-2)		
ZAMAWIAJĄCY:	Politechnika Krakowska, Dział Inwestycji i Remontów		
ADRES INWESTORA:	ul. Warszawska 24 31-155 Kraków		
NAZWA RYSUNKU:	Instalacje słaboprądowe		RYS. NR E-2.3
	SKALA: 1:100	DATA: 28.10.2020 r.	
PROJEKTOWAŁ:	mgr inż. Janusz Szczypka NR UPR. MAP/0327/PWOE/12		PODPIS: 
ZASTRZEGA SIĘ WSZELKIE PRAWA WYNIKAJĄCE Z USTAWY O PRAWIE AUTORSKIM. RYSUNEK NINIEJSZY NIE MOŻE BYĆ PRZERYŚWANY, UZUPEŁNIANY, POWIELANY LUB ODSTĄPIONY BEZ ZGODY AUTORÓW PROJEKTU.			