


X=5522650
Y=7423550

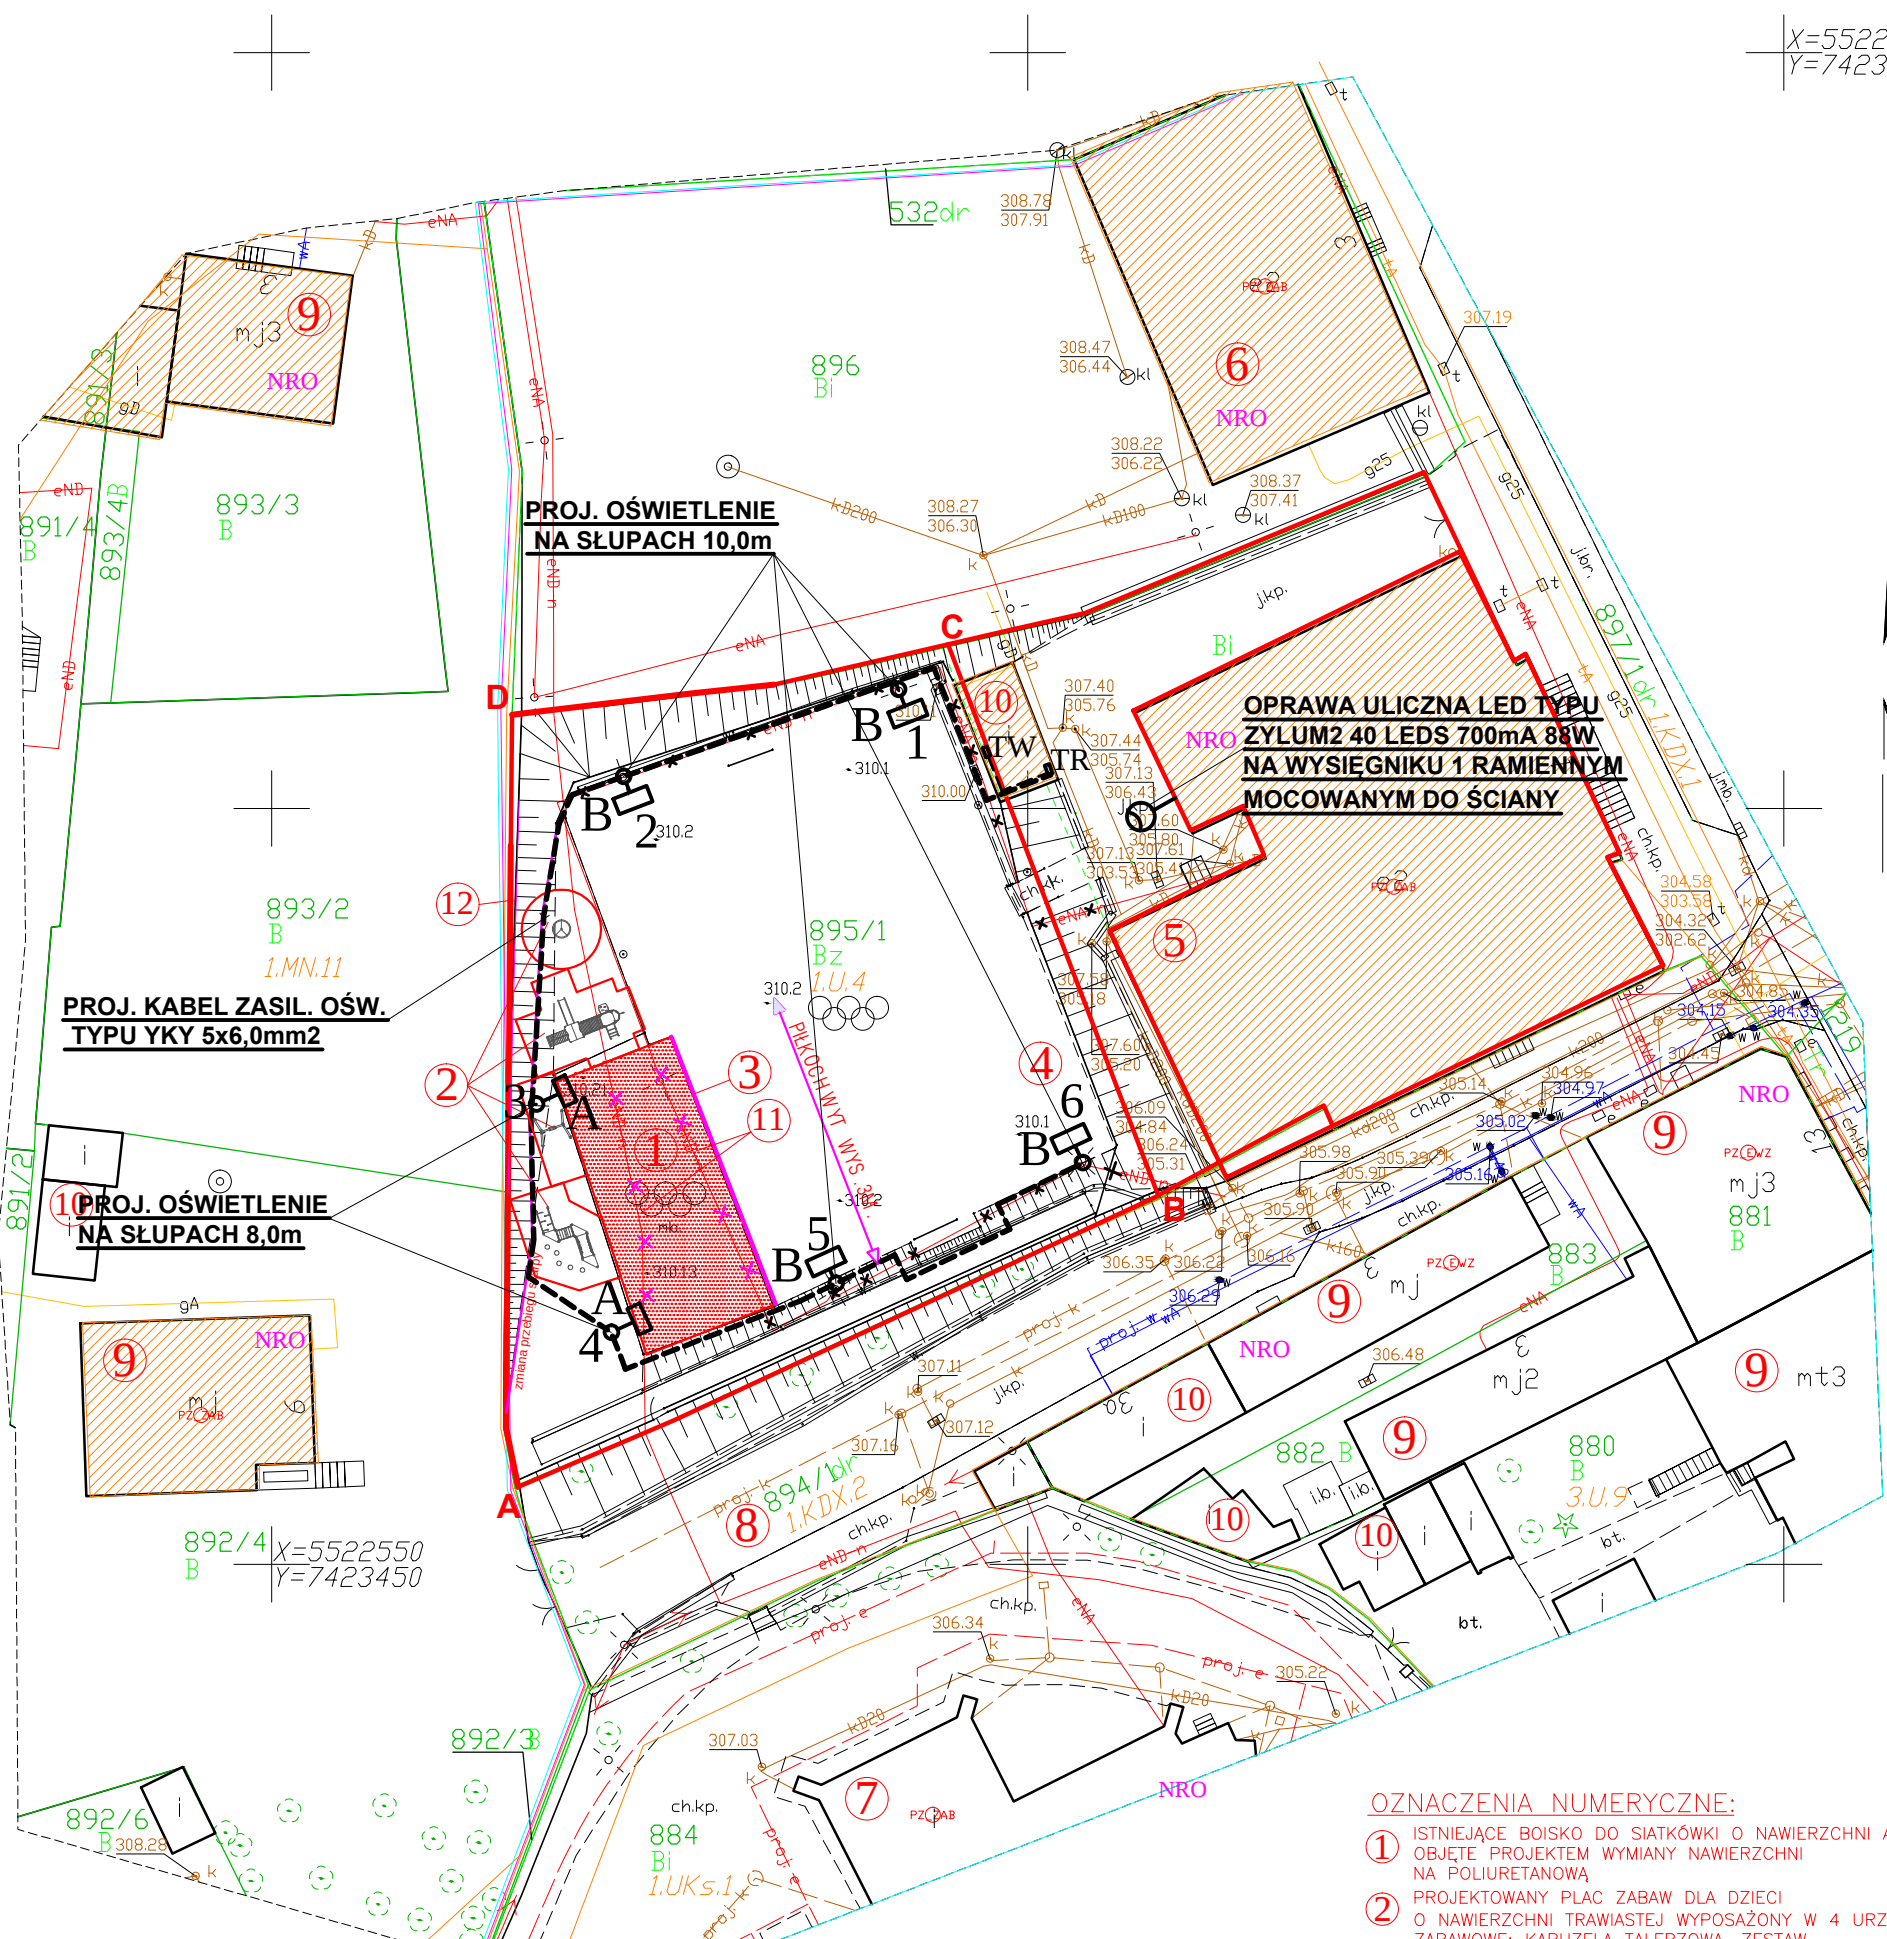

- Legenda:
- U- tereny zabudowy usługowej
 - MN- tereny zabudowy mieszkaniowej jednorodzinnej
 - UKs- teren usług kultu religijnego
 - KDX- tereny komunikacji publicznej
 - szlaki turystyczne
 - centrum układu staromiejskiego zabytkowego zespołu urbanistycznego, historycznego miasta Myslenice
 - linia obszaru zagospodarowania terenu wyznaczona w MPZP
 - nieprzekraczalna linia zabudowy wyznaczona w MPZP
 - obszar nadzoru archeologicznego
 - PZ@AB - obiekty zabudowe ujęte w rejestrze zabytków
 - PZ@WZ - obiekty ujęte w ewidencji zabytków

- OZNACZENIA NUMERYCZNE:
- 1 ISTNIEJĄCE BOISKO DO SIATKÓWKI O NAWIERZCHNI ASFALTOWEJ OBJĘTE PROJEKTEM WYMIANY NAWIERZCHNI NA POLIURETANOWĄ
 - 2 PROJEKTOWANY PLAC ZABAW DLA DZIECI O NAWIERZCHNI TRAWIASTEJ WYPOSAŻONY W 4 URZĄDZENIA ZABAWOWE: KARUZELA TALERZOWA, ZESTAW REKREACYJNO-SPORTOWY, HUŚTAWKA WAHADŁOWA POJEDYŃCZA, ZESTAW ZRĘCZNOŚCIOWY TYPU LABIRYNT,
 - 3 PROJEKTOWANE PIŁKOCHWYTY O WYS.3M.
 - 4 ISTNIEJĄCE SZKOLNE BOISKO SPORTOWE DO PIŁKI NOŻNEJ/RĘCZNEJ
 - 5 ISTNIEJĄCY BUDYNEK USŁUG PUBLICZNYCH-SZKOŁA, MUROWANY,NRO
 - 6 ISTNIEJĄCY BUDYNEK USŁUG PUBLICZNYCH-DOM GRECKI, MUROWANY, NRO
 - 7 ISTNIEJĄCY BUDYNEK SAKRALNY- KOŚCIÓŁ PARAFIALNY, MUROWANY, NRO
 - 8 ISTNIEJĄCA DROGA GMINNA WEWNĘTRZNA- DZIAŁKA NR 894/1
 - 9 ISTNIEJĄCY BUDYNEK MIESZKALNY, JEDNORODZINNY, MUROWANY, NRO
 - 10 ISTNIEJĄCY BUDYNEK TECHNICZNY, MUROWANY, NRO
 - 11 NIECZYNNY UMARTWIONY KABLOWY PRZYŁĄCZ ENERGETYCZNY
 - 12 ISTNIEJĄCE OGRODZENIE- NIE PROJEKTUJE SIĘ ZMIAN

MAPA DO CELÓW PROJEKTOWYCH DLA DZIAŁKI 895/1

woj. małopolskie - powiat myslenicki - gmina Myslenice - ul. Jana Pawła II 38 - 32-447 Siepraw - tel 274 62 57 804 120 495 - NIP: 681-190-61-40 REGON: 120100935 - www.mchpomiar.pl - email: hfgpomiar@wp.pl - mgr inż. Maciej Chorobik - Nr uprawnień: 21564

Wykonano: FIRMA GEODEZYJNA POMIAR Maciej Chorobik

Wzrost: 177-2020 Data opracowania mapy: 2020-05-15

Przebieg: 177-2020 Data opracowania mapy: 2020-05-15

Przebieg: 177-2020 Data opracowania mapy: 2020-05-15

pracownia projektowa "LiS" s.c. Kraków os. 2 Pułku Lotniczego 19/23

Nazwa inwestycji: Budowa sieci elektroenergetycznej kablowej niskiego napięcia 0,4kV dotyczącej przebudowy i budowy oświetlenia boiska sportowego oraz placu zabaw przy Szkole Podstawowej nr. 1 w Myslenicach wraz z umartwieniem istniejącego kabla ziemnego.

Adres inwestycji: Miasto Myslenice, ul. Jana Sobieskiego, jedn. ewidencyjna Myslenice 120903_4.0002, działki nr. 895/1.

Inwestor: Gmina Myslenice, 32-400 Myslenice, Rynek 8/9

projekt wykonawczy: Projekt zagospodarowania terenu. skala 1:500

projektant: mgr inż. Stanisław Jania UAN-Upr. 188/89 UAN-Upr. 380/89 inż. Leszek Czaja UAN-Nr 180/89 UAN-Nr 381/89

R Y S. E2 DATA 01.2021r