


297x420

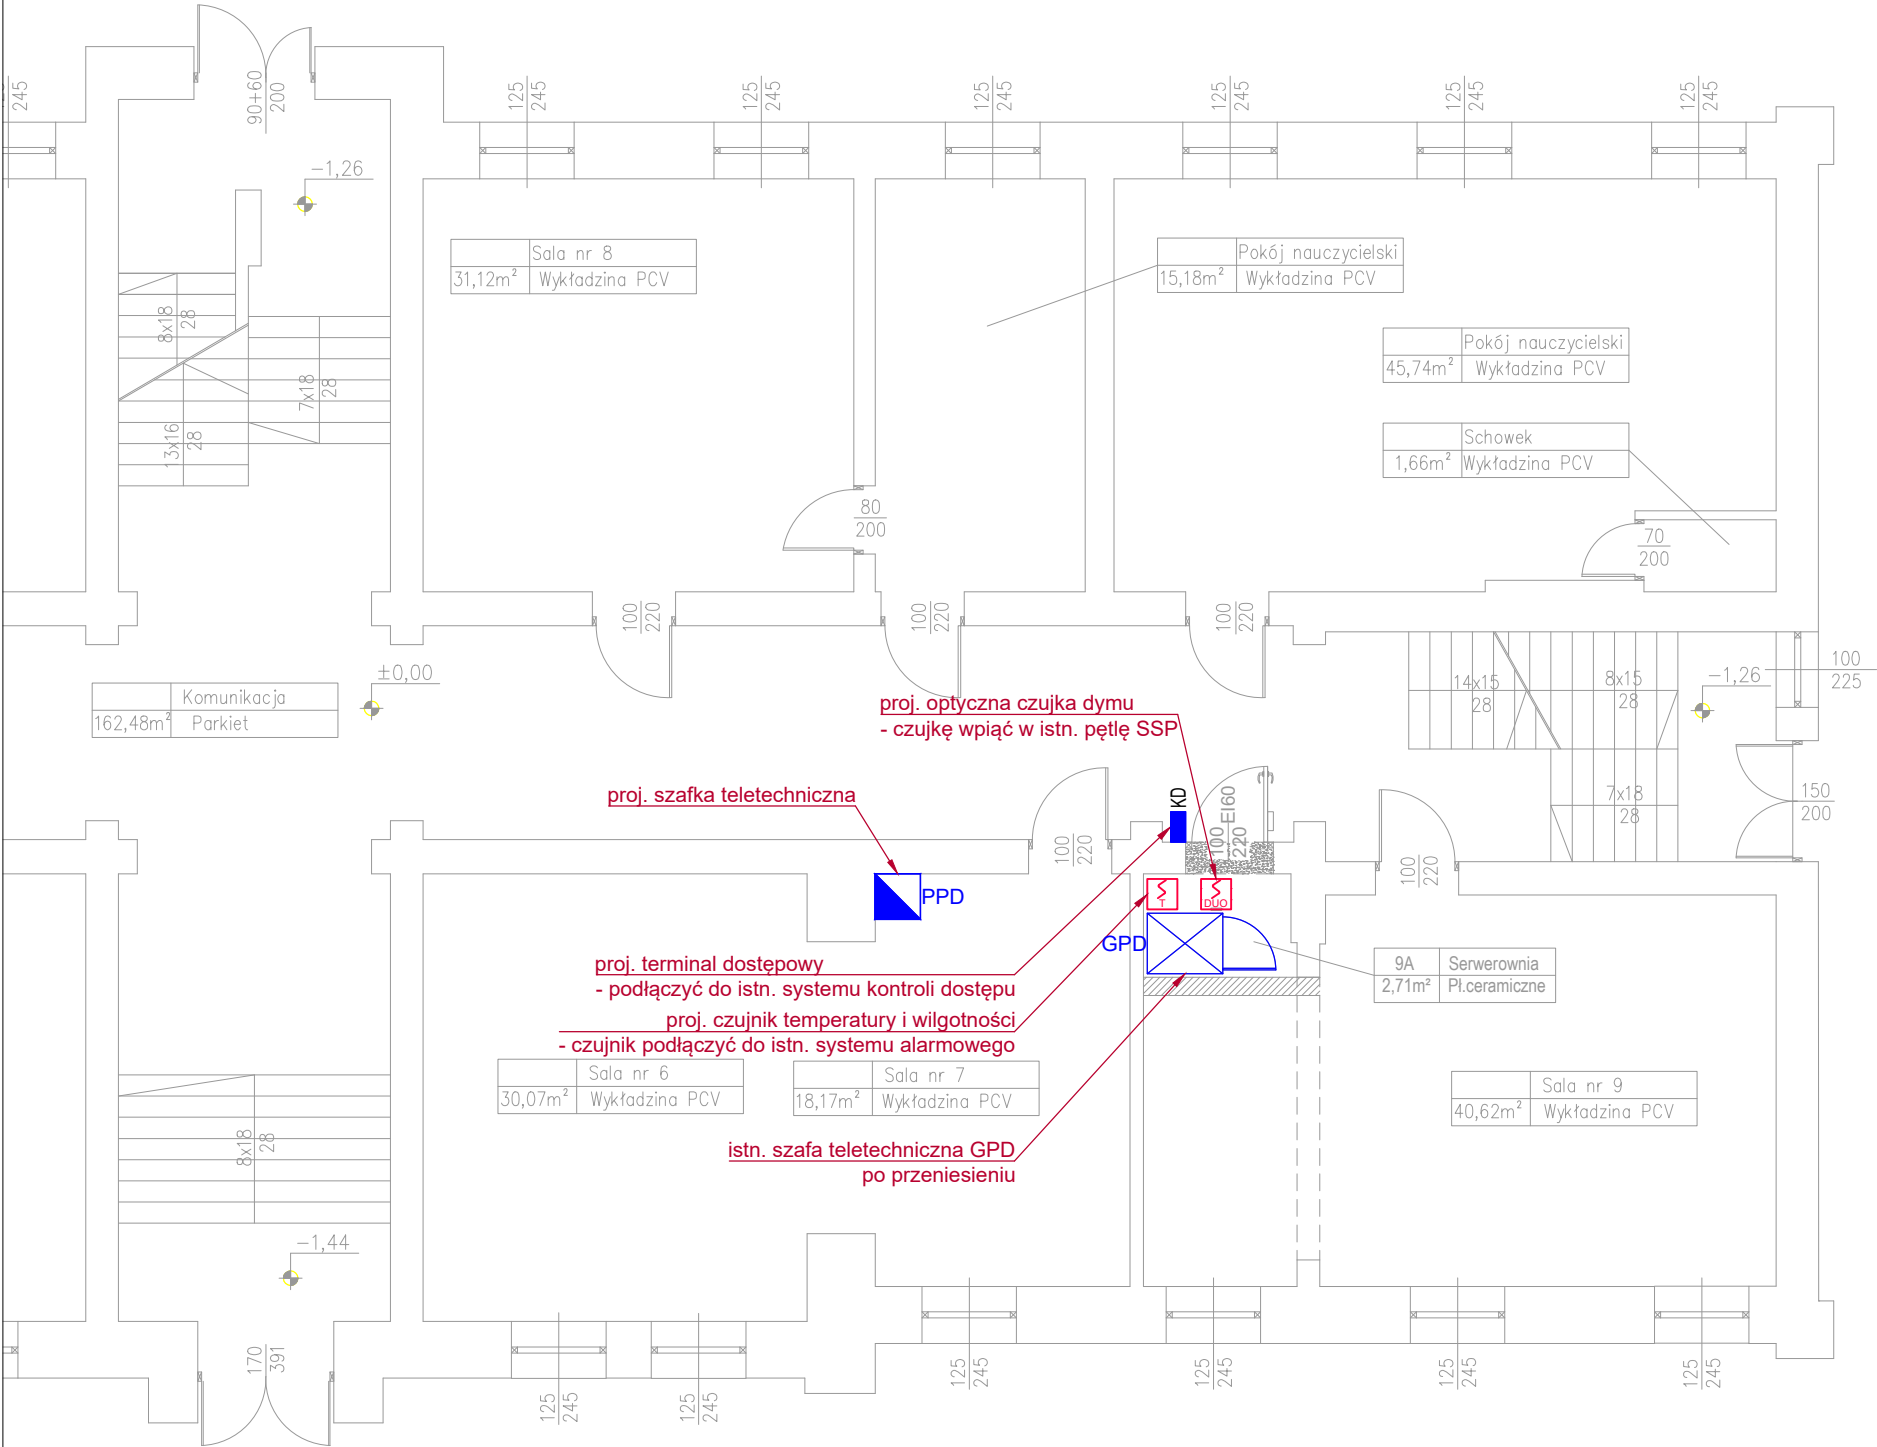

LEGENDA	
	Oprawa oświetlenia podstawowego ze źródłem LED IP20 4000K, Ra>80
	Łącznik pojedynczy 230V,16A, IP20, p/t
	Gniazdo 230V, 16A, 1P+N+PE, IP20, p/t lub krotność gniazda
	Punkt zasilania elektrycznego jednofazowo 230V lub trójfazowo 400V
	Przycisk przeciwpożarowego wyłącznika prądu zasilaczy UPS
	Czujka optyczna dymu
	Czujka temperatury i wilgotności
	Terminal dostępu jednostronny ACCO-SCR-BG prod. Satel
	Szafa teletechniczna RACK 19", szafka wisząca 12U
	Istniejąca szafa teletechniczna do przeniesienia

Format rysunku: 297x420	Faza projektu: PT	Inwestor: Powiat Rawicki ul. Rynek 17 63-900 Rawicz	
Skala: 1 : 100	Data: 05.12.2025		
Adres inwestycji: część działki nr 216/1 ul. Wały J. Dąbrowskiego 29 63-900 Rawicz		Nazwa projektu/Obiekt: PRZEBUDOWA CZĘŚCI POMIESZCZENIA DYDAKTYCZNEGO NA SERWEROWNIĘ	
Branża: Elektryczna		Nazwa rysunku: RZUT PARTERU - INSTALACJE NISKOPRĄDOWE	
Autor projektu: inż. Robert Jamroży		Nr rysunku: Rys. nr IE02	Nr arkusza: Ark. nr E13
		Numer uprawnień: Upr.nr WKP/0146/POOE/08 do projektowania bez ograniczeń specjalność instalacyjna w zakresie sieci, instalacji i urządzeń elektrycznych i elektroenergetycznych	Podpis:
Projektował: mgr inż. Marcin Sowiński		Numer uprawnień: ---	Podpis: